

PROVINCIA DI TORINO

# Comune di Torino

PROGETTO

Ristrutturazione per allestimento ad uso uffici del fabbricato sito in via Bologna n°74


PROPRIETA' / COMMITTENTE



Organizing Committee for the  
XX Olympic Winter Games  
Torino 2006  
C.so Novara 96 - 10152 Torino

PROGETTISTA

ROBERTO DAL DEGAN ARCHITETTO  
Arch. Roberto DAL DEGAN  
Via Santa Teresa 15 - 10121 Torino  
tel. 011.538.500/fax 011.537.150  
E.mail: studio@archidaldegan.it

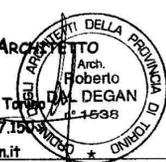

TAVOLA

DATA

30/10/2005

DISEGNO

Sf. 12

SCALA

1:200

STATO FINALE  
COME COSTRUITO

PRATICA

AGG.

200 - 3

PIANTA PIANO COPERTURA


SIEMENS  
Building Technologies  
Via Alberto Pirelli 10  
MILANO

AGGIORNAMENTO:  
AS BUILT  
30.10.2005

MISTRAL IMPIANTI S.A.S.  
Via Mantovello n°6  
CHERASCO (CUNEO)

AGGIORNAMENTO:  
AS BUILT  
30.10.2005

MISTRAL IMPIANTI S.A.S.

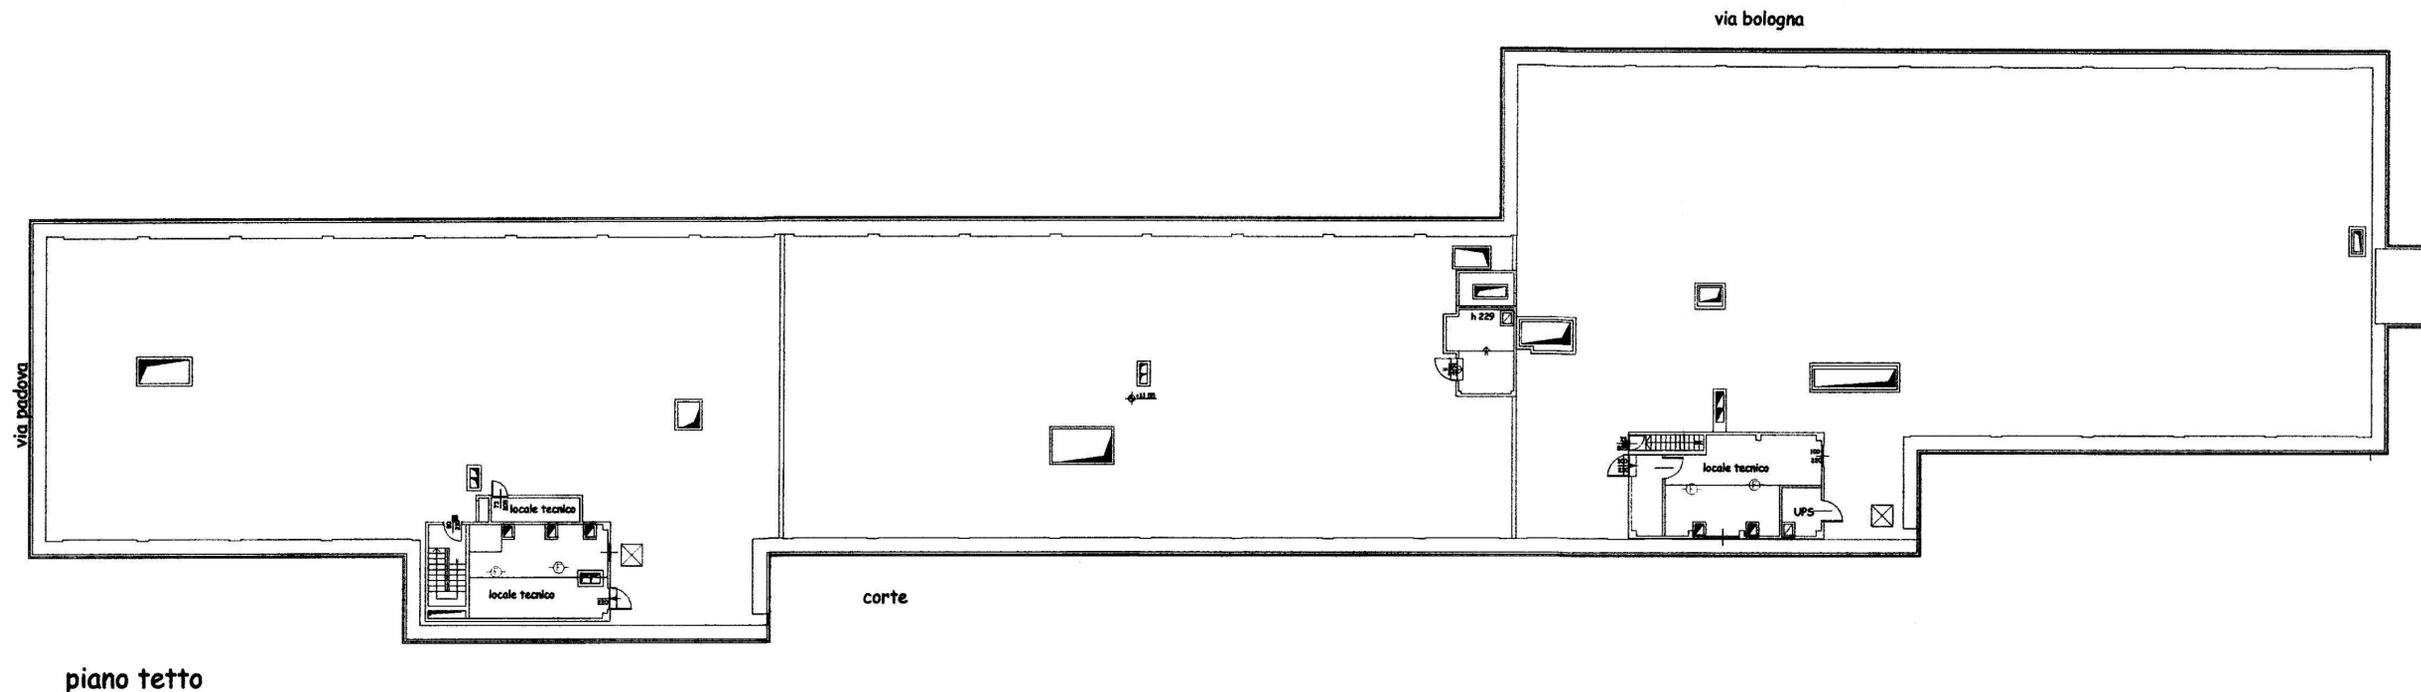

LA PRESENTE TAVOLA E' DA CONSIDERARSI VALIDA PER GLI IMPIANTI DI SICUREZZA E ANTINCENDIO

## LEGENDA

	rivelatore ottico via radio		telecamera fissa
	rivelatore ottico ambiente		videoregistratore digitale sistore
	rivelatore ottico a pavimento		Dome
	rivelatore ottico controsoffitto		connessione sistore telecamera
	gateway		
	Alimentatore con centralino		
	modulo di comando/ingresso		
	pannello ottico acustico		
	pulsante manuale allarme incendio		
	magnete ritenuta porte		
	sirena		
	ciruito indirizzamento n. ___		
	rivelatore volumetrico		
	contatto magnetico		
	rivelatore tenda		
	barriera 50/100 mt		