

PROGETTISTA E D.D.M.

**ROBERTO DAL DIGNAN ARCHITETTO**  
 Via Santa Teresa, 15 - 00121 Torino  
 Tel. 011.548.500/44-011.537.150  
 E-mail: roberto@dalidignan.it

TIPO DI LAVORO:

Ristrutturazione per allestimento uffici del fabbricato in Torino, Via Bologna n.74

TAVOLA:  
 Piano piano quarto  
 Rete Canaline e Impianto illuminazione normale/ emergenza

SCALA: 1:100  
 DATA: 12.02.2004

PROGETTISTA E D.D.M. IMPANTO ELETTRICO  
**simtec**  
 Impianti Elettrici, Meccanici e Sanitari  
 C.A.P. 10090 TORINO - TEL. 011/26.060.77  
 FAX 011/26.060.78  
 E-MAIL: info@simtec.it

AGGIORNAMENTI:  
 AS-SULT  
 LAD - P. 15.03.2005  
 LAD - P. 15.03.2005

TEKIND srl.  
 Tekind s.r.l. - Tecnologie Industriali  
 Tel. +39 011 944.1027 (2x) - Fax +39 011 944.8011  
 E-mail: info@tekind.it

QUESTA TAVOLA E' VALIDA SOLO PER L'IMPIANTO ELETTRICO


LEGENDA SIMBOLI

SIMBOLO	DESCRIZIONE	DESCRIZIONE
☐	QUADRO ELETTRICO (SIMBOLO GENERALE)	APPARECCHIO ILLUMINANTE DA ESTERNO TIPO ZIGANO 1638 PARI 2x60 X 70 O SIMILARE
⊖	CANALINA METALLICA DINGIATA	LAMPADA DEL TIPO A TACCHERUOL 60W - 800V
⊖	SCALFIA DI DERIVAZIONE	PIAFONIERA CON CORPO A SCHEMBO IN POLICARBONATO, LAMPADE COMPATTA DI ALUMINUMMATE A TACCHERUOL, AUTONOMA, SOPRASPONIBILE SU 1/2
⊖	CANALIZZAZIONE VERDE (ALZO)/VERSO IL BANDO	PARFETTO DA INCASSO S&S&F CON GRUPPO DI EMERGENZA AUTONOMO S.A. TIPO S&S&F 16-16-16C S4
⊖	PODDRUO PARABOLO OUT	PIAFONIERA PER PILA CONTINUA S&S&F - TIPO NORBERTI VERGLON CON TUBO POLICARBONATO CON GRUPPO DI EMERGENZA AUTONOMO S.A.
⊖	PIAFONIERA CON CORPO E SCHEMBO DI POLICARBONATO S&S&F - IP46	PIAFONIERA PER PILA CONTINUA S&S&F CON TUBO POLICARBONATO CON GRUPPO DI EMERGENZA AUTONOMO S.A.
⊖	PIAFONIERA CON CORPO E SCHEMBO DI POLICARBONATO S&S&F - IP46	INTERRUTTORE DISIPOLARE DA INCASSO
⊖	PIAFONIERA CON CORPO E SCHEMBO DI POLICARBONATO S&S&F - IP46	INTERRUTTORE DISIPOLARE DA ESTERNO DI CASSETTA IP44 MIN.
⊖	PIAFONIERA CON CORPO E SCHEMBO DI POLICARBONATO S&S&F - IP46	PIAFONIERA DISIPOLARE
⊖	PIAFONIERA CON SCHEMBO DI METACRILATO S&S&F	RELE E PIANO-PIANO
⊖	PIAFONIERA CON SCHEMBO DI METACRILATO S&S&F	REGOLARE SOTTOPANO CON DISPOSITIVO ATTO A SEGNALARE L'INTEGRAZIONE DEL CIRCUITO
⊖	PIAFONIERA CON CORPO IN ACCIAIO TRERUCOLO E OTTICA DARELROBERT S&S&F	
⊖	PIAFONIERA PER PILA CONTINUA S&S&F - TIPO NORBERTI VERGLON	
⊖	PARFETTO DA INCASSO S&S&F TIPO S&S&F 16-16-16C S4	
⊖	PARFETTO DA INCASSO S&S&F TIPO S&S&F 16-16-16C S4	
⊖	APPARECCHIO ILLUMINANTE DA ESTERNO TIPO ZIGANO 1638 PARI 2x60 X 70 O SIMILARE	

LEGENDA SIMBOLI

SIMBOLO	DESCRIZIONE	DESCRIZIONE
⊖	STRUTTURA PORTICATA	N = DIM. 400x100 - ENERGIA NORMALE/PREFERENZIALE
⊖	STRUTTURA PORTICATA	C = DIM. 400x100 - ENERGIA CONTINUA*
⊖	STRUTTURA PORTICATA	S = DIM. 300x100 - SETTO SEPARATORE - 1000 TORINO

via Bologna

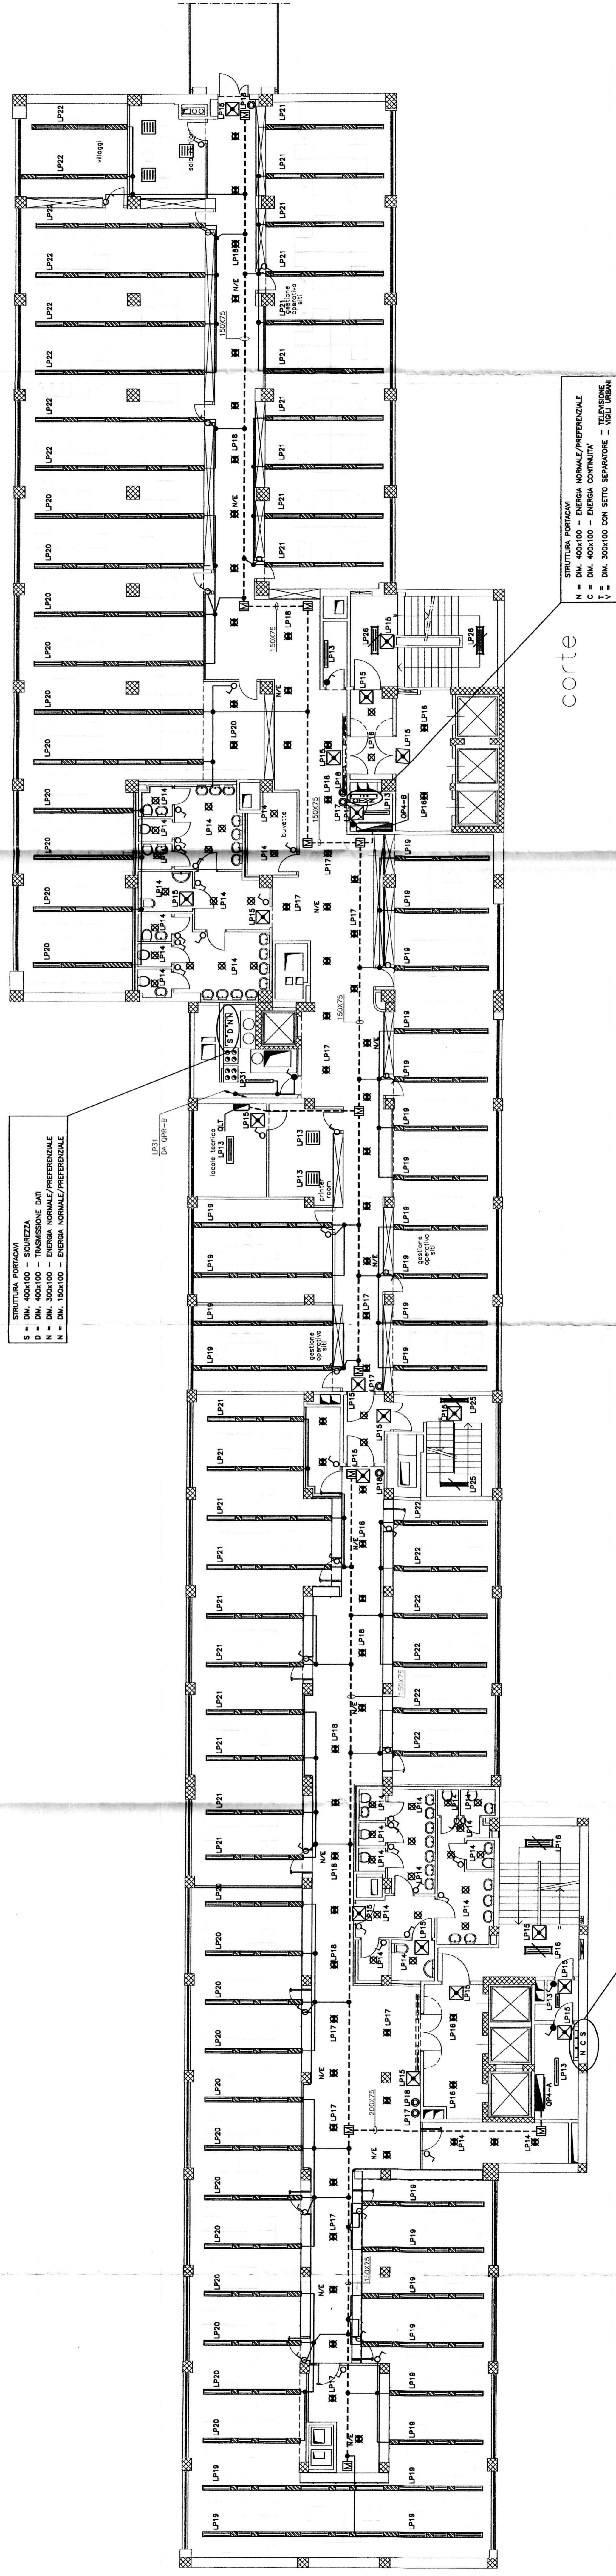

corte

STRUTTURA PORTICATA  
 N = DIM. 400x100 - ENERGIA NORMALE/PREFERENZIALE  
 C = DIM. 400x100 - ENERGIA CONTINUA\*  
 S = DIM. 300x100 - SETTO SEPARATORE - 1000 TORINO

STRUTTURA PORTICATA  
 N = DIM. 400x100 - ENERGIA NORMALE/PREFERENZIALE  
 C = DIM. 400x100 - ENERGIA CONTINUA\*  
 S = DIM. 300x100 - SECCUREZZA