

PROVINCIA DI TORINO

Comune di Torino

PROGETTO

Ristrutturazione per allestimento ad uso uffici del fabbricato sito in via Bologna n°74

PROPRIETA'/COMMITTENTE

PROGETTISTA



Organizing Committee for the XX Olympic Winter Games Torino 2006
C.so Novara 96 - 10152 Torino

ROBERTO DAL DEGAN ARCHITETTO

Via Santa Teresa 15 - 10121 Torino
tel. 011.538.500/fax 011.537.150

E-mail: studio@archidaldegan.it
DISEGNO

TAVOLA

DATA

30/10/2005

SCALA

1:200

Sf.02

PRATICA

AGG.

200 - 3

STATO FINALE
COME COSTRUITO

PIANTA PIANO SEMINTERRATO

SIEMENS

Building Technologies
Via Alberto Pirelli 10
MILANO


AS BUILT
30.10.2005

MISTRAL IMPIANTI S.A.S.

Via Mantovello n°6
CHERASCO (CUNEO)

AS BUILT
30.10.2005

LA PRESENTE TAVOLA E' DA CONSIDERARSI VALIDA ESCLUSIVAMENTE PER L'IMPIANTO ANTINCENDIO

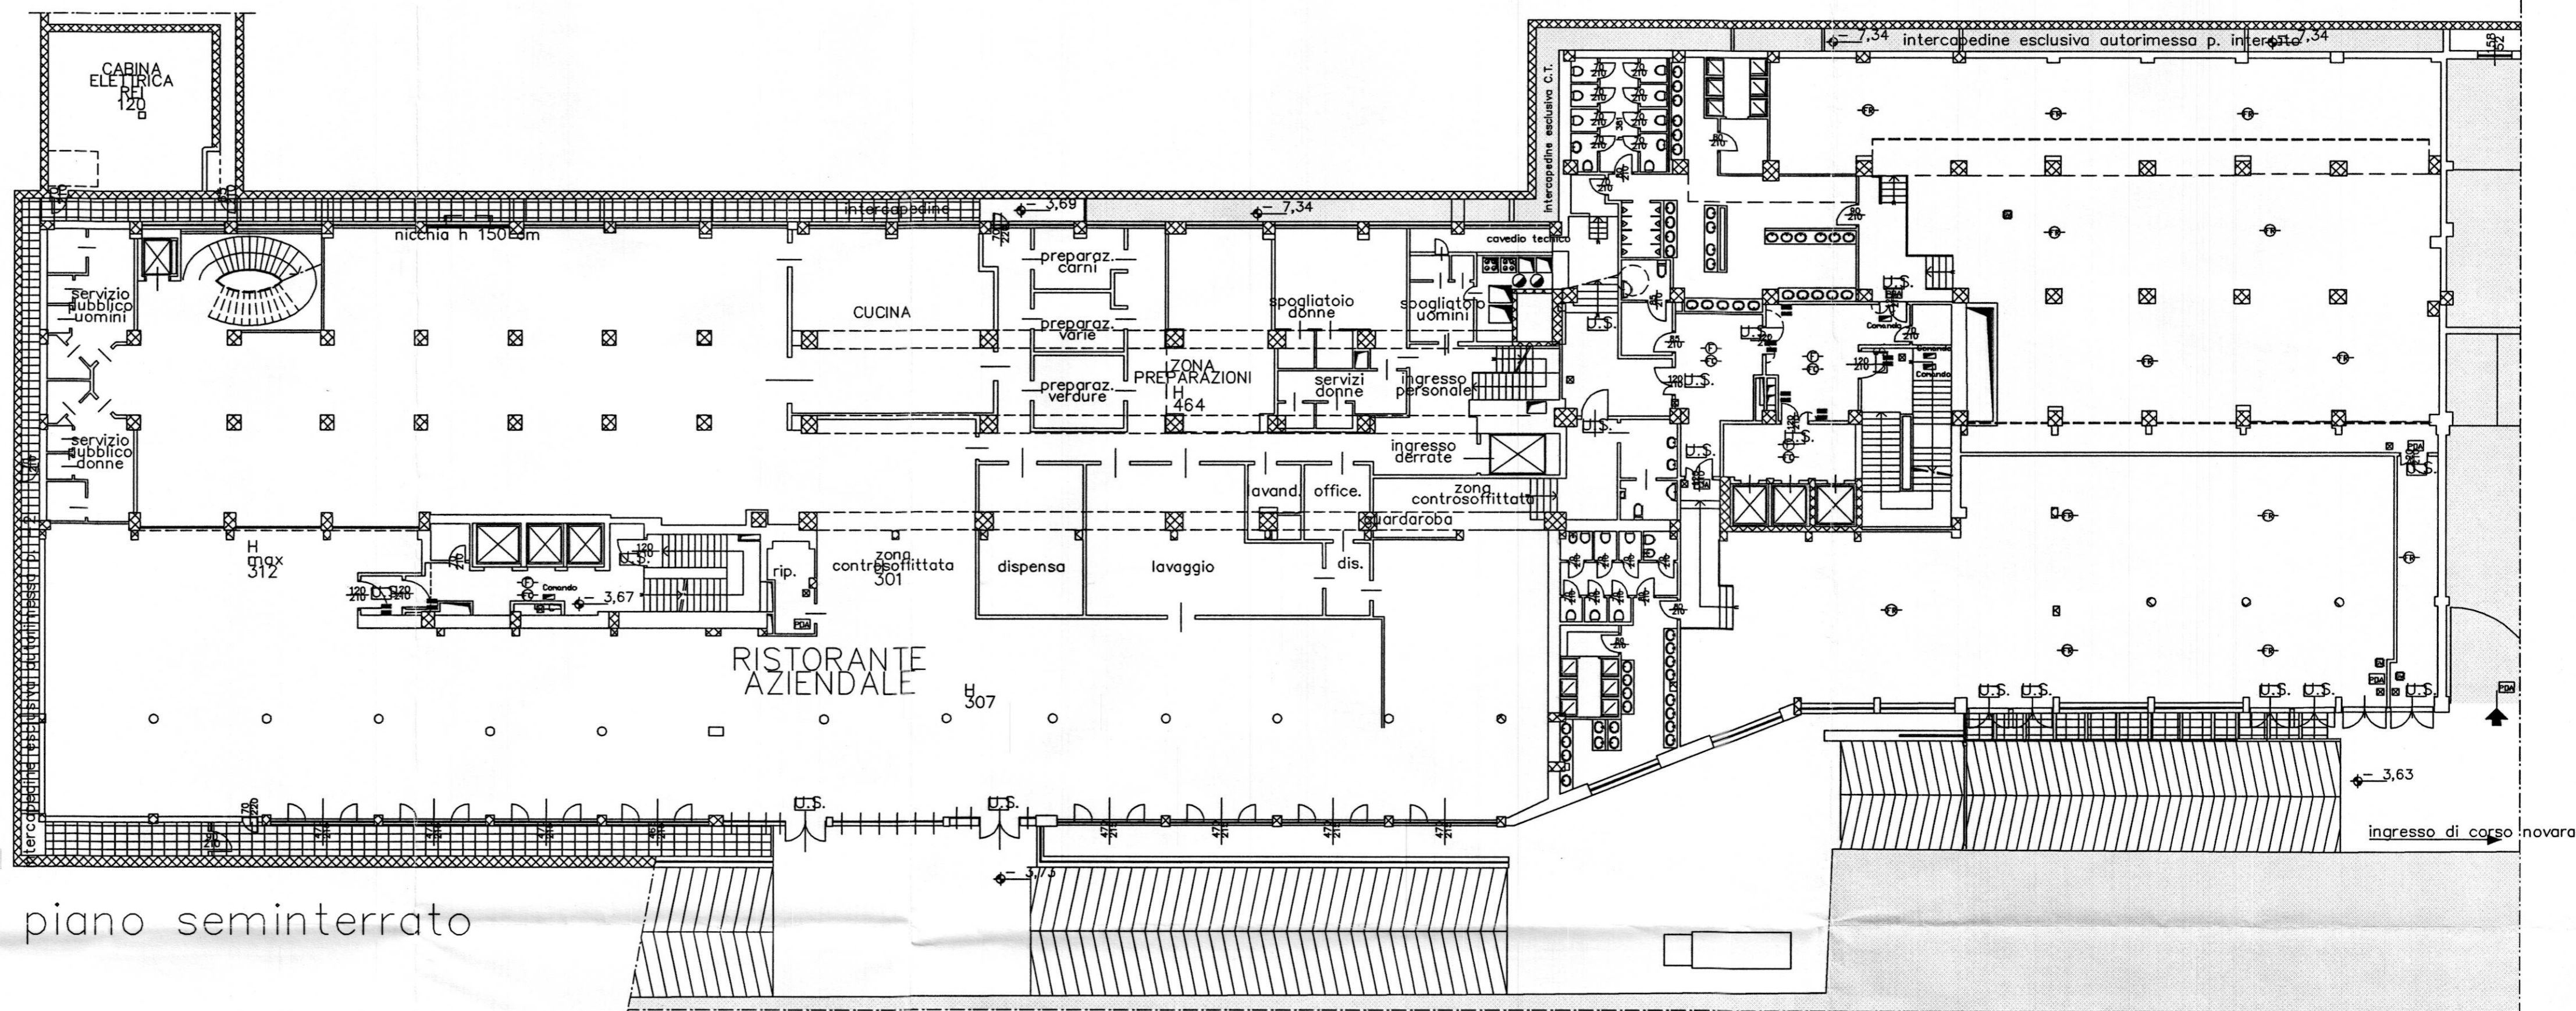

LEGENDA

FR	rivelatore ottico via radio	—	barriera 50/100 mt IS392 - IS412
F	rivelatore ottico ambiente	■	contatto magnetico
FP	rivelatore ottico a pavimento	⊠	Sirena
FC	rivelatore ottico controsoffitto	⊞	videoregistratore digitale sistore
GW	gateway	1...4	connessione sistore telecamera
C	Alimentatore con centralino	—	telecamera fissa
MI	modulo di comando/ingresso	⊖	Dome
PA	pannello ottico acustico	B	Lettoie T101 - K101
⊠	pulsante manuale allarme incendio	BIO	Lettoie Biometrico
■	magnete ritenuta porte	—	Controllore varchi
⊙	sirena	E	Elettromagnete 500KG
⊞	Centrale di allarme intrusione CC611	ES	Elettroserratura
CT	Terminale di comando CT6M		
17	circuito indirizzamento n. ___		
▲	rivelatore volumetrico IR + US		
◀	rivelatore tenda		