
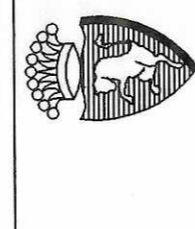



LEGENDA

— Mandato circ. palestra maschile	□ Collettore
— Ritorno circ. palestra maschile	⊕ Colonna montante
— Mandato circ. corridoi destra	⊗ Valvola a sfera/cesta
— Ritorno circ. corridoi destra	□ Radiatore
— Mandato circ. aule destra	
— Ritorno circ. aule destra	
— Mandato circ. aule 1 piano	
— Ritorno circ. aule 1 piano	
— Mandato circ. corridoi sinistra	
— Ritorno circ. corridoi sinistra	
— Mandato circ. aule sinistra	
— Ritorno circ. aule sinistra	
— Mandato circ. palestra femminile	
— Ritorno circ. palestra femminile	
— Mandato circ. uffici	
— Ritorno circ. uffici	
— Mandato circ. radiatori piscina	
— Ritorno circ. radiatori piscina	

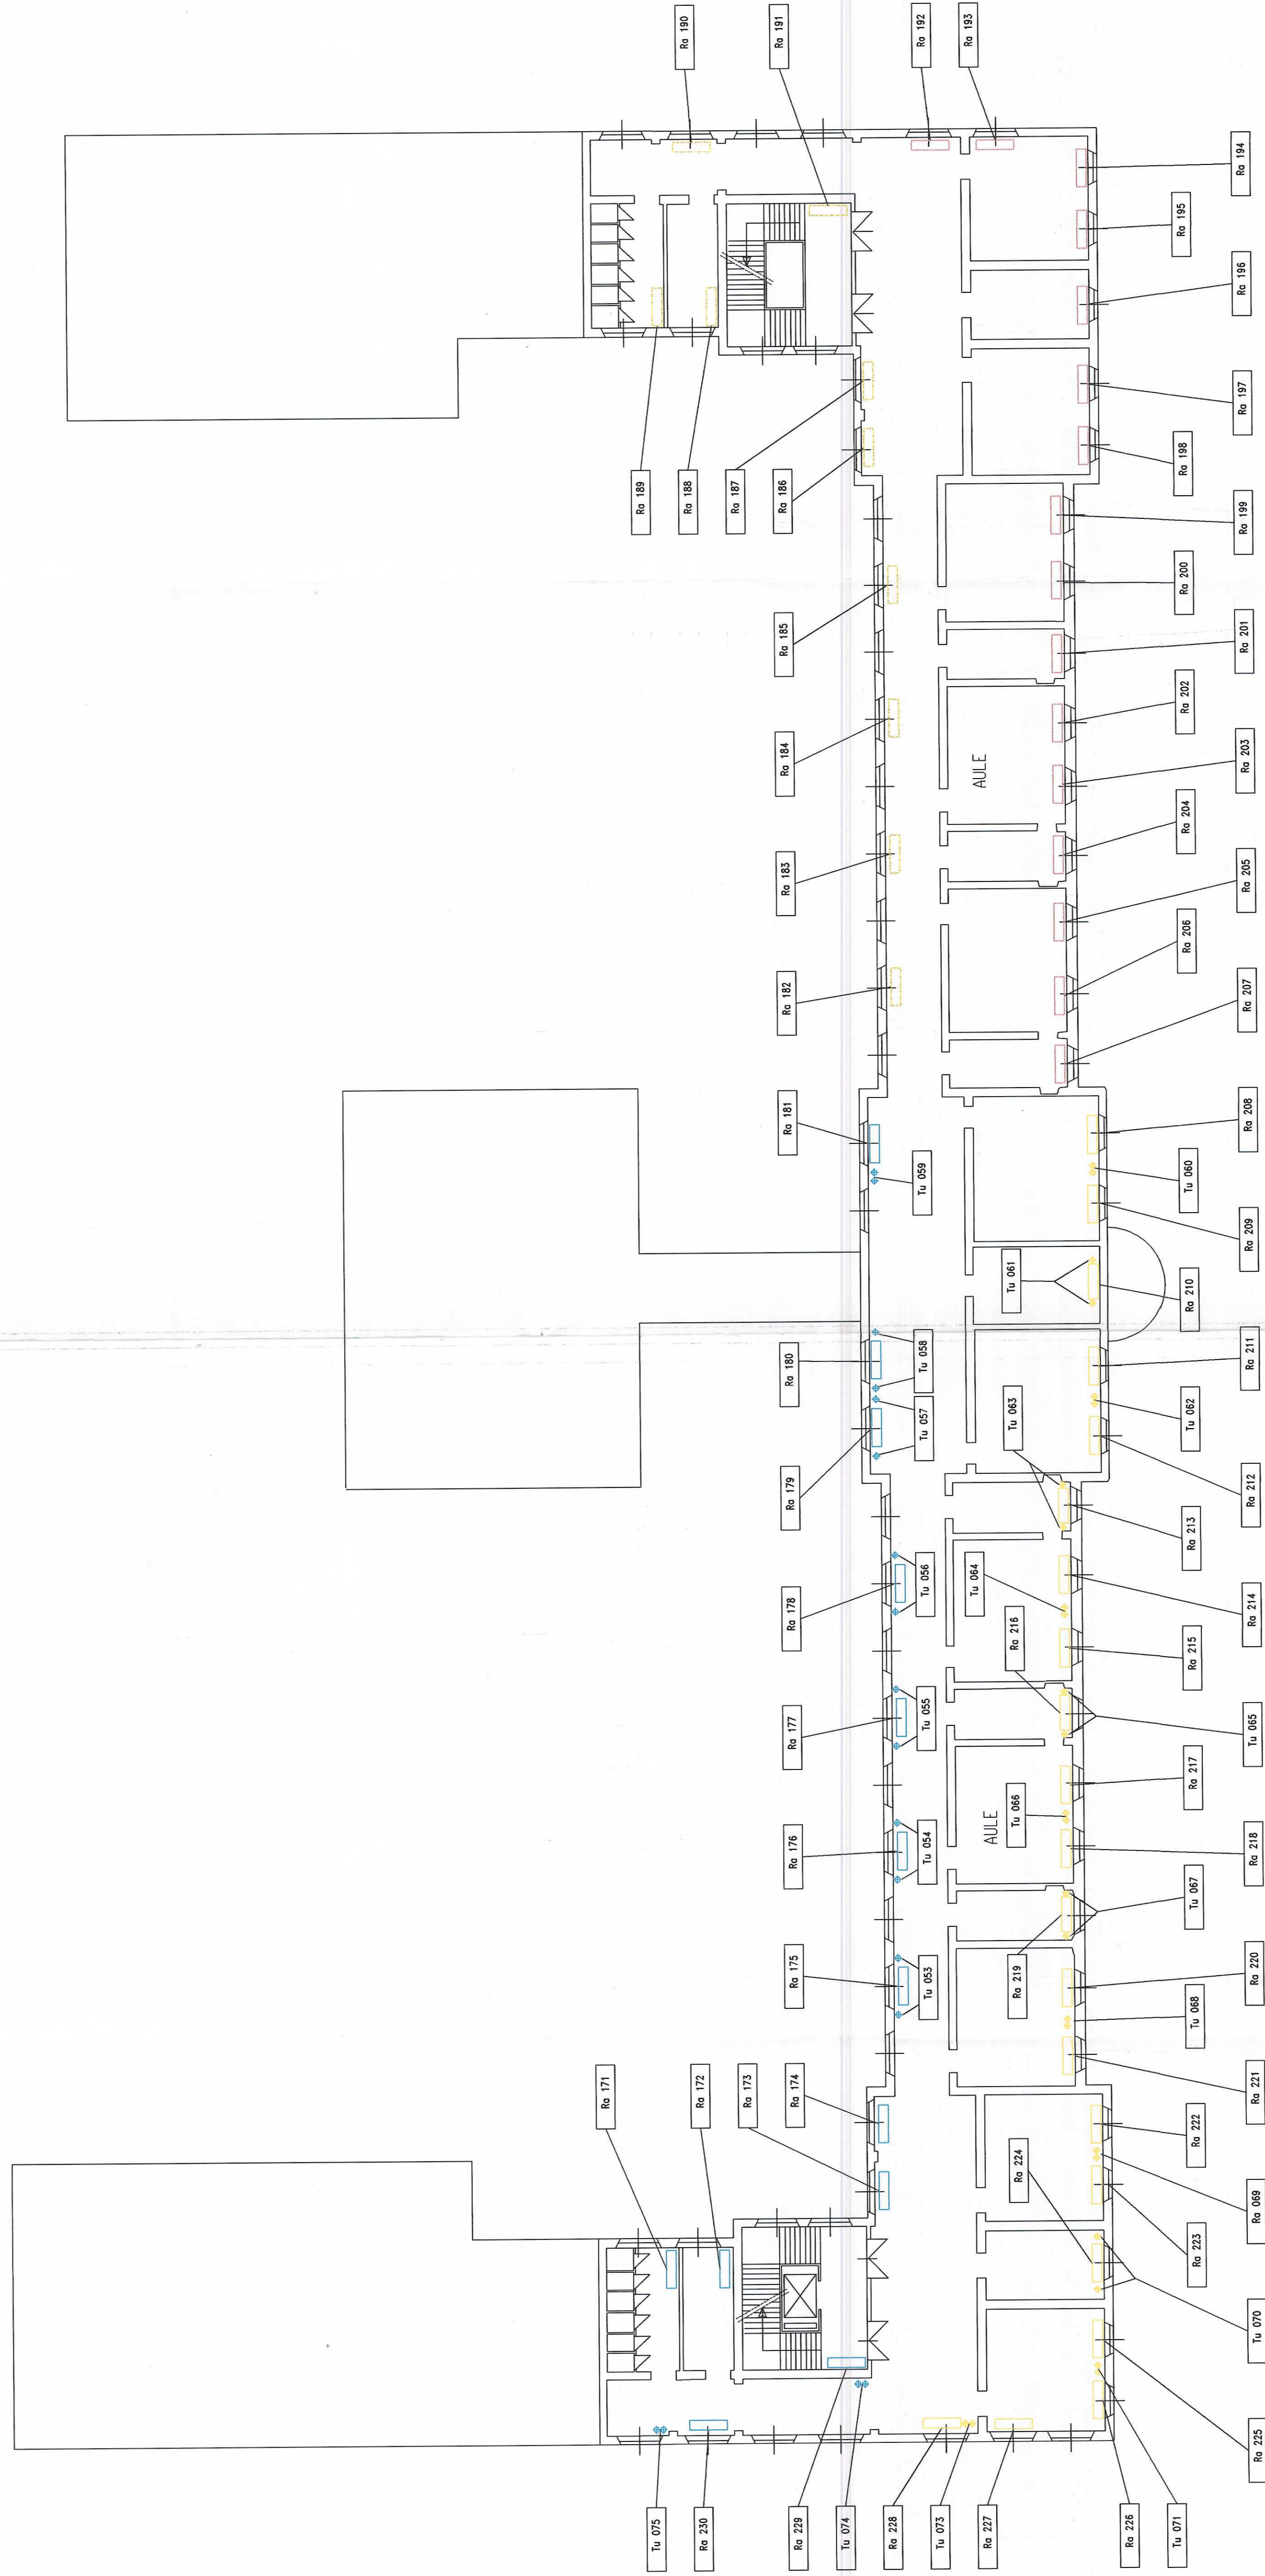

CITTA' DI TORINO
**IMPIANTI TERMICI E DI CONDIZIONAMENTO
 DEL COMUNE DI TORINO E DELLA
 AZIENDA ENERGETICA METROPOLITANA**
**SCUOLA ELEMENTARE
 "DUCA DEGLI ABRUZZI"
 VIA MONTEVIDEO 11**

**RACCOLTA E INFORMATIZZAZIONE DATI
 NELL'AMBITO DELL'APPALTO DEI SERVIZI
 GESTIONALI E MANUTENTIVI E DEGLI INTERVENTI
 PER LA RIDUZIONE DEI CONSUMI ENERGETICI**

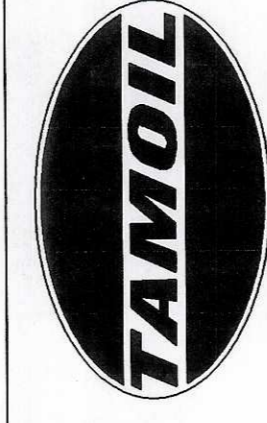

TAMOIL PETROLI S.p.A.

Commissio: IT026	Oggetto ELABORATI GRAFICI	Verificato: Data: 10/11/98
Code Imp. A.E.M.: 09.10.141.II	PIANTA PIANO SECONDO	Validato: Data:
Code Imp. S.T.I.: COM2-30	Tavola: 4/5	Agg.: Data: 11.98
Doc.: EG2-30	Scala: 1:100	

PROGETTO

 Titolare dell'Attività
AEM
CONSORZIO
 ENERGETICO
 METROPOLITANO
 TORINO S.p.A.
 DIREZIONE GENERALE - V. I. 11 - 10144