

PROGETTA E SOLO
ROBERTO DA DEGAN ARCHITETTO
Via Sesto Torinese 19 - 10123 Torino
Tel. 011/2651081
E-mail: rodegan@rodegan.it

COURTESY
Organizing Committee for the
XX Olympic Winter Games
Cao Nordica 30 - 10143 Torino
Tel. 011/2651081
E-mail: info@olympic.org

TIPO DI LAVORO:
Ristrutturazione per allestimento uffici del laboratorio in Torino, Via Bologna n/4
TAVOLA:
Piano piano secondo
Impianto P.M. e trasmissione dati

SCALA 1:100
ASSEMBLATO
LATO "A" - 16.05.2004
LATO "B" - 02.02.2004
DATA: 12.02.2004

PROGETTA E SOLO UMANI TERMO-TECCANO
PROGETTA E SOLO UMANI ELETTRICI
simtec
simtec s.p.a. - PIAZZA SALLUSTIANA 14
10123 TORINO - TEL. 011/2651081
FAX 011/2651082 - WWW.SIMTEC.IT

ESECUZIONE IMPIANTI ELETTRICI
TEKIND s.p.a. - Tecnologie Industriali
10144 TORINO - TEL. 011/452001
FAX 011/452002 - WWW.TEKIND.IT
E-mail: info@tekind.it


QUESTA TAVOLA E' VALIDA SOLO
PER L'IMPIANTO ELETTRICO

LEGENDA SIMBOLI

LEGENDA SIMBOLI

SIMBOLO	DESCRIZIONE	SIMBOLO	DESCRIZIONE
	CANALINA IN PVC A INVOLTOLO - DIMENSIONE P.M.		BOX TRIFASIALE
	CANALINA IN PVC A INVOLTOLO - DIMENSIONE DATI		PER VOCE/TELE. - CANALINA SPECIFICATA SECONDO PARAMETRI DELLA SCHEDA ELETTRICA IN COLLAZIONE CON - PER INTERCOMUNICAZIONE MANOVRIABILE SECONDO - PER CANALINE DI CARICO IN CANTIERE CON COMPLETTAMENTO - PER INTERCOMUNICAZIONE MANOVRIABILE SECONDO - PER CANALINE SPECIFICHE PER L'USO DI LINEE DATI - PER CANALINE SPECIFICHE PER L'USO DI LINEE DATI
	CANALINA METALLICA SECONDA		CANALINA TRIFASIALE IN PVC TRACCE RICAMBIATA A INVOLTOLO - - DIMENSIONE DATI - DIMENSIONE P.M.
	SERVIZIO DI TERMOISOLAZIONE		PULSANTE SILENZIO PONTA
	CANALIZZAZIONE TERMO L'ALTO/TERMO E BASSO		SOLLEVATORE
	PRENSA BASSO SP*110/164 DA SOSPENSIONE S/O DA SOSPENSIONE		REGOLATORE A QUADRO SECONDO L'IMPOSTAZIONE DELLA MANIPOLAZIONE IN COLLAZIONE PER L'USO DI LINEE DATI E QUADRO DI CARICO TRIFASIALE
	PRENSA CHE INTERSCAMBIA CON PRENSI SP*114 - 164		
	PRENSA CHE INTERSCAMBIA CON PRENSI SP*114 - 164 - 164V		
	INTERSCAMBIO SPECIALE DA INCASSO		
	SEGNALAZIONE OTTO ACQUARO IN SCHEMATICO SECONDO BASSO DATI		
	PULSANTE A TRAZIONE IN SCHEMATICO SECONDO BASSO DATI		
	PIA-TOILE		
	POZZETTO FUMIGLIO CANTIERE		
	VISORE/SCOPPIO		
	PRIMO DI ALLINEAZIONE SECONDO		

via Padova

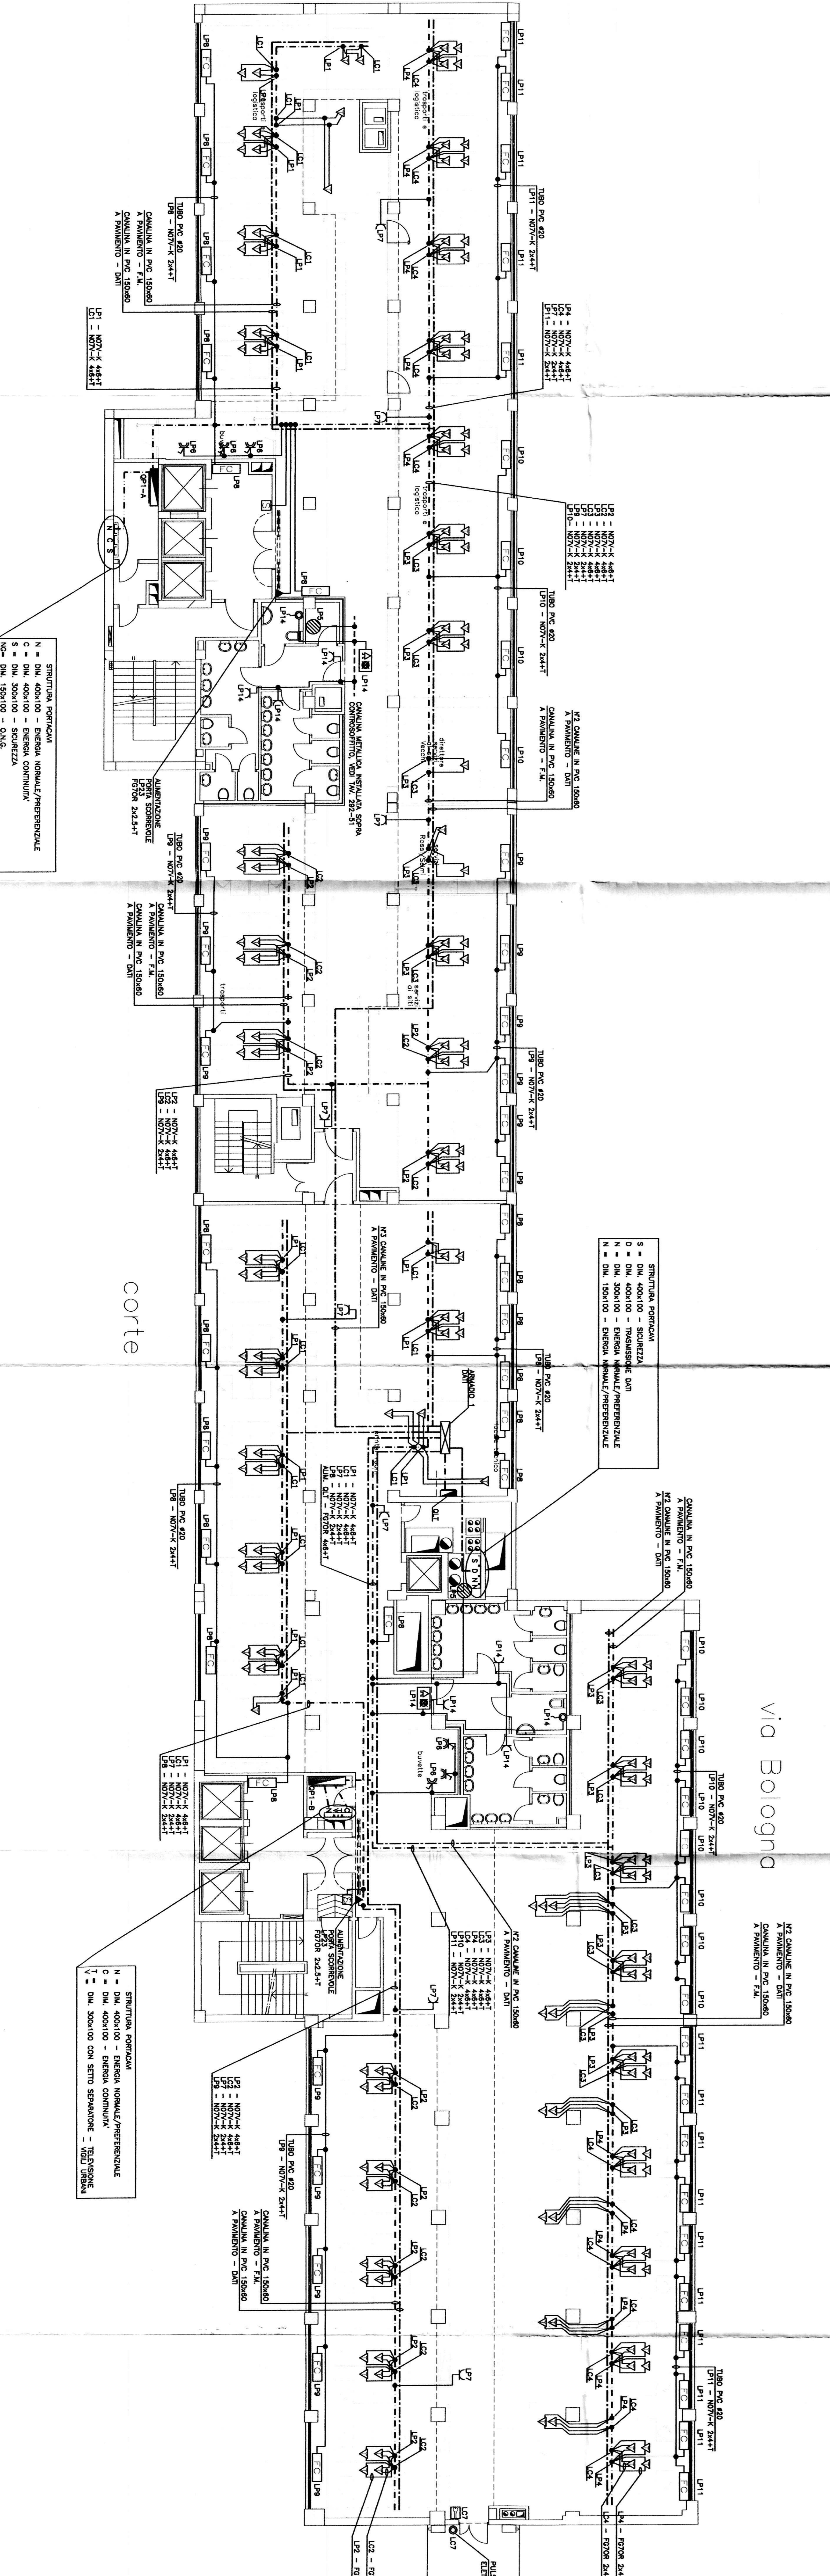

corte

via Bologna