

PROVINCIA DI TORINO

Comune di Torino

PROGETTO

Ristrutturazione per allestimento ad uso uffici del fabbricato sito in via Bologna n°74

PROPRIETA'/COMMITTENTE

PROGETTISTA



Organizing Committee for the
XX Olympic Winter Games
Torino 2006
C.so Novara 96 - 10152 Torino

ROBERTO DAL DEGAN ARCHITETTO

Via Santa Teresa 15 - 10121 Torino
tel. 011.538.500/fax 011.537.150

E-mail: studio@archidaldegan.it
DISEGNO

TAVOLA

DATA

30/10/2005

Sf.08

SCALA

1:200

STATO FINALE
COME COSTRUITO

PRATICA

AGG.

200 - 3

PIANTA PIANO QUINTO

SIEMENS

Building Technologies

Via Alberto Pirelli 10
MILANO

ABBONAMENTO:

AS BUILT

30.10.2005

MISTRAL IMPIANTI S.A.S.


Via Mantoetto n°6
CHERASCO (CUNEO)

ABBONAMENTO:

AS BUILT

30.10.2005

LA PRESENTE TAVOLA E' DA CONSIDERARSI VALIDA ESCLUSIVAMENTE PER L'IMPIANTO ANTINCENDIO

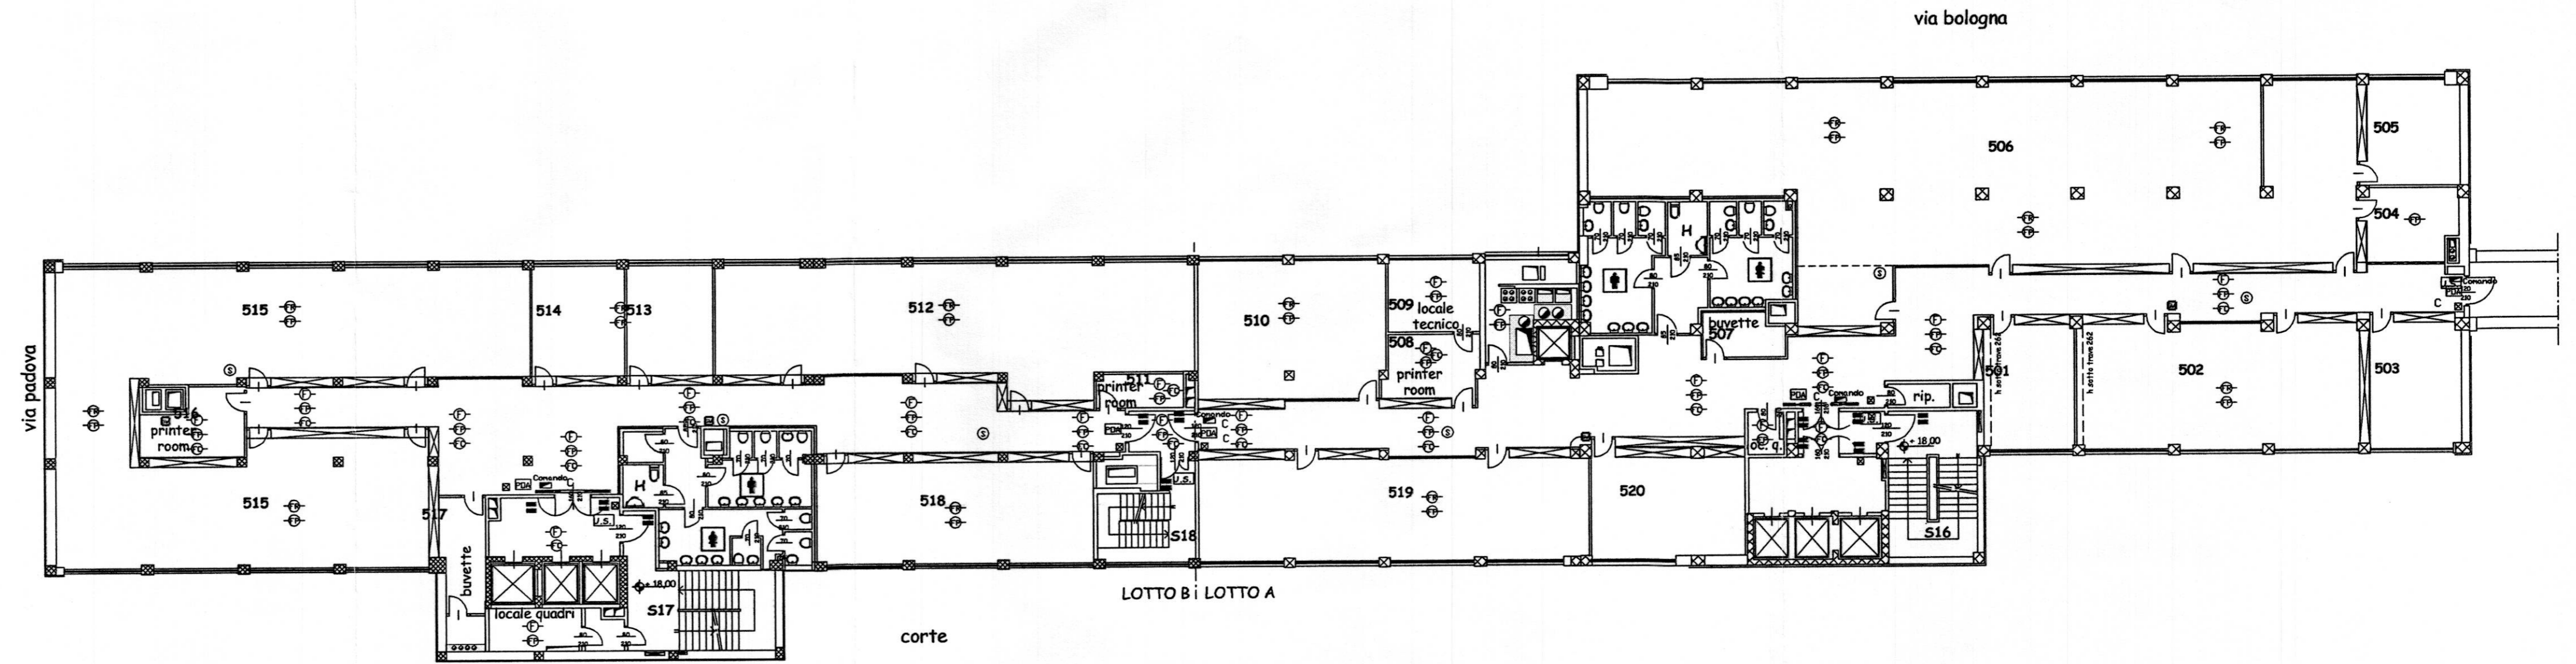

piano quinto

LEGENDA

⊖FR	rivelatore ottico via radio	—	barriera 50/100 mt IS392 - IS412
⊖F	rivelatore ottico ambiente	■	contatto magnetico
⊖FP	rivelatore ottico a pavimento	⊠	Sirena
⊖FC	rivelatore ottico contrasoffitto	⊠	videoregistratore digitale sistema
⊠	gateway	1...4	connessione sistema telecamera
C	Alimentatore con centralino	⊠	telecamera fissa
⊠	modulo di comando/ingresso	⊠	Dome
⊠	pannello ottico acustico	B	Lettoe TI01 - KI01
⊠	pulsante manuale allarme incendio	BIO	Lettoe Biometrico
⊠	magnete ritenuta porte	●—●	Controllore varchi
⊠	sirena	E	Elettromagnete 500KG
⊠	Centrale di allarme intrusione CC611	ES	Elettroserratura
⊠	Terminale di comando CT6M		
⊠	circuito indirizzamento n. ___		
⊠	rivelatore volumetrico IR + US		
⊠	rivelatore tenda		