

PROVINCIA DI TORINO

# Comune di Torino

PROGETTO

Ristrutturazione per allestimento ad uso uffici del fabbricato sito in via Bologna n°74

PROPRIETA' / COMMITTENTE

PROGETTISTA



Organizing Committee for the  
XX Olympic Winter Games  
Torino 2006  
C.so Novara 96 - 10152 Torino

ROBERTO DAL DEGAN ARCHITETTO

Via Santa Teresa 15 - 10121 Torino  
tel. 011.538.500/fax 011.537.150

E-mail: studio@archidaldegan.it  
DISEGNO

AVOLA

DATA

30/10/2005

## Sf.06

SCALA

1:200

STATO FINALE  
COME COSTRUITO

PRATICA

AGG.

200 - 3

PIANTA PIANO TERZO

**SIEMENS**  
Building Technologies

Via Alberto Pirelli 10  
MILANO

AGGIORNAMENTO:

AS BUILT

30.10.2005

**MISTRAL IMPIANTI S.A.S.**

Via Montoetto n°6  
CHERASCO (CUNEO)


AGGIORNAMENTO:

AS BUILT

30.10.2005

## LEGENDA

⊖FR	rivelatore ottico via radio	←	barriera 50/100 mt IS392 - IS412
⊖F	rivelatore ottico ambiente	■	contatto magnetico
⊖FP	rivelatore ottico a pavimento	⊠	Sirena
⊖FC	rivelatore ottico controsoffitto	⊠	videoregistratore digitale sistore
⊠	gateway	1...4	connessione sistore telecamera
C	Alimentatore con centralino	⊠	telecamera fissa
⊠	modulo di comando/ingresso	⊠	Dome
PDA	pannello ottico acustico	B	Lettore T101 - K101
⊠	pulsante manuale allarme incendio	BIO	Lettore Biometrico
⊠	magnete ritenuta porte	●—●	Controllore varchi
⊠	sirena	E	Elettromagnete 500KG
⊠	Centrale di allarme intrusione CC611	ES	Elettroserratura
⊠	Terminale di comando CT6M		
⊠	circuito indirizzamento n. ___		
⊠	rivelatore volumetrico IR + US		
⊠	rivelatore tenda		

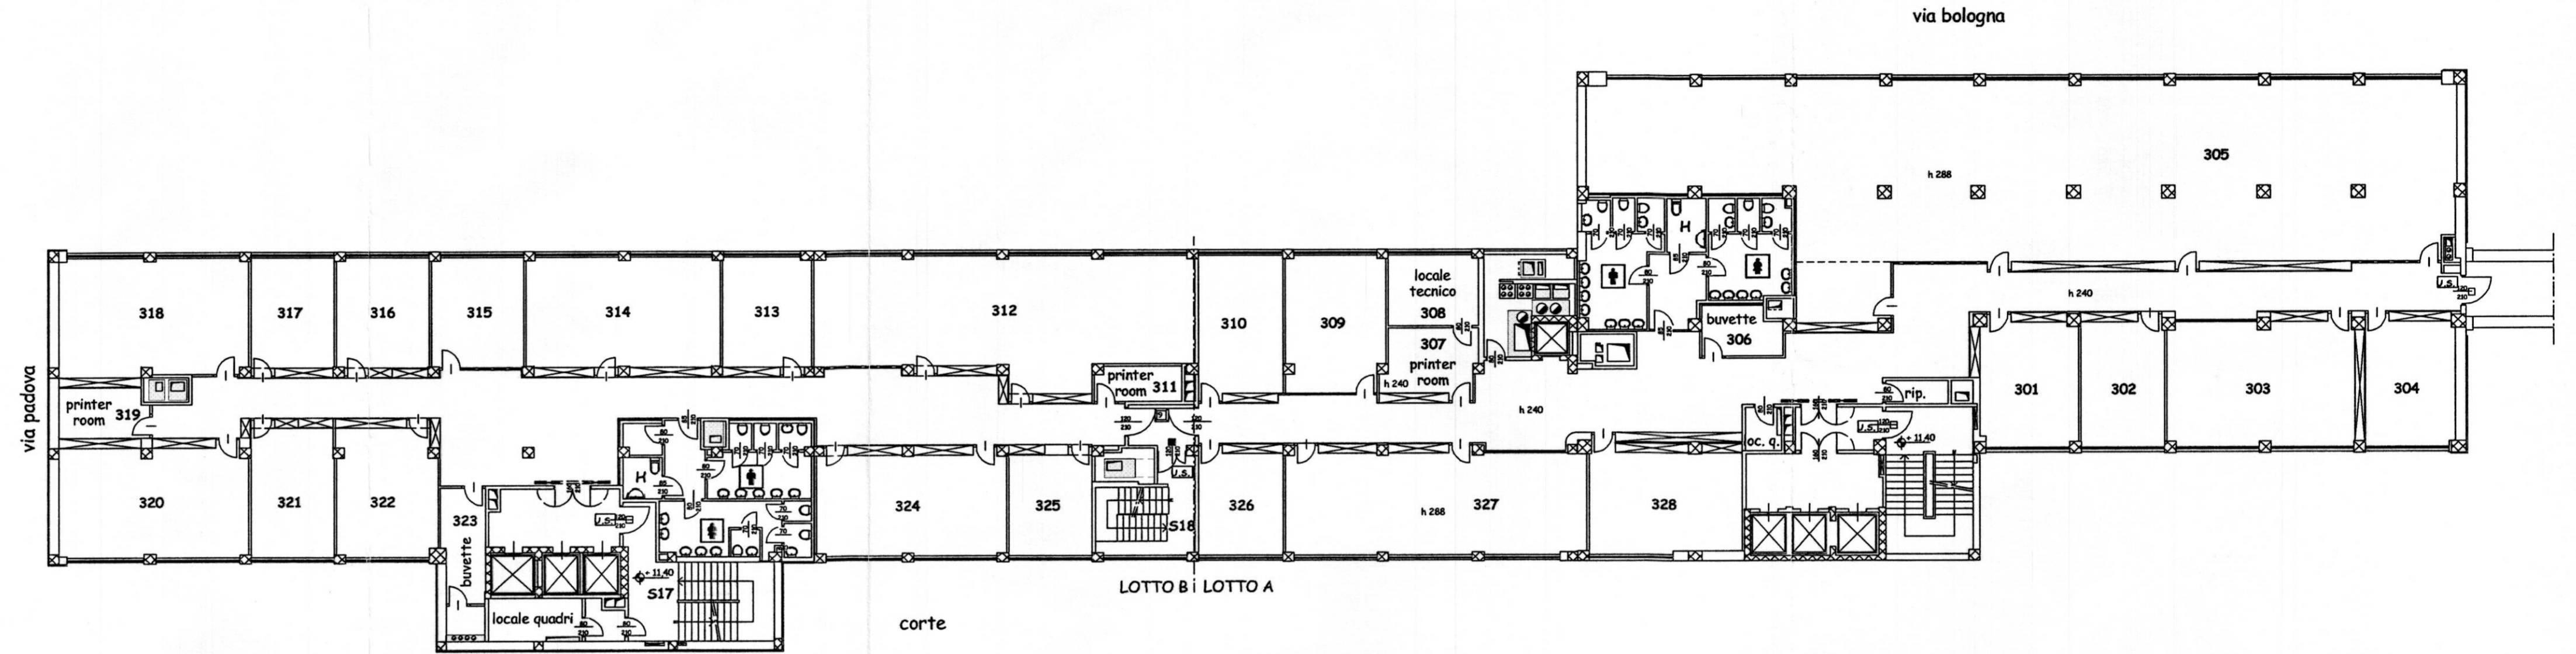

piano terzo