


LEGENDA

- RETE GAS STAFFATA A SOFFITTO
- - - RETE GAS A QUOTA  $H_{\text{fissa}} = 15\text{cm}$
- ⊗ VALVOLA DI INTERCETTAZIONE GAS

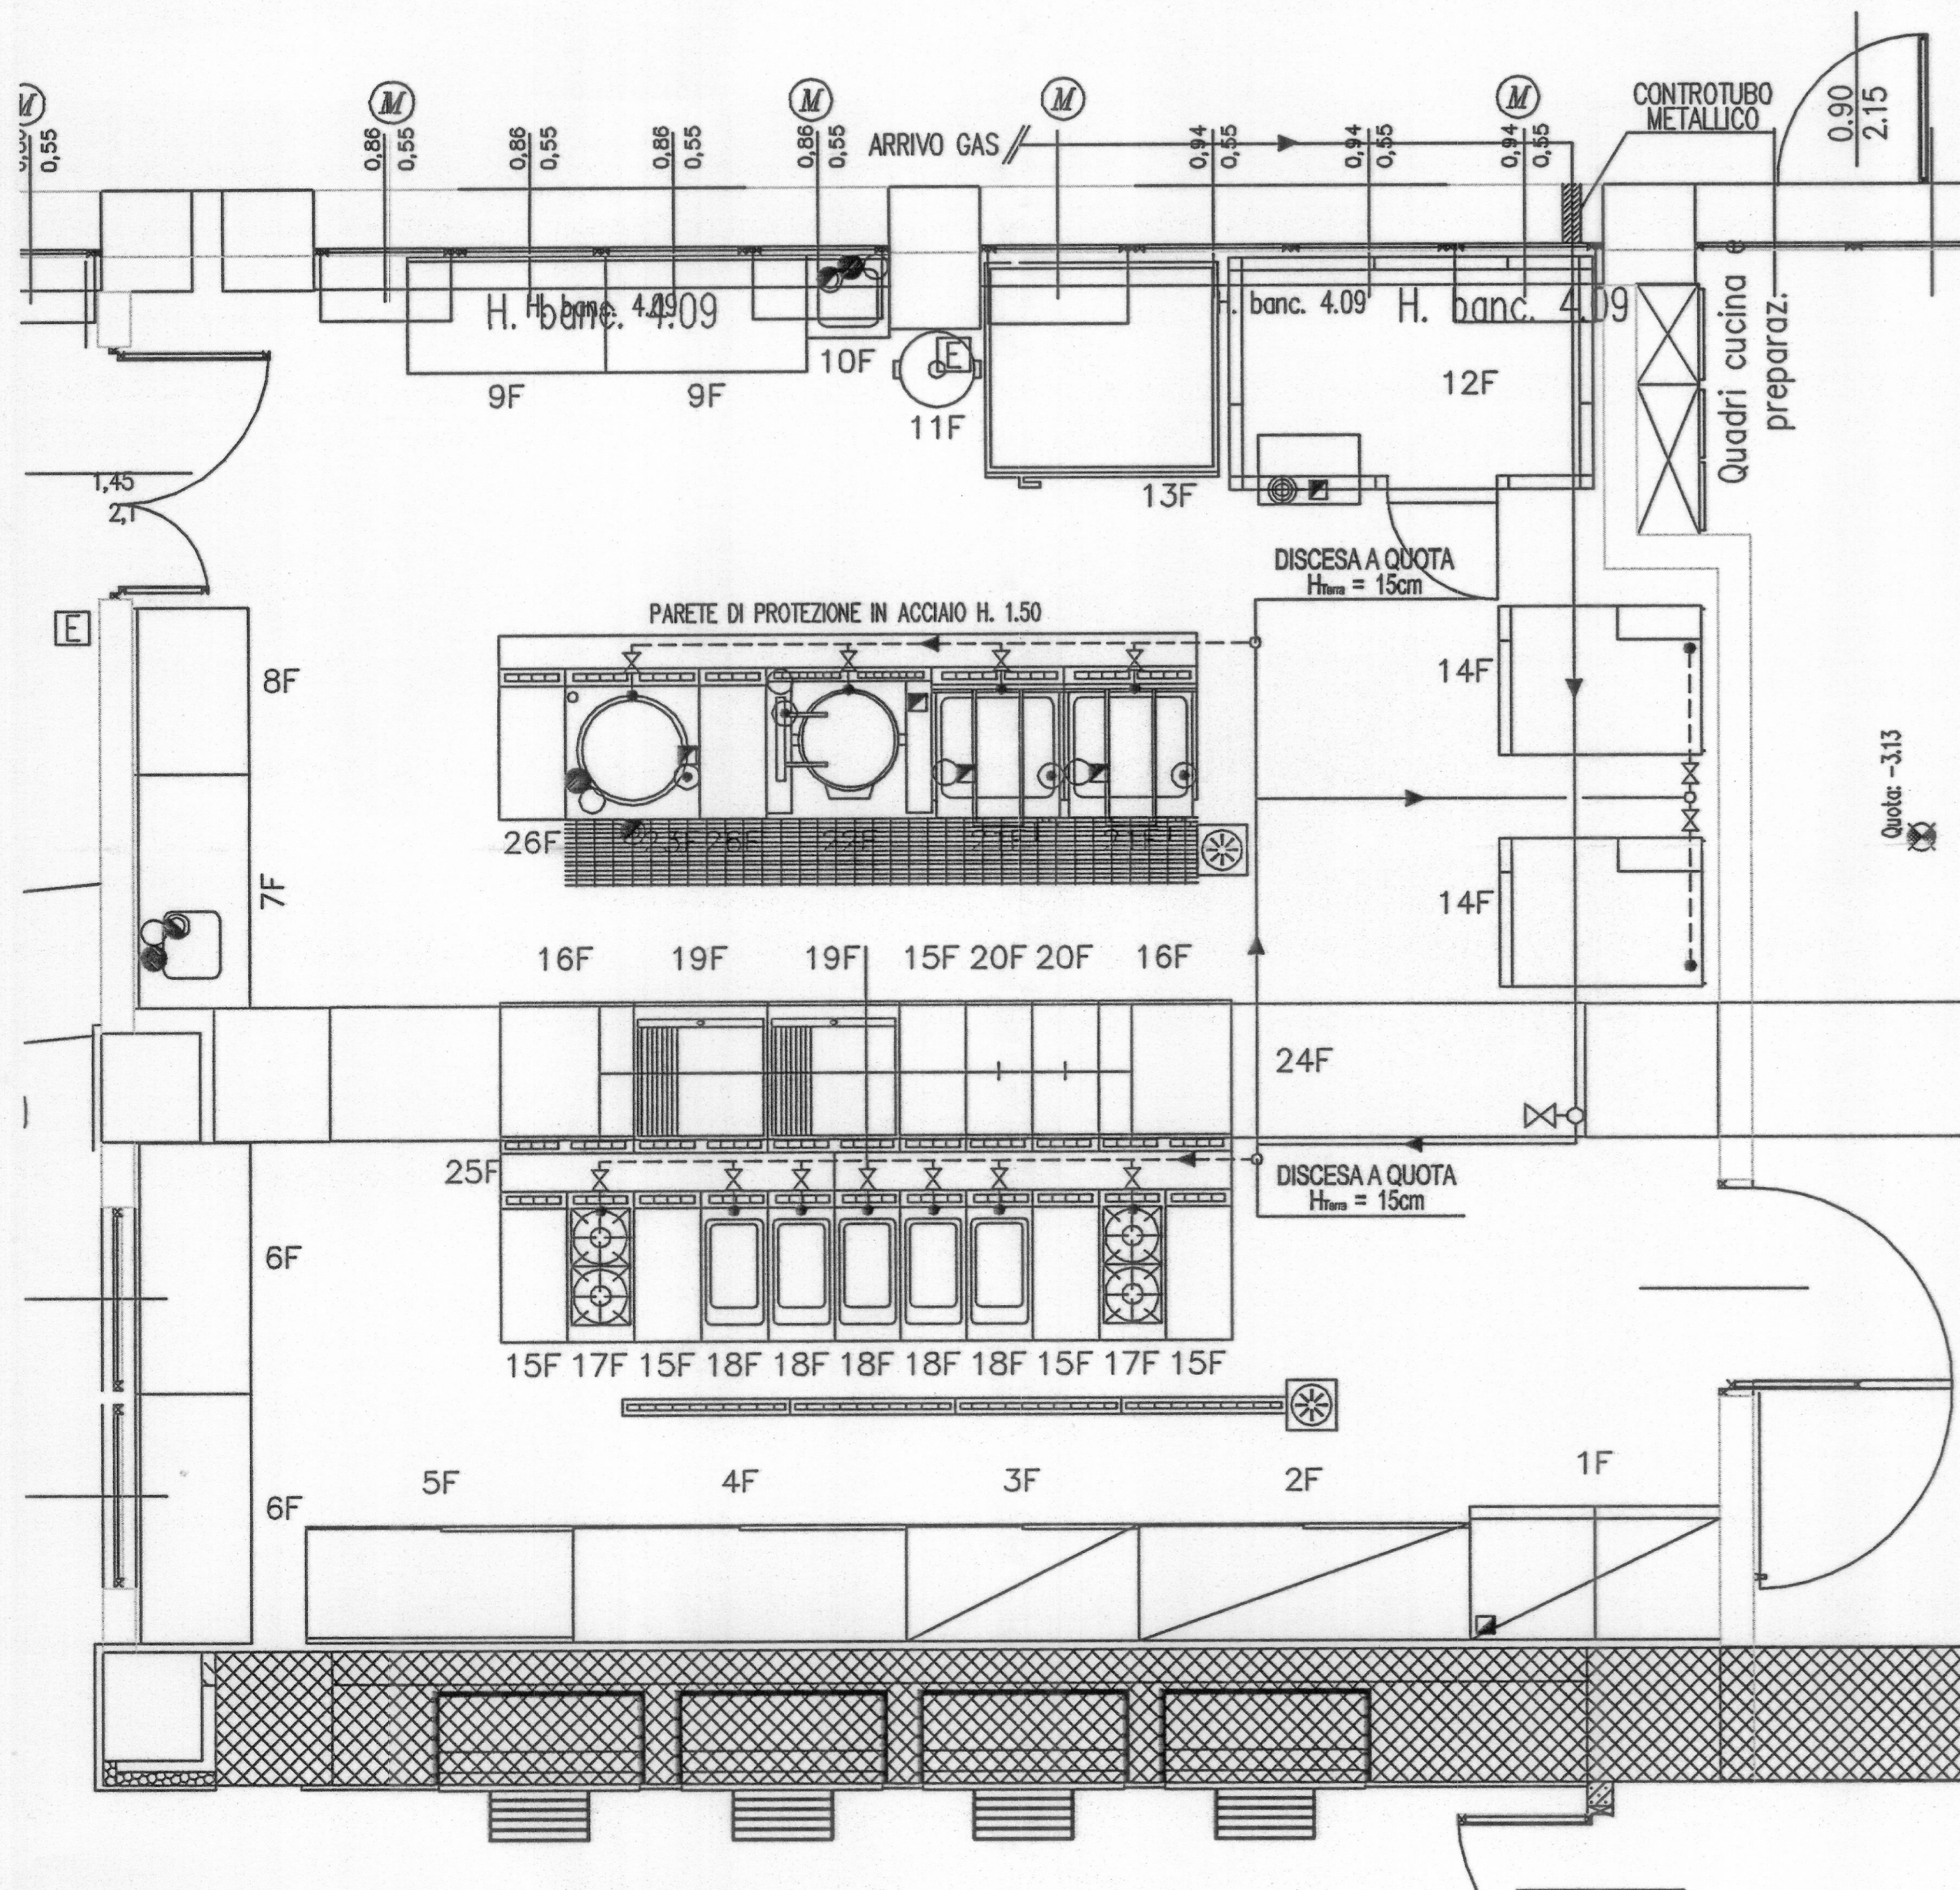

PIANTA PIANO MENSA - LOCALE CUCINA - RETE GAS


PROGETTISTA E DD.LL.

**ROBERTO DAL DEGAN**

ARCHITETTO

VIA MAGENTA, 36 - 10128 Torino - Tel. 011-538.500

COMMITTENTE:

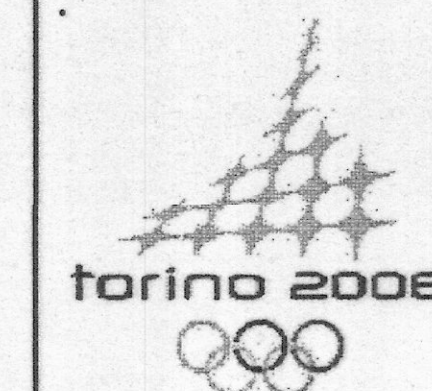

Organizing Committee for the  
XX Olympic Games  
Torino 2006  
via Nizza 262/58 - 10126 Torino

TIPO di LAVORO:

Manutenzione straordinaria del fabbricato sito in Torino, C.so Novara n.96

TAVOLA:

**IMPIANTO RETE GAS**

Realizzazione ristorante aziendale - Piano Terra

TAV.

**AS-BUILT 11**


IMP. RETE GAS

SCALA: 1:50

DATA: 26.11.2003

AGGIORNAMENTI:

PROGETTISTA E DD.LL. IMPIANTI TERMO-MECCANICI

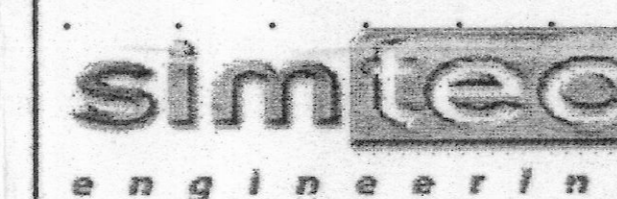

Progettazione, Consulenze, Direzione Lavori  
Impianti tecnologici civili ed industriali

C.so ROSSELLI n°66 - 10129 TORINO E-Mail: info@simtec.it  
Tel. 011 / 58.05.977 - 58.05.981  
Fax 011/56.90.730 - P.IVA 07608570011

PROGETTISTA E DD.LL. IMPIANTI ELETTRICI



STUDIO  
TECNICO  
PROFESSIONALE DI C. CAPIZZI

VIA MAPPANO, 31 - 10070 MAPPANO (TO)  
TEL. 2629051 - P. IVA 06285500010  
C. C. I. A. A. N. 7 9 5 6 1 3  
email: ccapizzi@everyday.com

PROGETTISTA E DD.LL. PER LA RISTORAZIONE



DANTE BALETTI ARCHITETTO

40016 SAN GIORGIO DI PIANO (BO) VIA IV  
NOVEMBRE, 2 TEL. 051-663.01.54 FAX 89.72.88  
EMAIL: D.BALETTI@STUDIOABACUS.COM C. F. BLT  
DNT 55C23 H896T - P. IVA 00016411209

IMPRESA ESECUTRICE



Lavorazione Impianti

Condizionamento

Termici Idrici Sanitari

Corso SOMMEILLER, 17 10128 -  
TORINO TEL. 011/56.83.656 - FAX  
011/56.83.542