

PROVINCIA DI TORINO

Comune di Torino

PROGETTO

Ristrutturazione per allestimento ad uso uffici del fabbricato
sito in via Bologna n°74

PROPRIETA'/COMMITTENTE



Organizing Committee for the
XX Olympic Winter Games
Torino 2006
C.so Novara 96 - 10152 Torino

PROGETTISTA

ROBERTO DAL DEGAN ARCHITETTO

Via Santa Teresa 15 - 10121 Torino
tel. 011.538.500/fax 011.537.150

E-mail: studio@archidaldegan.it
DISEGNO

TAVOLA

DATA

30/10/2005

Sf.12 SCALA

1:200

STATO FINALE
COME COSTRUITO

PRATICA

AGG.

200 - 3

PIANTA PIANO COPERTURA

SIEMENS
Building Technologies
Via Alberto Pirelli 10
MILANO


AGGIORNAMENTI:
AS BUILT
30.10.2005

MISTRAL IMPIANTI S.A.S.
Via Mantovato n°6
CHERASCO (CUNEO)

AGGIORNAMENTI:
AS BUILT
30.10.2005

LEGENDA

⊖R	rivelatore ottico via radio	—	barriera 50/100 mt IS392 - IS412
⊖	rivelatore ottico ambiente	■	contatto magnetico
⊖P	rivelatore ottico a pavimento	⊠	Sirena
⊖C	rivelatore ottico controsoffitto	⊠	videoregistratore digitale sistore
⊠	gateway	1...4	connessione sistore telecamera
C	Alimentatore con centralino	⊠	telecamera fissa
⊠	modulo di comando/ingresso	⊠	Dome
⊠	pannello ottico acustico	B	Lettoie TI01 - K101
⊠	pulsante manuale allarme incendio	BIO	Lettoie Biometrico
■	magnete ritenuta porte	⊠	Controllore varchi
⊠	sirena	E	Elettromagnete 500KG
⊠	Centrale di allarme intrusione CC611	ES	Elettroserratura
⊠	Terminale di comando CT6M		
⊠	ciruito indirizzamento n. ___		
⊠	rivelatore volumetrico IR + US		
⊠	rivelatore tenda		

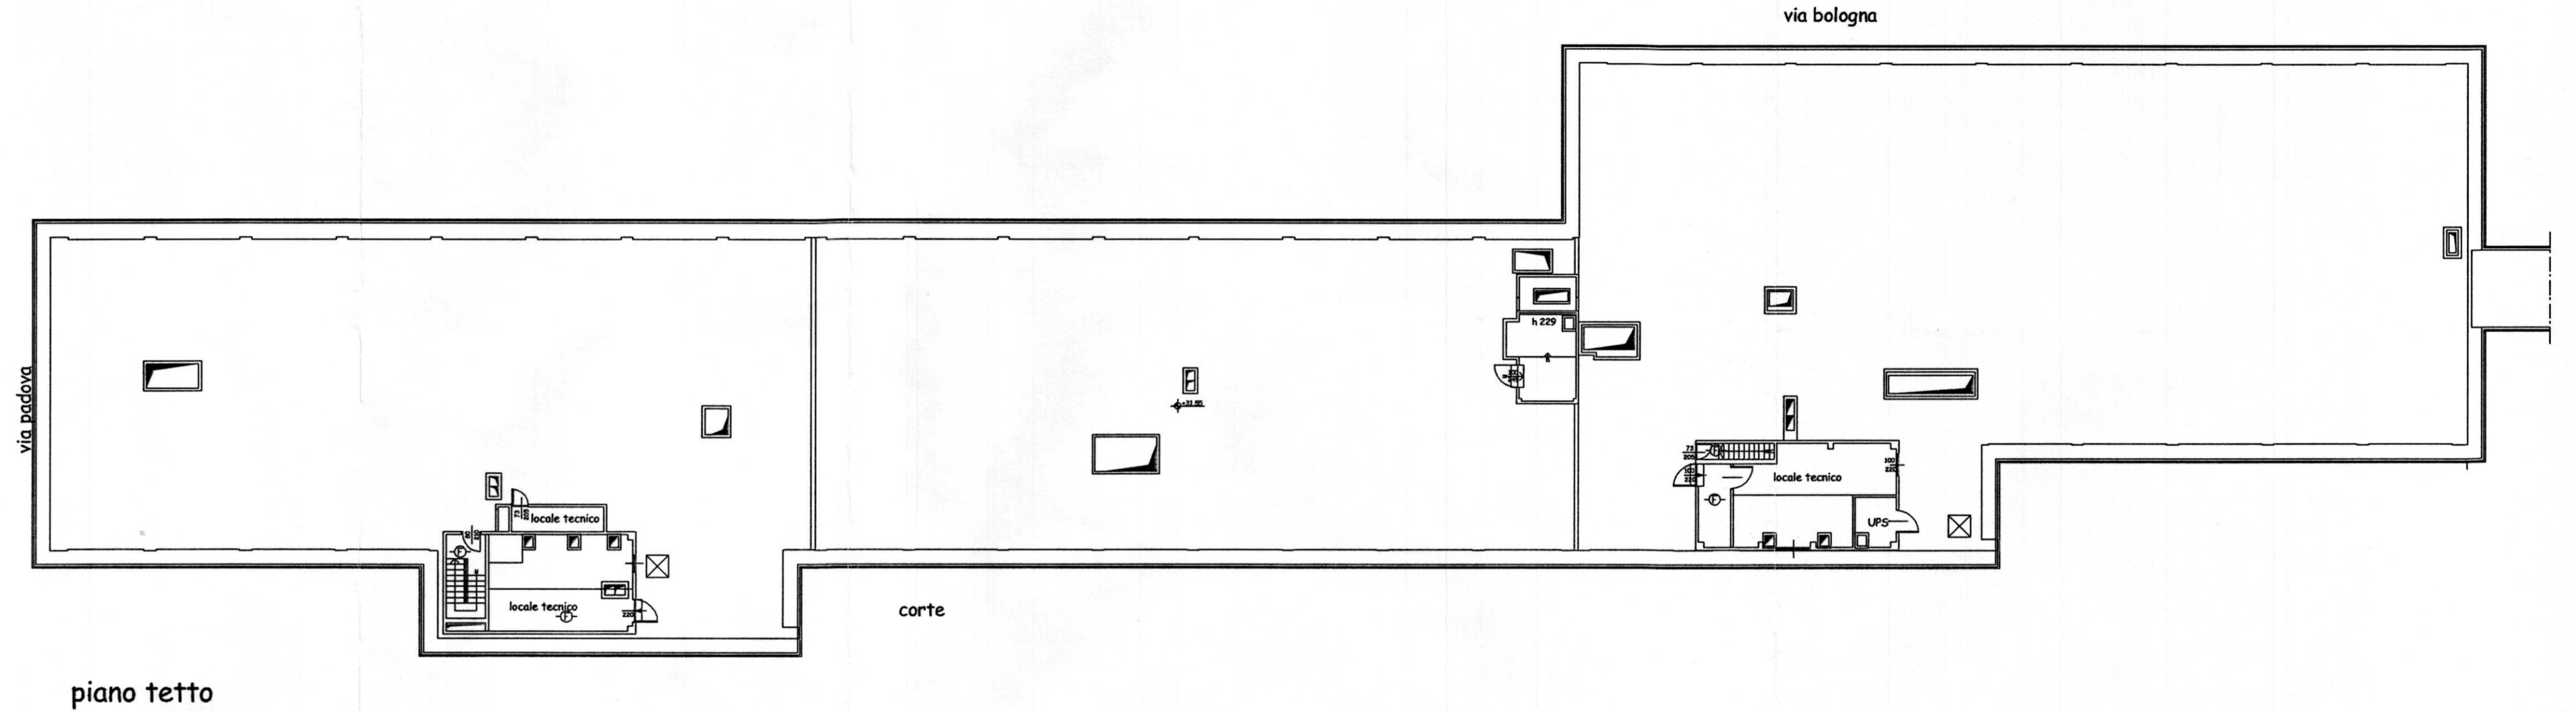

LA PRESENTE TAVOLA E' DA CONSIDERARSI VALIDA PER GLI IMPIANTI DI SICUREZZA E ANTINCENDIO