

PROVINCIA DI TORINO

Comune di Torino

PROGETTO

Ristrutturazione per allestimento ad uso uffici del fabbricato sito in via Bologna n°74

PROPRIETA'/COMMITTENTE

PROGETTISTA



Organizing Committee for the
XX Olympic Winter Games
Torino 2006
C.so Novara 96 - 10152 Torino

ROBERTO DAL DEGAN ARCHITETTO

Via Santa Teresa 15 - 10121 Torino
tel. 011.538.500/fax 011.537.150

E-mail: studio@archidaldegan.it
DISEGNO

TAVOLA

DATA

30/10/2005

Sf. 11

SCALA

1:200

STATO FINALE
COME COSTRUITO

PRATICA

AGG.

200 - 3

PIANTA PIANO OTTAVO

SIEMENS
Building Technologies
Via Alberto Pirelli 10
MILANO

AGGIORNAMENTO:
AS BUILT
30.10.2005


MISTRAL IMPIANTI S.A.S.
Via Montoetta n°6
CHERASCO (CUNEO)

AGGIORNAMENTO:
AS BUILT
30.10.2005

LEGENDA

⊖R	rivelatore ottico via radio	—	barriera 50/100 mt IS392 - IS412
⊖F	rivelatore ottico ambiente	■	contatto magnetico
⊖FP	rivelatore ottico a pavimento	⊠	Sirena
⊖FC	rivelatore ottico controsoffitto	⊞	videoregistratore digitale sistore
⊞	gateway	1...4	connessione sistore telecamera
C	Alimentatore con centralino	📹	telecamera fissa
⊞	modulo di comando/ingresso	⊞	Dome
PDA	pannello ottico acustico	B	Lettore TI01 - K101
⊞	pulsante manuale allarme incendio	BIO	Lettore Biometrico
■	magnete ritenuta porte	●—●	Controllore varchi
⊞	sirena	E	Elettromagnete 500KG
⊞	Centrale di allarme intrusione CC611	ES	Elettroserratura
⊞	Terminale di comando CT6M		
⊞	circuito indirizzamento n. ___		
▲	rivelatore volumetrico IR + US		
◀	rivelatore tenda		

LA PRESENTE TAVOLA E' DA CONSIDERARSI VALIDA ESCLUSIVAMENTE PER GLI IMPIANTI ANTISICUREZZA

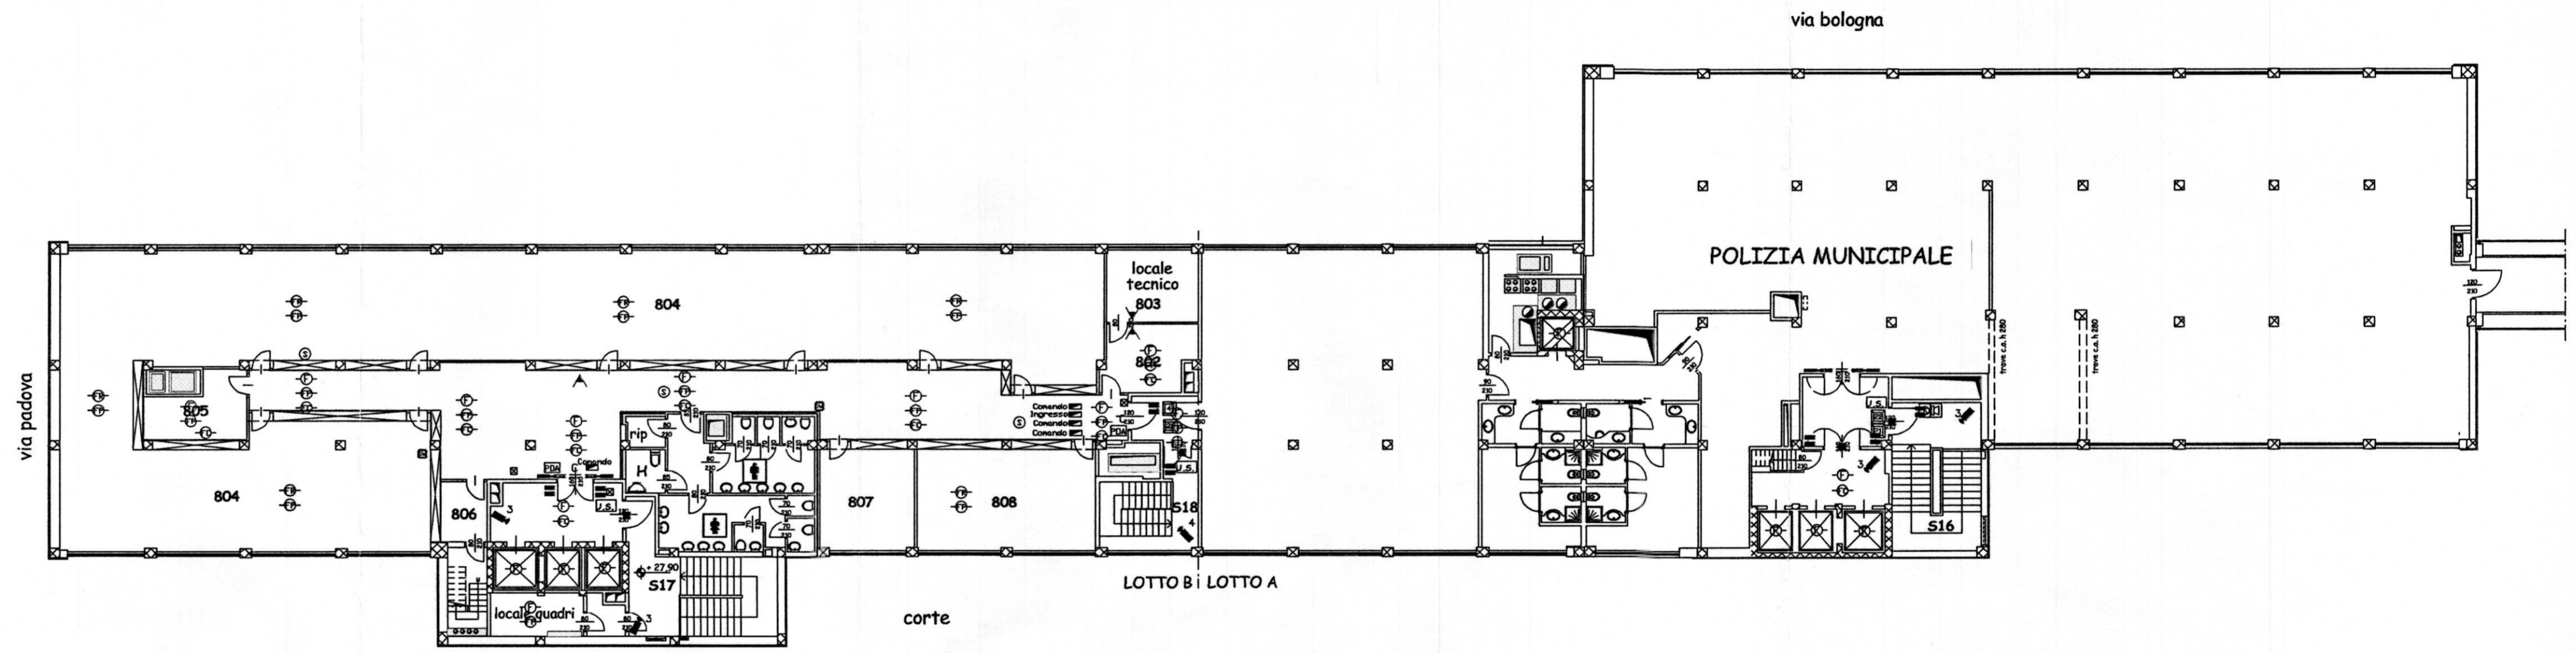

piano ottavo