

PROVINCIA DI TORINO

Comune di Torino

PROGETTO

Ristrutturazione per allestimento ad uso uffici del fabbricato
sito in via Bologna n°74

PROPRIETA' / COMMITTENTE

PROGETTISTA



Organizing Committee for the
XX Olympic Winter Games
Torino 2006
C.so Novara 96 - 10152 Torino

ROBERTO DAL DEGAN ARCHITETTO

Via Santa Teresa 15 - 10121 Torino
tel. 011.538.500/fax 011.537.150

E-mail: studio@archidaldegan.it
DISEGNO

TAVOLA

DATA

30/10/2005

Sf. 12

SCALA

1:200

STATO FINALE
COME COSTRUITO

PRATICA

AGG.

200 - 3

PIANTA PIANO COPERTURA

SIEMENS
Building Technologies
Via Alberto Pirelli 10
MILANO


AGGIORNAMENTI:
AS BUILT
30.10.2005

MISTRAL IMPIANTI S.A.S.
Via Mantovato n°6
CHERASCO (CUNEO)

AGGIORNAMENTI:
AS BUILT
30.10.2005

LEGENDA

⊖(F)	rivelatore ottico via radio	➡	barriera 50/100 mt IS392 - IS412
⊖(F)	rivelatore ottico ambiente	■	contatto magnetico
⊖(F)	rivelatore ottico a pavimento	⊠	Sirena
⊖(F)	rivelatore ottico controsoffitto	⊠	videoregistratore digitale sistema
⊠	gateway	1...4	connessione sistema telecamera
C	Alimentatore con centralino	📹	telecamera fissa
⊠	modulo di comando/ingresso	⊠	Dome
PDA	pannello ottico acustico	B	Lettores TI01 - KI01
⊠	pulsante manuale allarme incendio	BIO	Lettores Biometrico
■	magnete ritenuta porte	●—●	Controllore varchi
⊠	sirena	E	Elettromagnete 500KG
⊠	Centrale di allarme intrusione CC611	ES	Elettroserratura
⊠	Terminale di comando CT6M		
⊠	circuito indirizzamento n. ___		
▲	rivelatore volumetrico IR + US		
➡	rivelatore tenda		

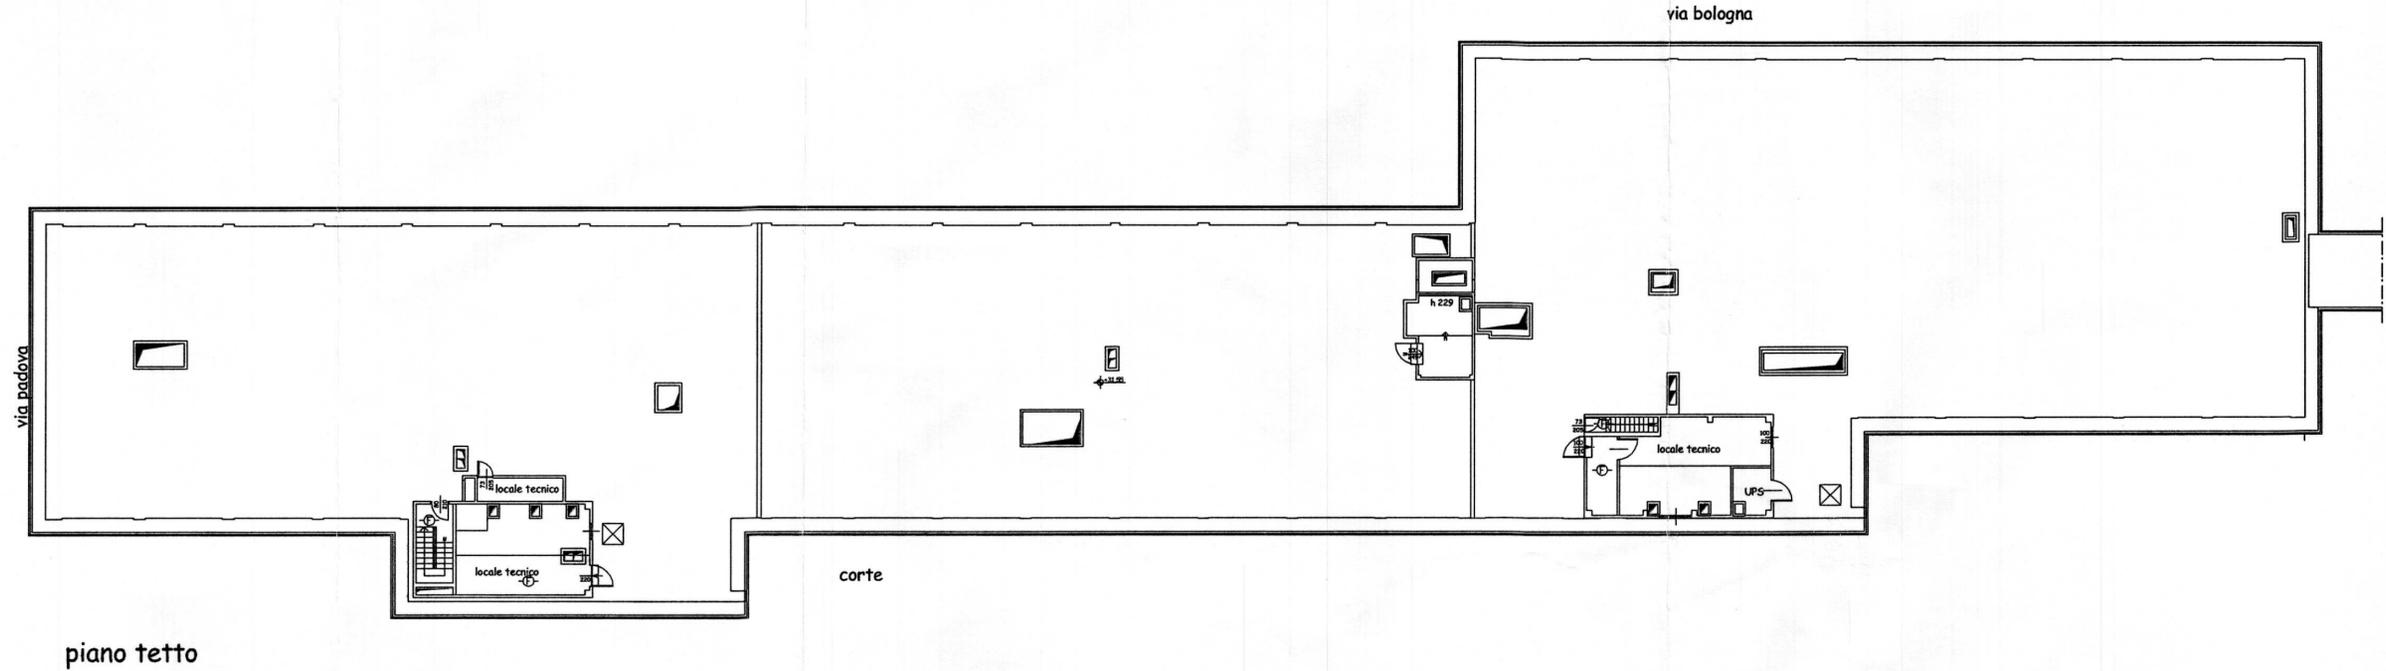

LA PRESENTE TAVOLA E' DA CONSIDERARSI VALIDA PER GLI IMPIANTI DI SICUREZZA E ANTINCENDIO