

PROVINCIA DI TORINO

Comune di Torino

PROGETTO

Ristrutturazione per allestimento ad uso uffici del fabbricato sito in via Bologna n°74

PROPRIETA'/COMMITTENTE



Organizing Committee for the
XX Olympic Winter Games
Torino 2006
C.so Novara 96 - 10152 Torino

PROGETTISTA

ROBERTO DAL DEGAN ARCHITETTO

Via Santa Teresa 15 - 10121 Torino
tel. 011.538.500/fax 011.537.150

E-mail: studio@archidaldegan.it
DISEGNO

TAVOLA

DATA

30/10/2005

Sf. 11

SCALA

1:200

STATO FINALE

COME COSTRUITO

PRATICA

AGG.

200 - 3

PIANTA PIANO OTTAVO

SIEMENS
Building Technologies
Via Alberto Pirelli 10
MILANO

AS BUILT
30.10.2005


MISTRAL IMPIANTI S.A.S.
Via Maritoletto n°6
CHERASCO (CUNEO)

AS BUILT
30.10.2005

LEGENDA

⊖(F)	rivelatore ottico via radio	—	barriera 50/100 mt IS392 - IS412
⊖(F)	rivelatore ottico ambiente	■	contatto magnetico
⊖(F)	rivelatore ottico a pavimento	⊗	Sirena
⊖(F)	rivelatore ottico controsoffitto	⊗	videoregistratore digitale sistema
⊖(F)	gateway	1...4	connessione sistema telecamera
C	Alimentatore con centralino	⬇	telecamera fissa
⊖(F)	modulo di comando/ingresso	⊖(F)	Dome
POA	pannello ottico acustico	B	Lettore TI01 - K101
⊗	pulsante manuale allarme incendio	BIO	Lettore Biometrico
—	magnete ritenuta porte	●—●	Controllore varchi
⊖(F)	sirena	E	Elettromagnete 500KG
⊖(F)	Centrale di allarme intrusione CC611	ES	Elettroserratura
⊖(F)	Terminale di comando CT6M		
⊖(F)	ciruito indirizzamento n. ___		
▲	rivelatore volumetrico IR + US		
⬅	rivelatore tenda		

LA PRESENTE TAVOLA E' DA CONSIDERARSI VALIDA ESCLUSIVAMENTE PER GLI IMPIANTI ANTISICUREZZA

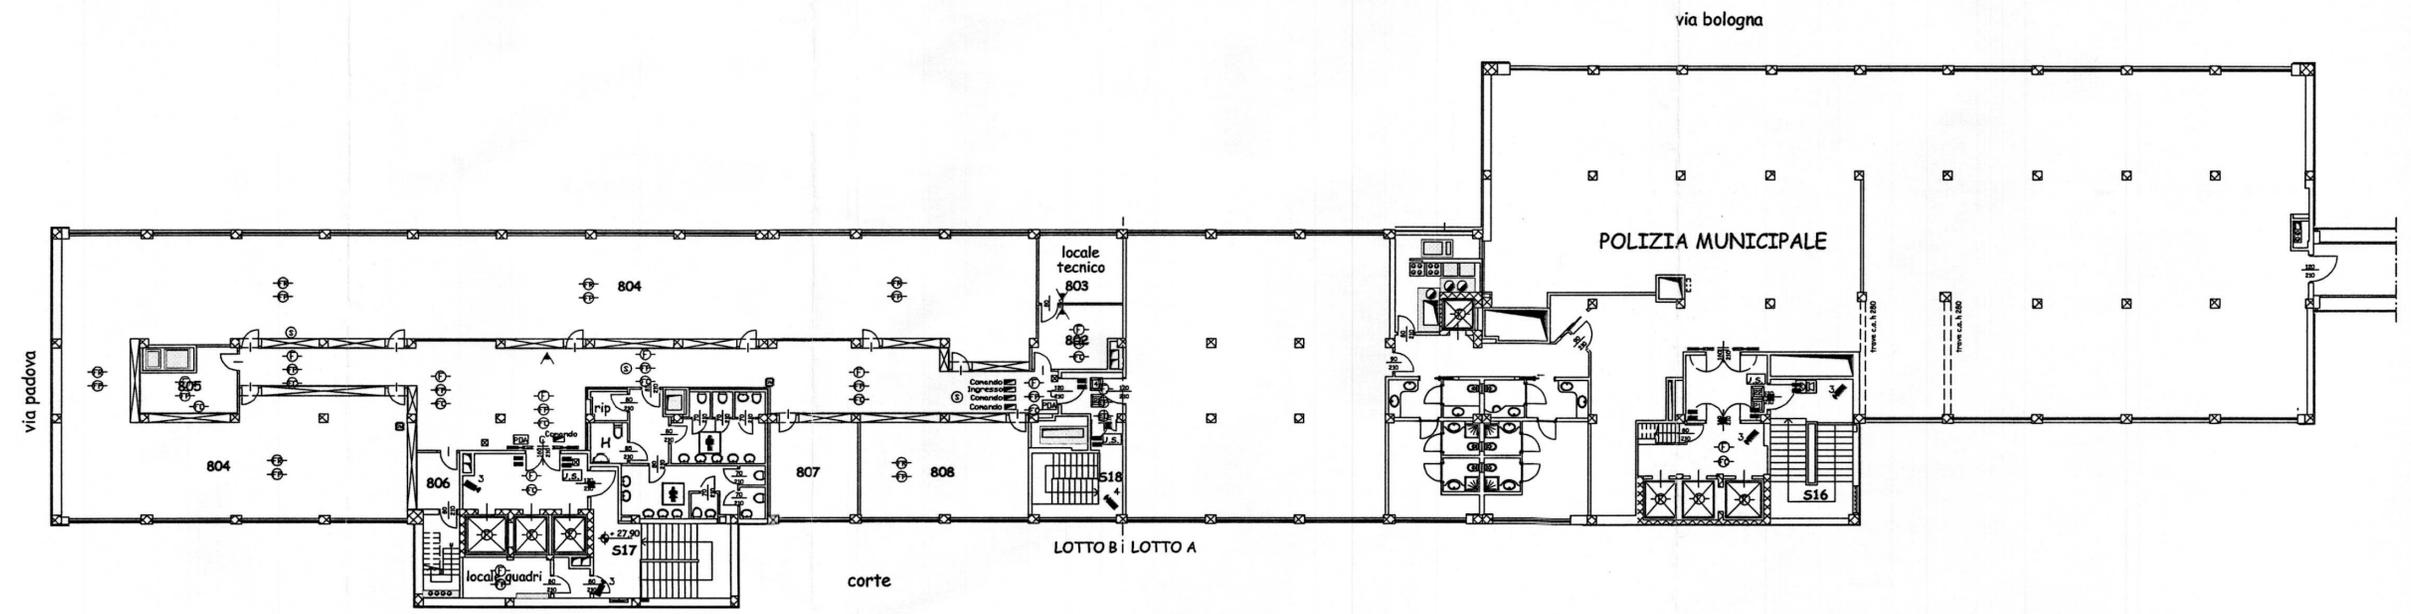

piano ottavo