

PROVINCIA DI TORINO

# Comune di Torino

PROGETTO

Ristrutturazione per allestimento ad uso uffici del fabbricato sito in via Bologna n°74

PROPRIETA' / COMMITTENTE

PROGETTISTA



Organizing Committee for the XX Olympic Winter Games Torino 2006  
C.so Novara 96 - 10152 Torino

ROBERTO DAL DEGAN ARCHITETTO

Via Santa Teresa 15 - 10121 Torino  
tel. 011.538.500/fax 011.537.150

TAVOLA

DATA

E.mail: studio@archidaldegan.it  
DISEGNO

30/10/2005

**Sf. 10** SCALA

1:200

STATO FINALE  
COME COSTRUITO

PRATICA

AGG.

200 - 3

PIANTA PIANO SETTIMO

**SIEMENS**  
Building Technologies  
Via Alberto Pirelli 10  
MILANO

AS\_BUILT  
30.10.2005


MISTRAL IMPIANTI S.A.S.  
Via Montotello n°6  
CHERASCO (CUNEO)

AS\_BUILT  
30.10.2005

## LEGENDA

FR	rivelatore ottico via radio	barriera 50/100 mt IS392 - IS412
F	rivelatore ottico ambiente	contatto magnetico
FP	rivelatore ottico a pavimento	Sirena
FC	rivelatore ottico controsoffitto	videoregistratore digitale sistema
G	gateway	1...4 connessione sistema telecamera
C	Alimentatore con centralino	telecamera fissa
M	modulo di comando/ingresso	Dome
POA	pannello ottico acustico	<b>B</b> Lettore T101 - K101
X	pulsante manuale allarme incendio	<b>BIO</b> Lettore Biometrico
M	magnete ritenuta porte	● Controllore varchi
S	sirena	<b>E</b> Elettromagnete 500KG
CS61	Centrale di allarme intrusione CC611	<b>ES</b> Elettroserratura
CT	Terminale di comando CT6M	
I7	circuito indirizzamento n. __	
A	rivelatore volumetrico IR + US	
T	rivelatore tenda	

LA PRESENTE TAVOLA E' DA CONSIDERARSI VALIDA ESCLUSIVAMENTE PER L'IMPIANTO ANTINCENDIO

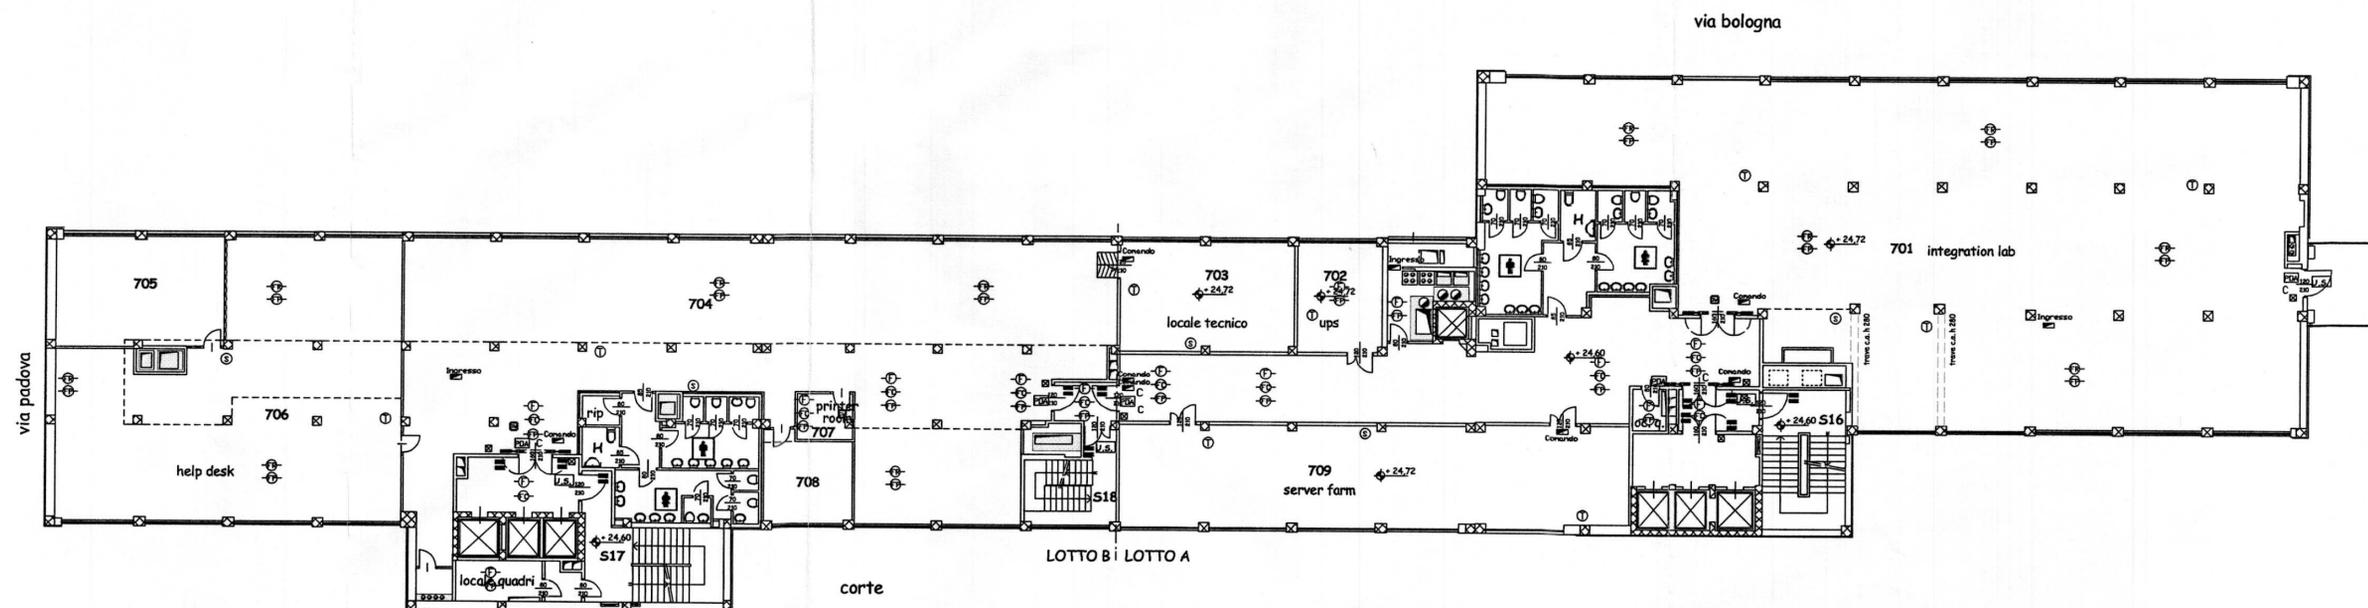

piano settimo