

PROVINCIA DI TORINO

Comune di Torino

PROGETTO

Ristrutturazione per allestimento ad uso uffici del fabbricato sito in via Bologna n°74

PROPRIETÀ/COMMITTENTE



Organizing Committee for the
XX Olympic Winter Games
Torino 2006
C.so Novara 96 - 10152 Torino

PROGETTISTA

ROBERTO DAL DEGAN ARCHITETTO

Via Santa Teresa 15 - 10121 Torino
tel. 011.538.500/fax 011.537.150

E-mail: studio@archidaldegan.it
DISEGNO

TAVOLA

DATA

30/10/2005

Sf.09

SCALA

1:200

STATO FINALE
COME COSTRUITO

PRATICA

AGG.

200 - 3

PIANTA PIANO SESTO

SIEMENS
Building Technologies

Via Alberto Pirelli 10
MILANO

ACCOMPLIMENTI:
AS BUILT
30.10.2005

MISTRAL IMPIANTI S.A.S.


Via Mantoletto n°6
CHERASCO (CUNEO)

ACCOMPLIMENTI:
AS BUILT
30.10.2005

LEGENDA

	rivelatore ottico via radio		barriera 50/100 mt IS392 - IS412
	rivelatore ottico ambiente		contatto magnetico
	rivelatore ottico a pavimento		Sirena
	rivelatore ottico contrasoffitto		videoregistratore digitale sistore
	gateway	1...4	connessione sistore telecamera
	Alimentatore con centralino		telecamera fissa
	modulo di comando/ingresso		Dome
	pannello ottico acustico	B	Letture T101 - K101
	pulsante manuale allarme incendio	BIO	Letture Biometrico
	magnete ritenuta porte		Controllore varchi
	sirena	E	Elettromagnete 500KG
	Centrale di allarme intrusione CC611	ES	Elettroserratura
	Terminale di comando CT6M		
	ciruito indirizzamento n. ___		
	rivelatore volumetrico IR + US		
	rivelatore tenda		

LA PRESENTE TAVOLA E' DA CONSIDERARSI VALIDA ESCLUSIVAMENTE PER L'IMPIANTO ANTINCENDIO

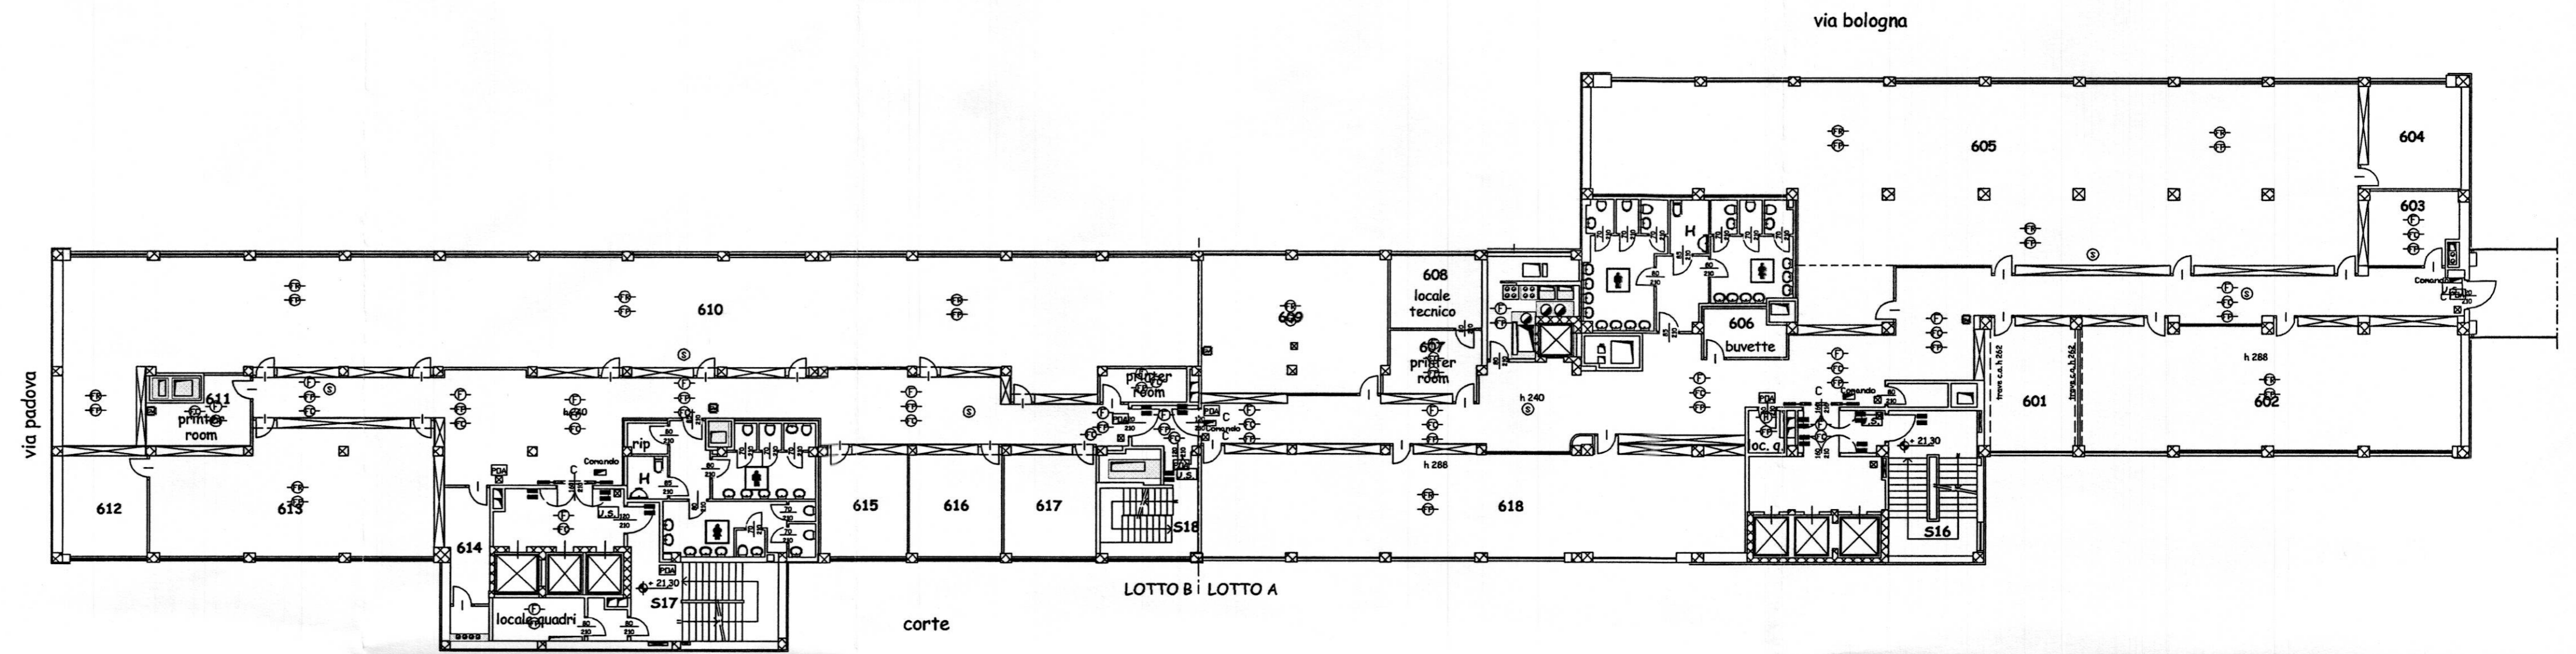

piano sesto