


N.B.
TUTTE LE ALIMENTAZIONE DEI CORPI
ILLUMINANTI VERRANNO REALIZZATE IN TUBAZIONE IN PVC
POSATA SOPRA IL CONTROSOFFITTO



LEGENDA

	QUADRO PIANO RIALZATO ZONA ANAGRAFE
	CANALINA METALLICA ASOLATA 200x75mm ESISTENTE (ENERGIA - LUCE - FM)
	CANALINA METALLICA ASOLATA 100x75mm ESISTENTE (CORRENTI DEBOLI - IMP. PECIALI)
	CANALINA IN PVC TIPO CORNICE A 3 SCOMPARTI
	QUADRO CORRIDOI E INGRESSO
	QUADRO CORRIDOIO UFFICIO TECNICO
	QUADRO ANAGRAFE
	PLAFONIERA PER TUBI FLUORESCENTI FLUORESCENTE 4x18W PER INSTALLAZIONE DA INCASSO E CON OTTICA LAMELLARE DI TIPO DARK-LIGHT
	PLAFONIERA PER TUBI FLUORESCENTI FLUORESCENTE 4x18W PER INSTALLAZIONE DA INCASSO E CON OTTICA LAMELLARE DI TIPO DECORATIVA
	APPARECCHIO PER ILL. DI SIC. 1x18W DI TIPO S.A.
	PULSANTE
	INTERRUTTORE UNIPOLARE
	CENTRALINA ILLUMINAZIONE DI EMERGENZA
	APPARECCHIO PER ILL. DI SIC. 1x18W DI TIPO S.E.

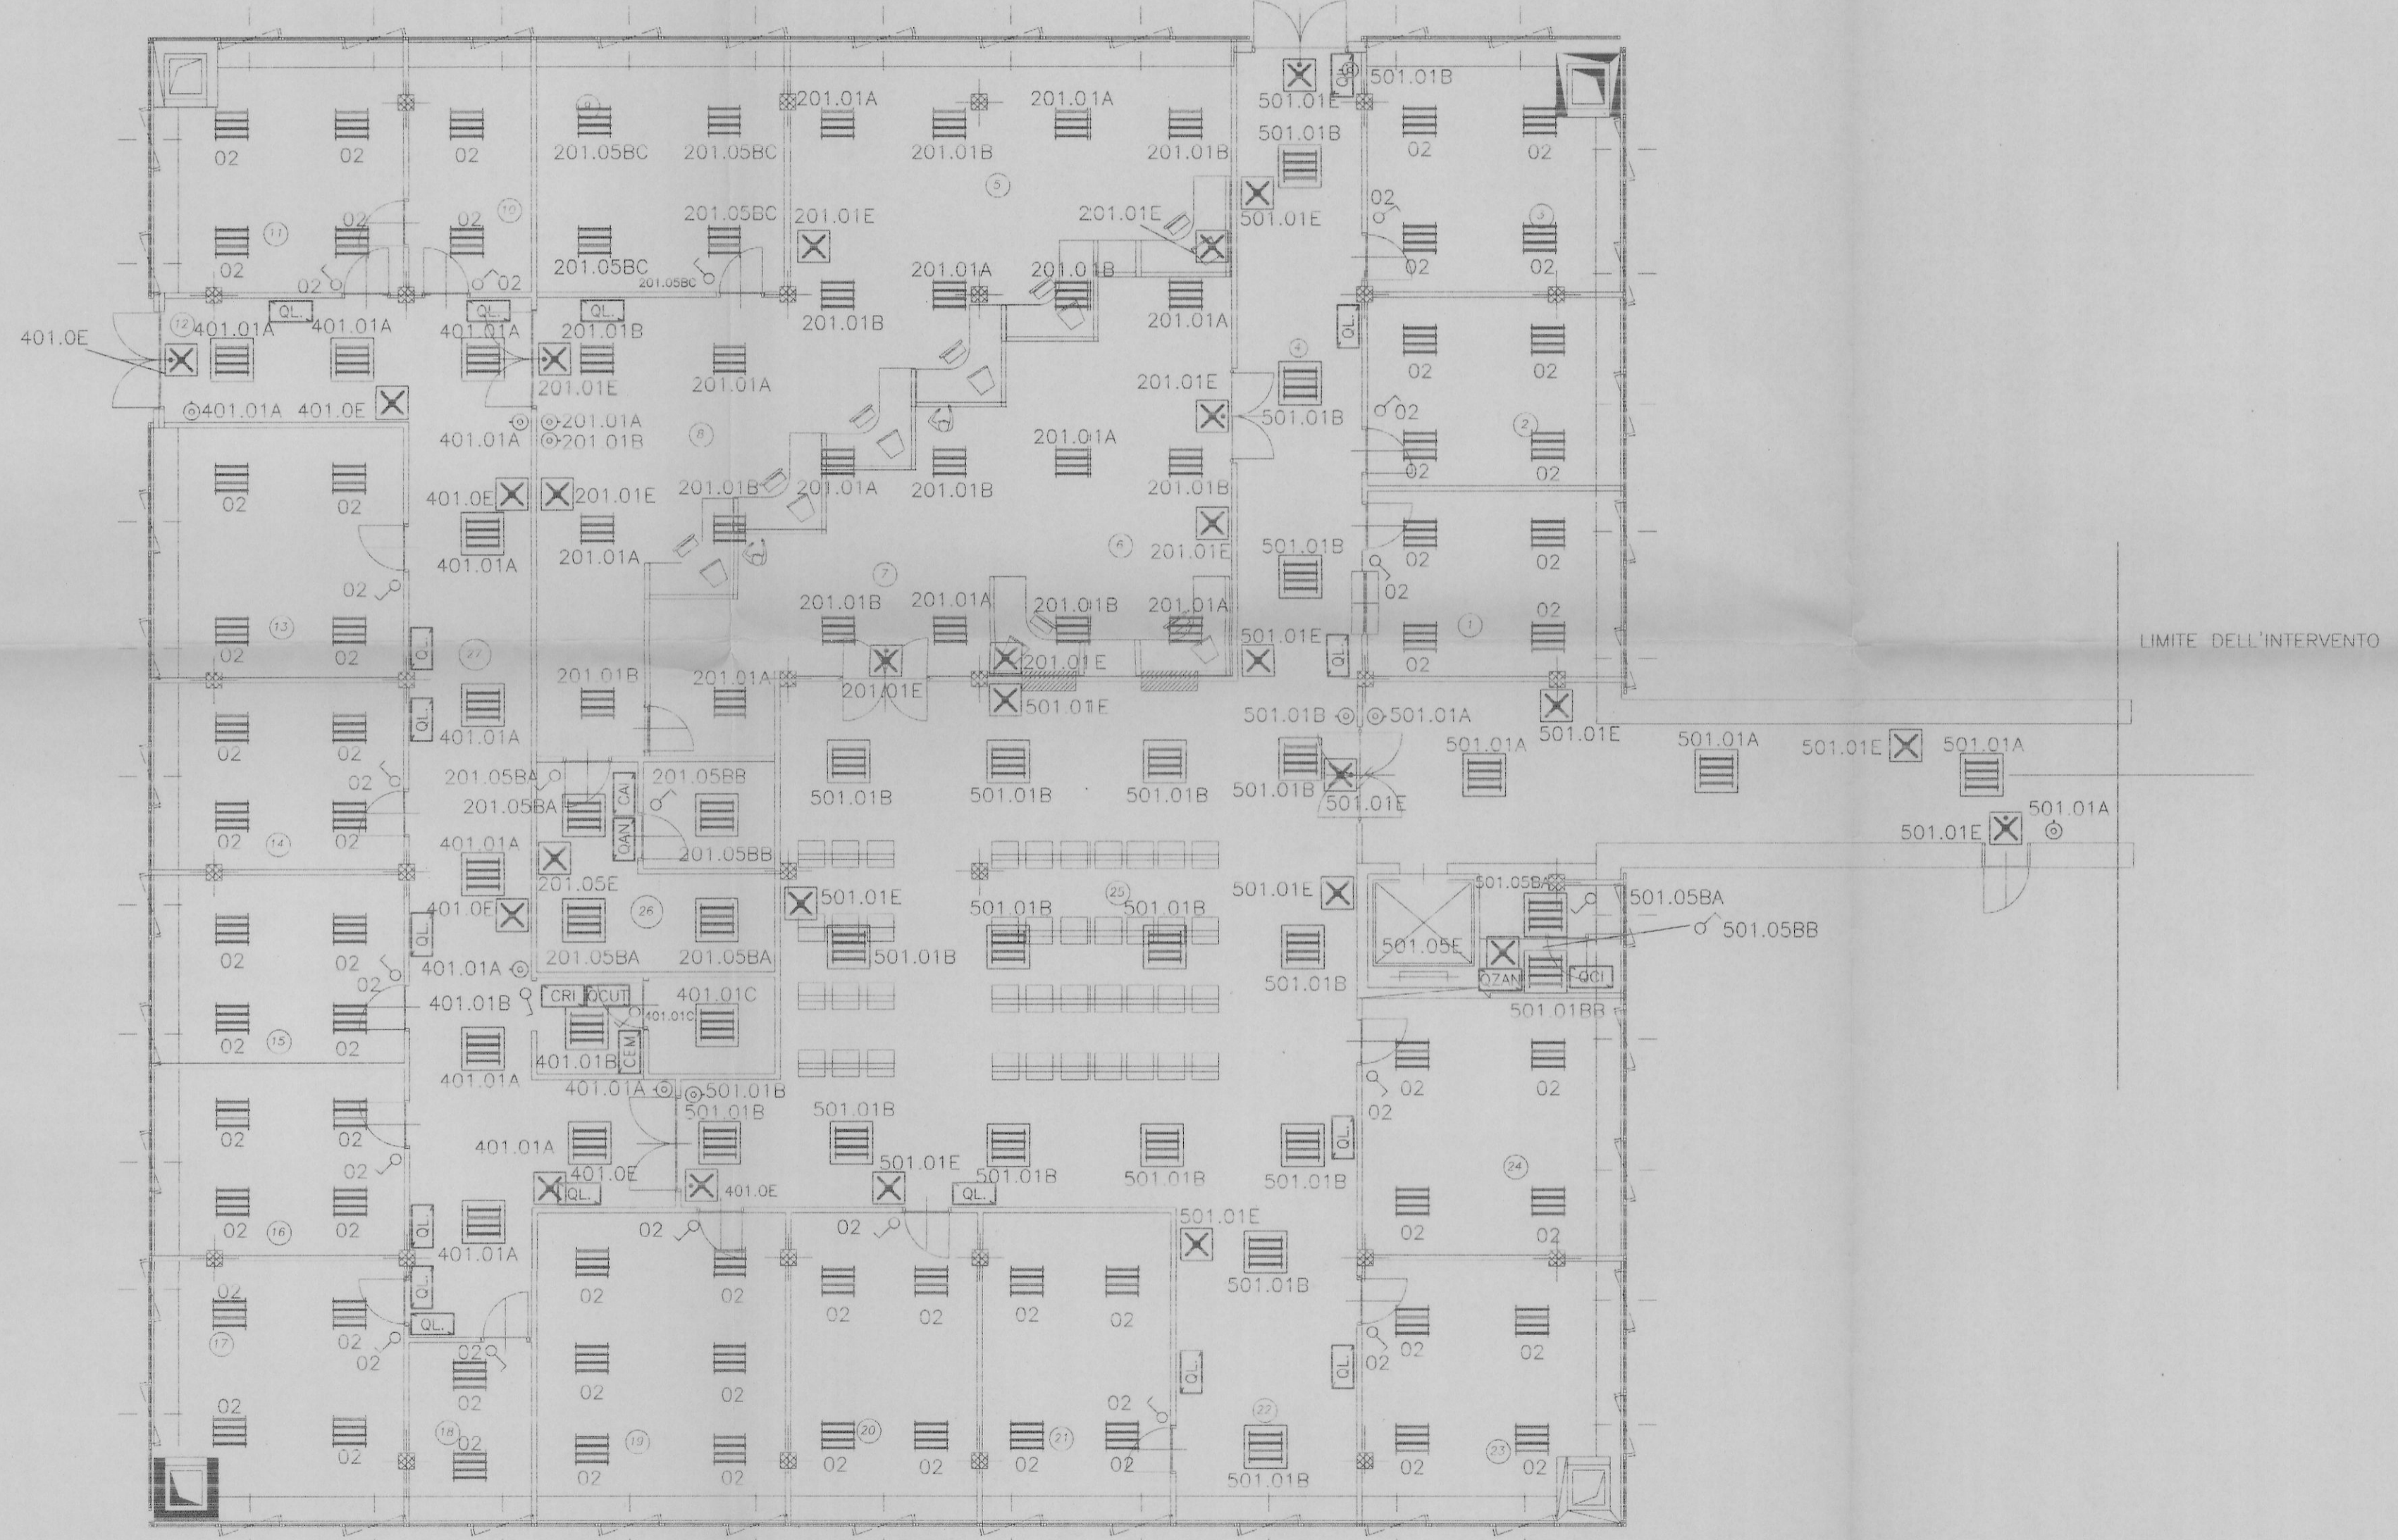

CITTA' DI TORINO

EDIFICIO DI PROPRIETA' MUNICIPALE
ADIBITO USO UFFICIO ED ANAGRAFE
TORINO - C.so Corsica, 55

OPERE DI ADEGUAMENTO NORMATIVO
FUNZIONALE E TECNICO
DEGLI IMPIANTI ELETTRICI

Titolare dell'Attività :



AZIENDA
ENERGETICA
METROPOLITANA
TORINO S.p.A.

L'impresa :

GT Gruppo Tecnoimprese S.r.l.

Via Guicciardini 3 - TORINO
tel. 011/2732200

Il progettista :

S.G.I. Servizi Generali Impianti
Corso Francia 24 - 10143 - Torino
Tel. 011/770004 - Fax 011/770047
Servizi di Progettazione Integrata

PROGETTO ESECUTIVO

OGGETTO PER IND. MASSIMA FILE SCALA PLOT
N° 3336/05/01 1:1

PIANTA PIANO RIALZATO
IMPIANTO DI ILLUMINAZIONE

05006s
SCALA
1:100

REV	MODIFICHE	DATA	DISEGNATORE
0	EMISSIONE	Gen. 2005	Fabio Serrao

E01