


PIANTA PIANO TERRENO

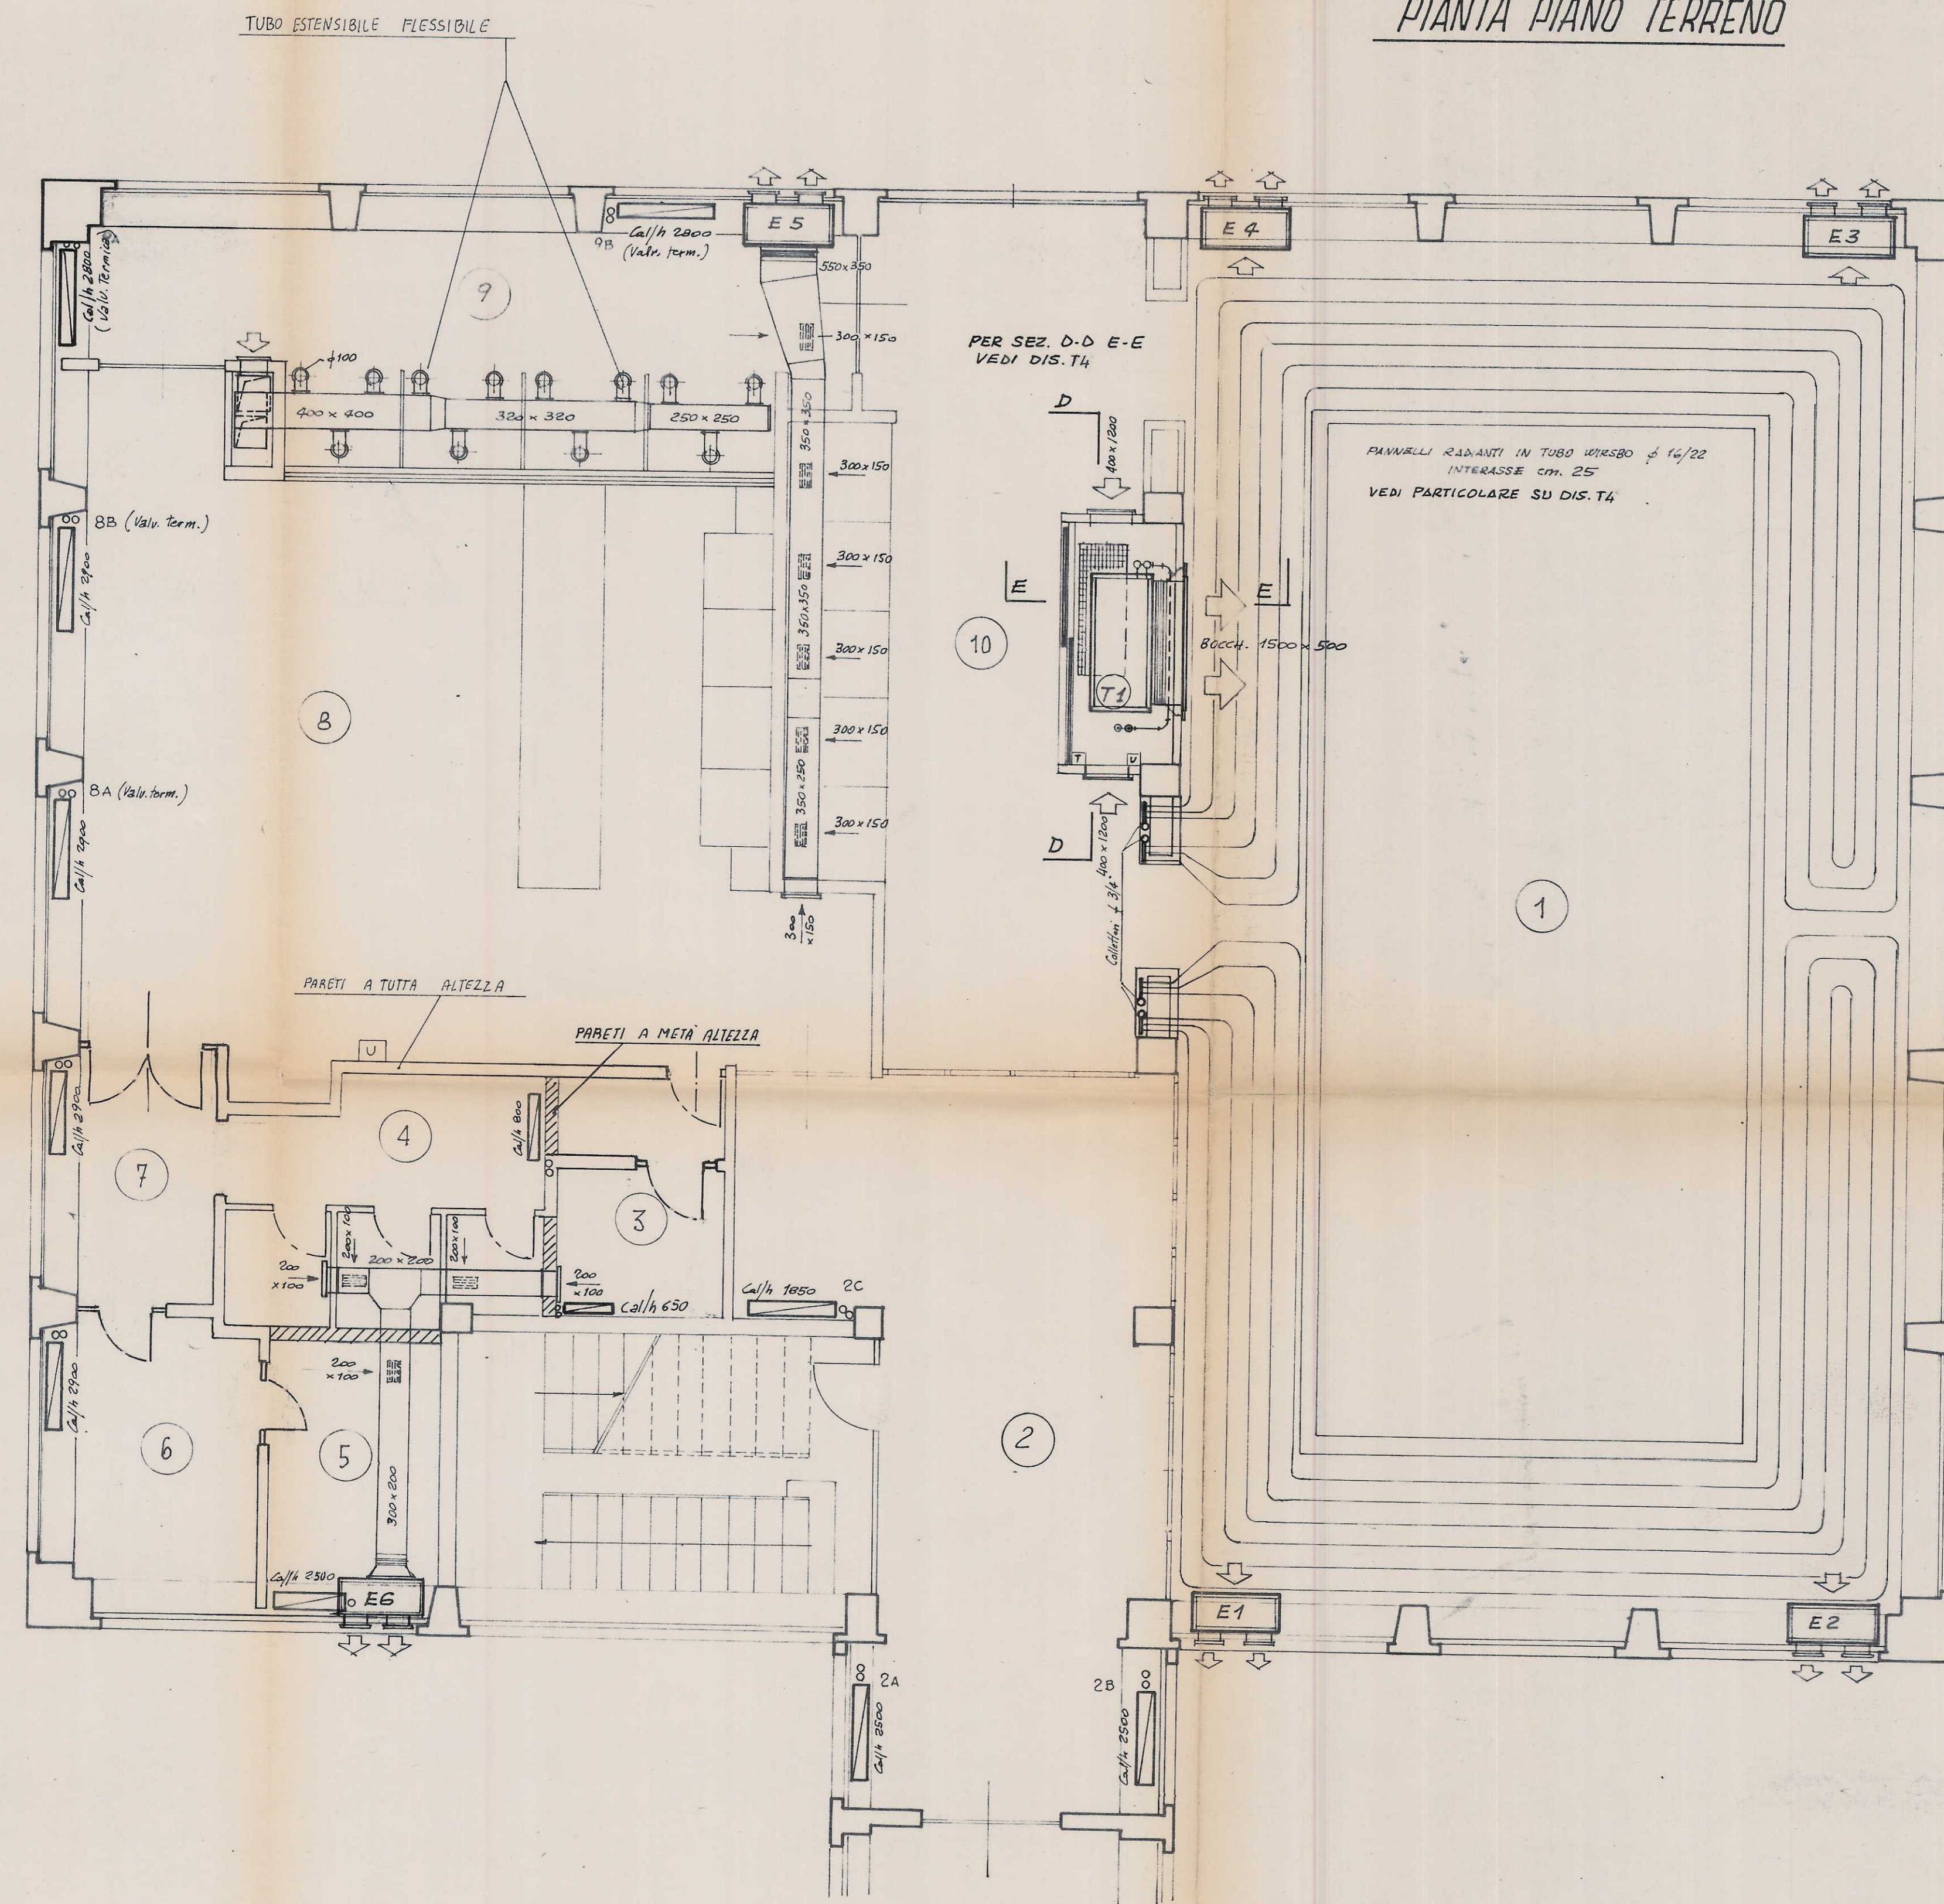

PER SCHEMA IDRAULICO VEDI DIS. T 3

INSTALLAZ. ESTRATTORI VEDI DIS. T4 PARTICOLARE 1

1) RILIEVO DELLO STATO DI FATTO	aggiorna fo 29/05/85
PISCINA SCUOLA ELEMENTARE DUCA DEGLI ABRUZZI, VIA MONTEVIDEO n° 11 TO	TAV. T2
IMPIANTO RISCALDAMENTO/TERMOVENTIL. PIANTA PIANTERRENO	SCALA: 1:50
INGG. A. VAGNINO / S. CALI VIA P. SANTAROSA n°1 TORINO	