

LEGENDA SIMBOLI



| | |
|--|---|
| | QUADRO PIANO QUINTO SOTTOTETTO |
| | PULSANTE DI SERIE CIVILE COMPONIBILE |
| | CORPO ILLUMINANTE 1x18W PER TUBI FLUORESCENTI PER ILLUMINAZIONE DI SICUREZZA DEL TIPO S.C. AUTONOMA 1h |
| | CORPO ILLUMINANTE 1x38W PER TUBI FLUORESCENTI CON CORPO E SCHERMO IN POLICARBONATO AUTOESTINGUENTE E GRADO DI PROTEZIONE IP65 |
| | SCATOLA DI DERIVAZIONE |
| | TUBAZIONE IN PVC RIGIDA POSATA A PARETE |



ZONA OGGETTO DI INTERVENTO PIANO SOTTOTETTO:
NUOVO IMPIANTO DI ILLUMINAZIONE NORMALE E DI EMERGENZA CORRIDOIO SOTTOTETTO.

ZONA OGGETTO DI INTERVENTO


PIANTA PIANO QUINTO - SOTTOTETTO SCALA 1:400

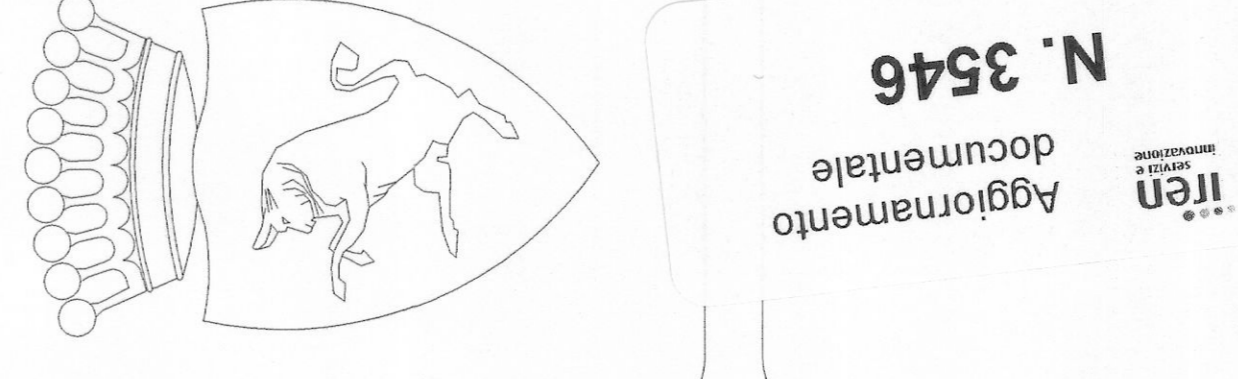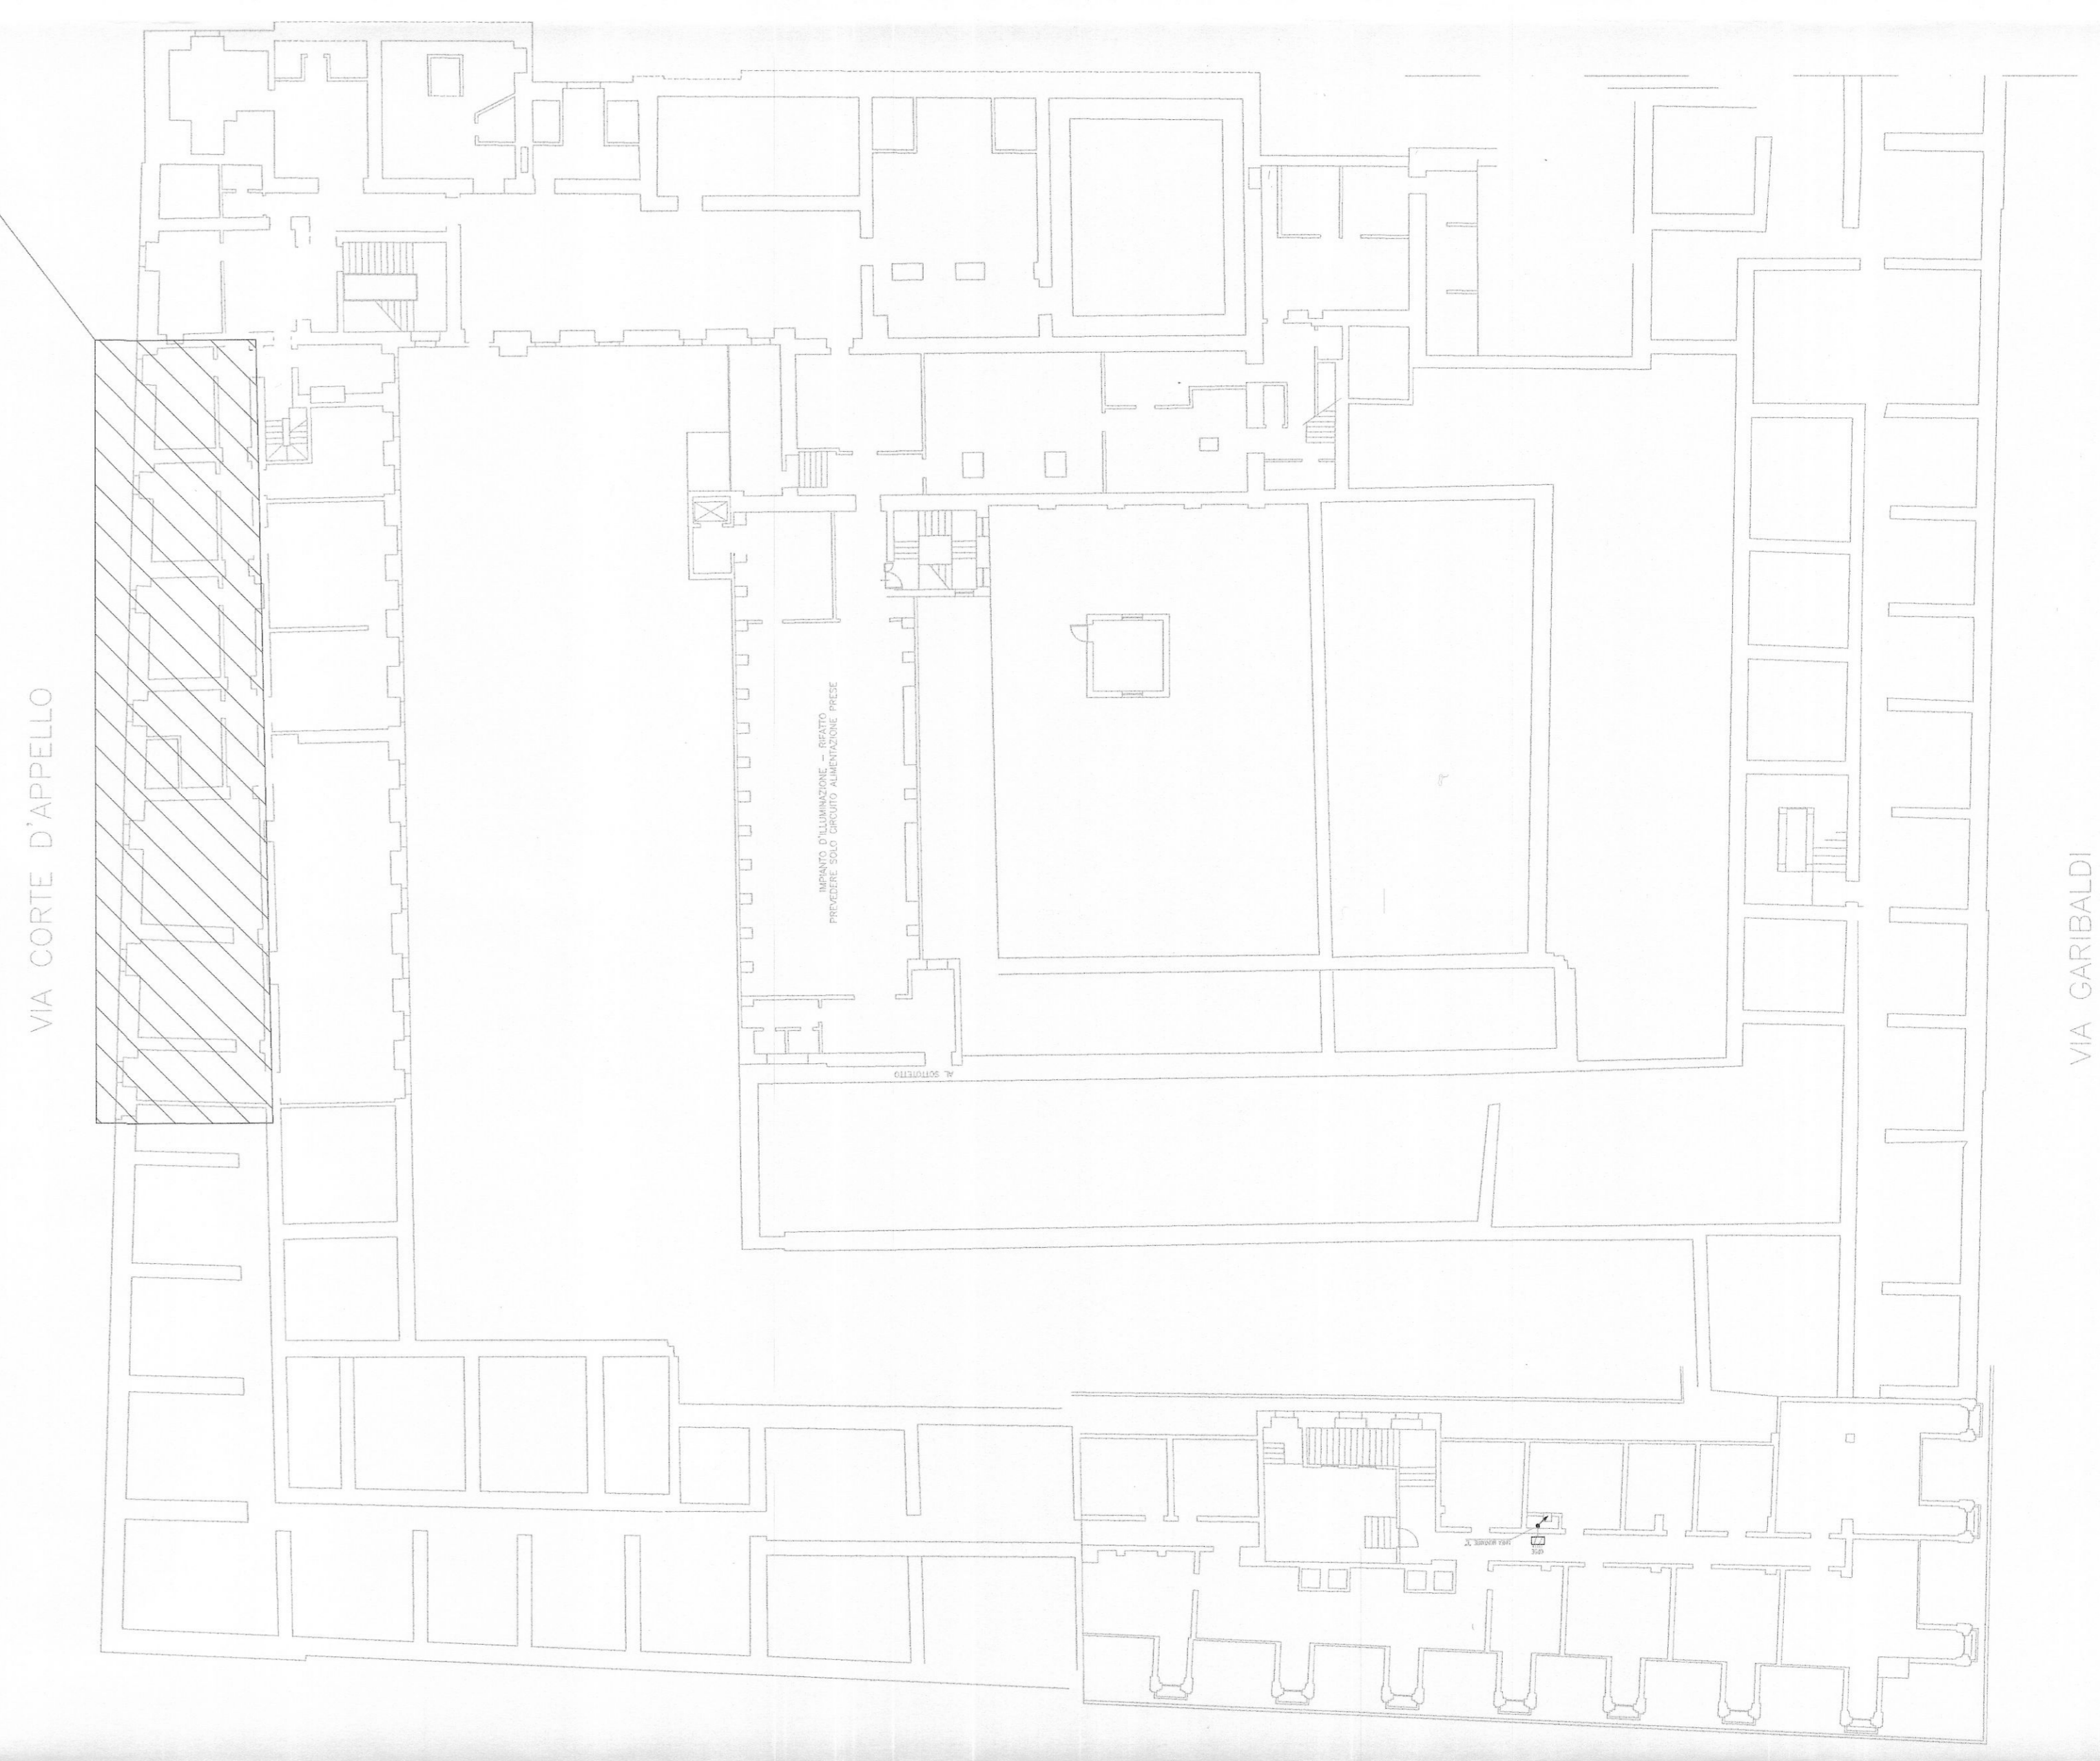

CITTA' DI TORINO
DIVISIONE SERVIZI
SETTORE EDILIZIA

PALAZZO CIVICO
Via Milano 1
Torino

Titolare dell' attività
IRIDE
SERVIZI

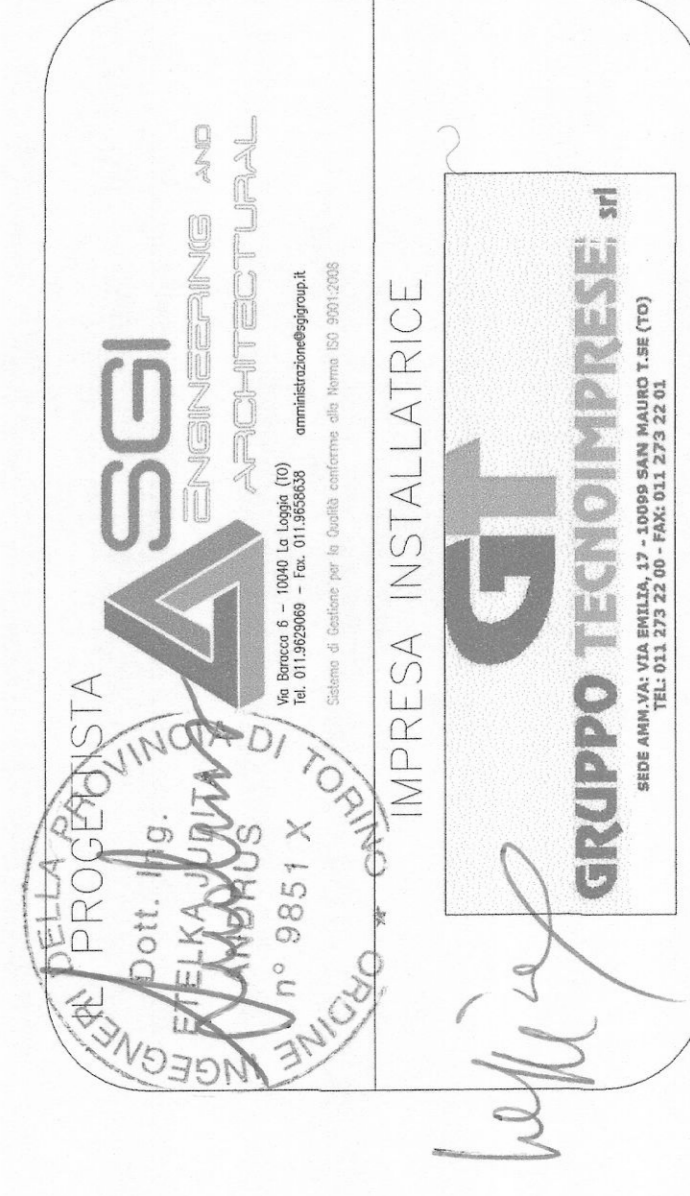

DISEGNO AS-BUILT

| | | |
|---------------|---|-----------|
| OGGETTO | Pianta piano quinto IMPIANTO ILLUMINAZIONE Corridoio sottotetto | |
| REV | MODIFICHE | DATA |
| 0 | emissione AS-BUILT | 02/2014 |
| 1 | | |
| 2 | | |
| 3 | | |
| 4 | | |
| 5 | | |
| | DISEGNATORE | CM |
| | ELABORATO | IP-EG-OIC |
| NOME-FILE | Scale Plot | |
| it-ecolic-001 | 1 = 1 | |
| REFERIMENTO | 14C04s-01 | |
| SCALE | 1:100 - 1:400 | |