

PROGETTISTA E DOTT.
ROBERTO DALL'EGIAN ARCHITETTO
Via Santa Teresa 15 - 10121 Torino
tel. 011 533 5074 - 011 537 150
E-mail: roberto@egianarchitetto.it

COMITENTE
Organizing Committee for the
XXI City of Torino 2008 - Giochi
Olimpici Invernali
Via Novara 96 - 10122 Torino

TAVOLA:
Ristrutturazione per allestimento uffici del fabbricato in Torino, Via Bologna n.74
Impianto rivelazione incendio e impianto sicurezza


PROGETTISTA E DOTT. URBANI TEMO-MECCANICI
292-62
SCALA: 1:100
DATA: 12.02.2004

PROGETTISTA E DOTT. URBANI TEMO-MECCANICI
SIMEG
S.p.A. - Via S. Pietro 10 - 10121 Torino
Tel. 011 533 5074 - 011 537 150
E-mail: simereg@simereg.it

ESECUZIONE IMPIANTI ELETTRICI
TEKIND
TEKIND S.p.A. - Tecnologie Industriali
Via S. Pietro 10 - 10121 Torino
Tel. 011 533 5074 - 011 537 150
E-mail: tekind@tekind.it

QUESTA TAVOLA E' VALIDA SOLO
PER L'IMPIANTO ELETTRICO

LEGENDA SIMBOLI	LEGENDA SIMBOLI	LEGENDA SIMBOLI	LEGENDA SIMBOLI
SIMBOLO	DESCRIZIONE	SIMBOLO	DESCRIZIONE
☐	QUADRO MONTATO (MONTATO GENERALE)	☉	FILARE PERMANENTE MONTATO
☐	QUADRO MONTATO (MONTATO GENERALE)	☐	FILARE SOTTOPONTO PERMANENTE MONTATO
☐	QUADRO MONTATO (MONTATO GENERALE)	☐	RELEVATORE IN FIATO PERMANENTE A SOFFITTO
☐	QUADRO MONTATO (MONTATO GENERALE)	☐	RELEVATORE IN FIATO PERMANENTE A SOFFITTO, AUTOCOMMUNICANTE
☐	QUADRO MONTATO (MONTATO GENERALE)	☐	RELEVATORE IN FIATO PERMANENTE SOTTO PAVIMENTO SALVATO
☐	QUADRO MONTATO (MONTATO GENERALE)	☐	RELEVATORE IN FIATO PERMANENTE DI COMPRESOFTTTO
☐	QUADRO MONTATO (MONTATO GENERALE)	☐	RELEVATORE IN FIATO PERMANENTE DI CAVITA' ARIA
☐	QUADRO MONTATO (MONTATO GENERALE)	☐	RELEVATORE INFIAMMABILE - DIFFERAZIONE TECNOLOGICA
☐	QUADRO MONTATO (MONTATO GENERALE)	☐	MONITOR DI CAVITA' ARIA
☐	QUADRO MONTATO (MONTATO GENERALE)	☐	ALIMENTAZIONE
☐	QUADRO MONTATO (MONTATO GENERALE)	☐	CENTRALINA ALLARME - SILENZIO AUTOMATICO
☐	QUADRO MONTATO (MONTATO GENERALE)	☐	CENTRALINA RIVELAZIONE INCENDIO
☐	QUADRO MONTATO (MONTATO GENERALE)	☐	PANNELLO SEGNALAZIONE INCENDIO
☐	QUADRO MONTATO (MONTATO GENERALE)	☐	MONITOR CONTROLLO ACCESSI
☐	QUADRO MONTATO (MONTATO GENERALE)	☐	TRASMISSIONE
☐	QUADRO MONTATO (MONTATO GENERALE)	☐	TRASMISSIONE SENSORE AUTOMATICO
☐	QUADRO MONTATO (MONTATO GENERALE)	☐	RELETTORIO SENSORE AUTOMATICO

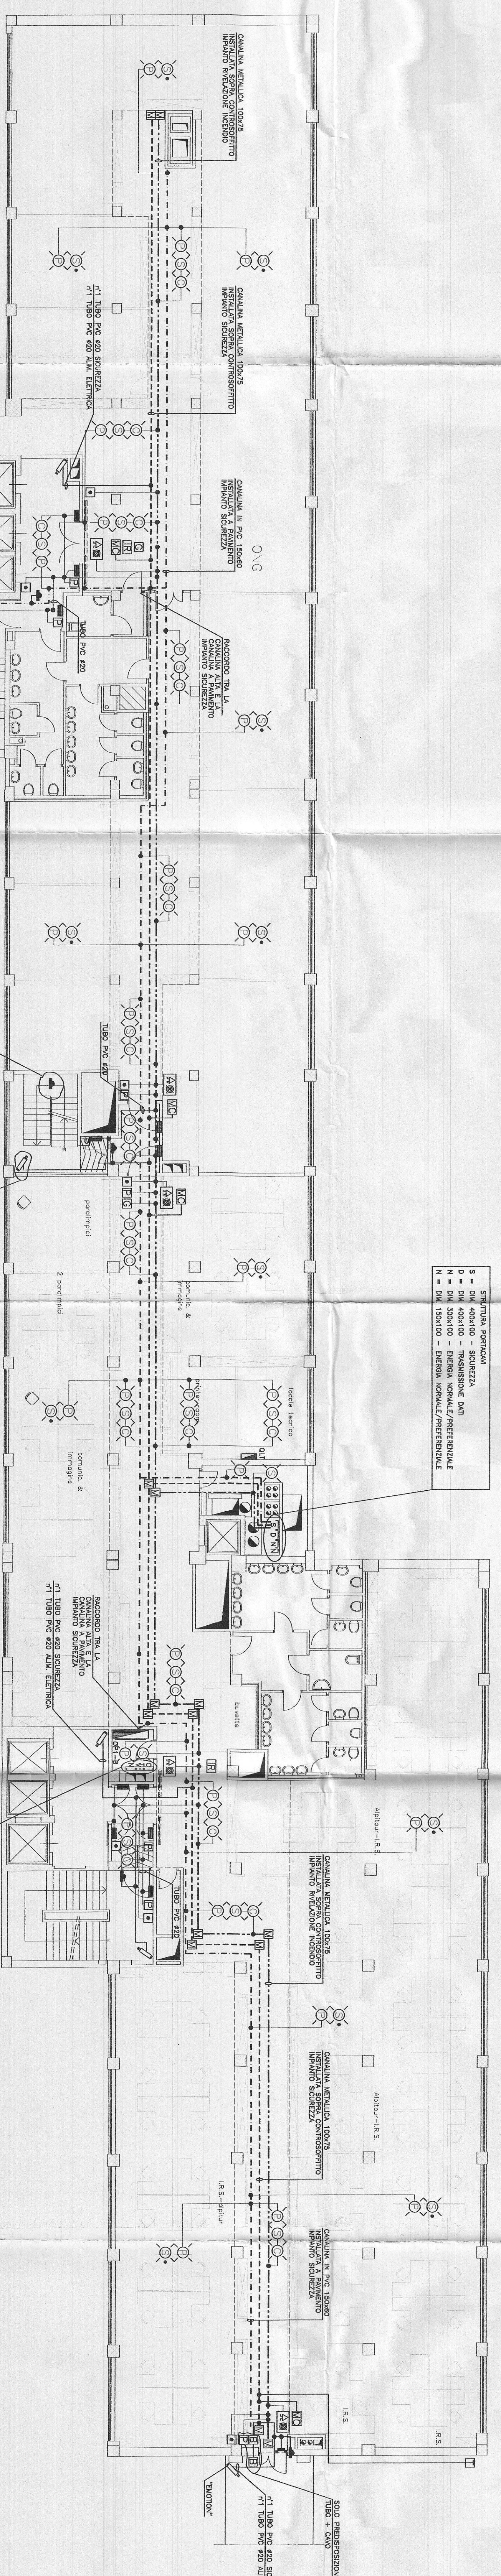

RELEVATORI PERMANENTI
S = DIM. 40x100 - SICUREZZA
D = DIM. 40x100 - TRASMISSIONE DATI
N = DIM. 20x100 - DIFFERAZIONE SONORE/PERMANENTE
M = DIM. 150x100 - DIFFERAZIONE SONORE/PERMANENTE

STRUTTURE PERMANENTI
G = DIM. 40x100 - SENSORE
I = DIM. 20x100 CON SOTTO SERRANDE - SENSORE
N = DIM. 40x100 - SENSORE SONORE/PERMANENTE

STRUTTURE PERMANENTI
N = DIM. 40x100 - SENSORE
C = DIM. 40x100 - SENSORE
S = DIM. 20x100 - SENSORE
M = DIM. 150x100 - SENSORE

via Padova

via bologna