


LEGENDA

- RETE GAS STAFFATA A SOFFITTO
- - - RETE GAS A QUOTA $H_{Terra} = 15cm$
- ⊗ VALVOLA DI INTERCETTAZIONE GAS

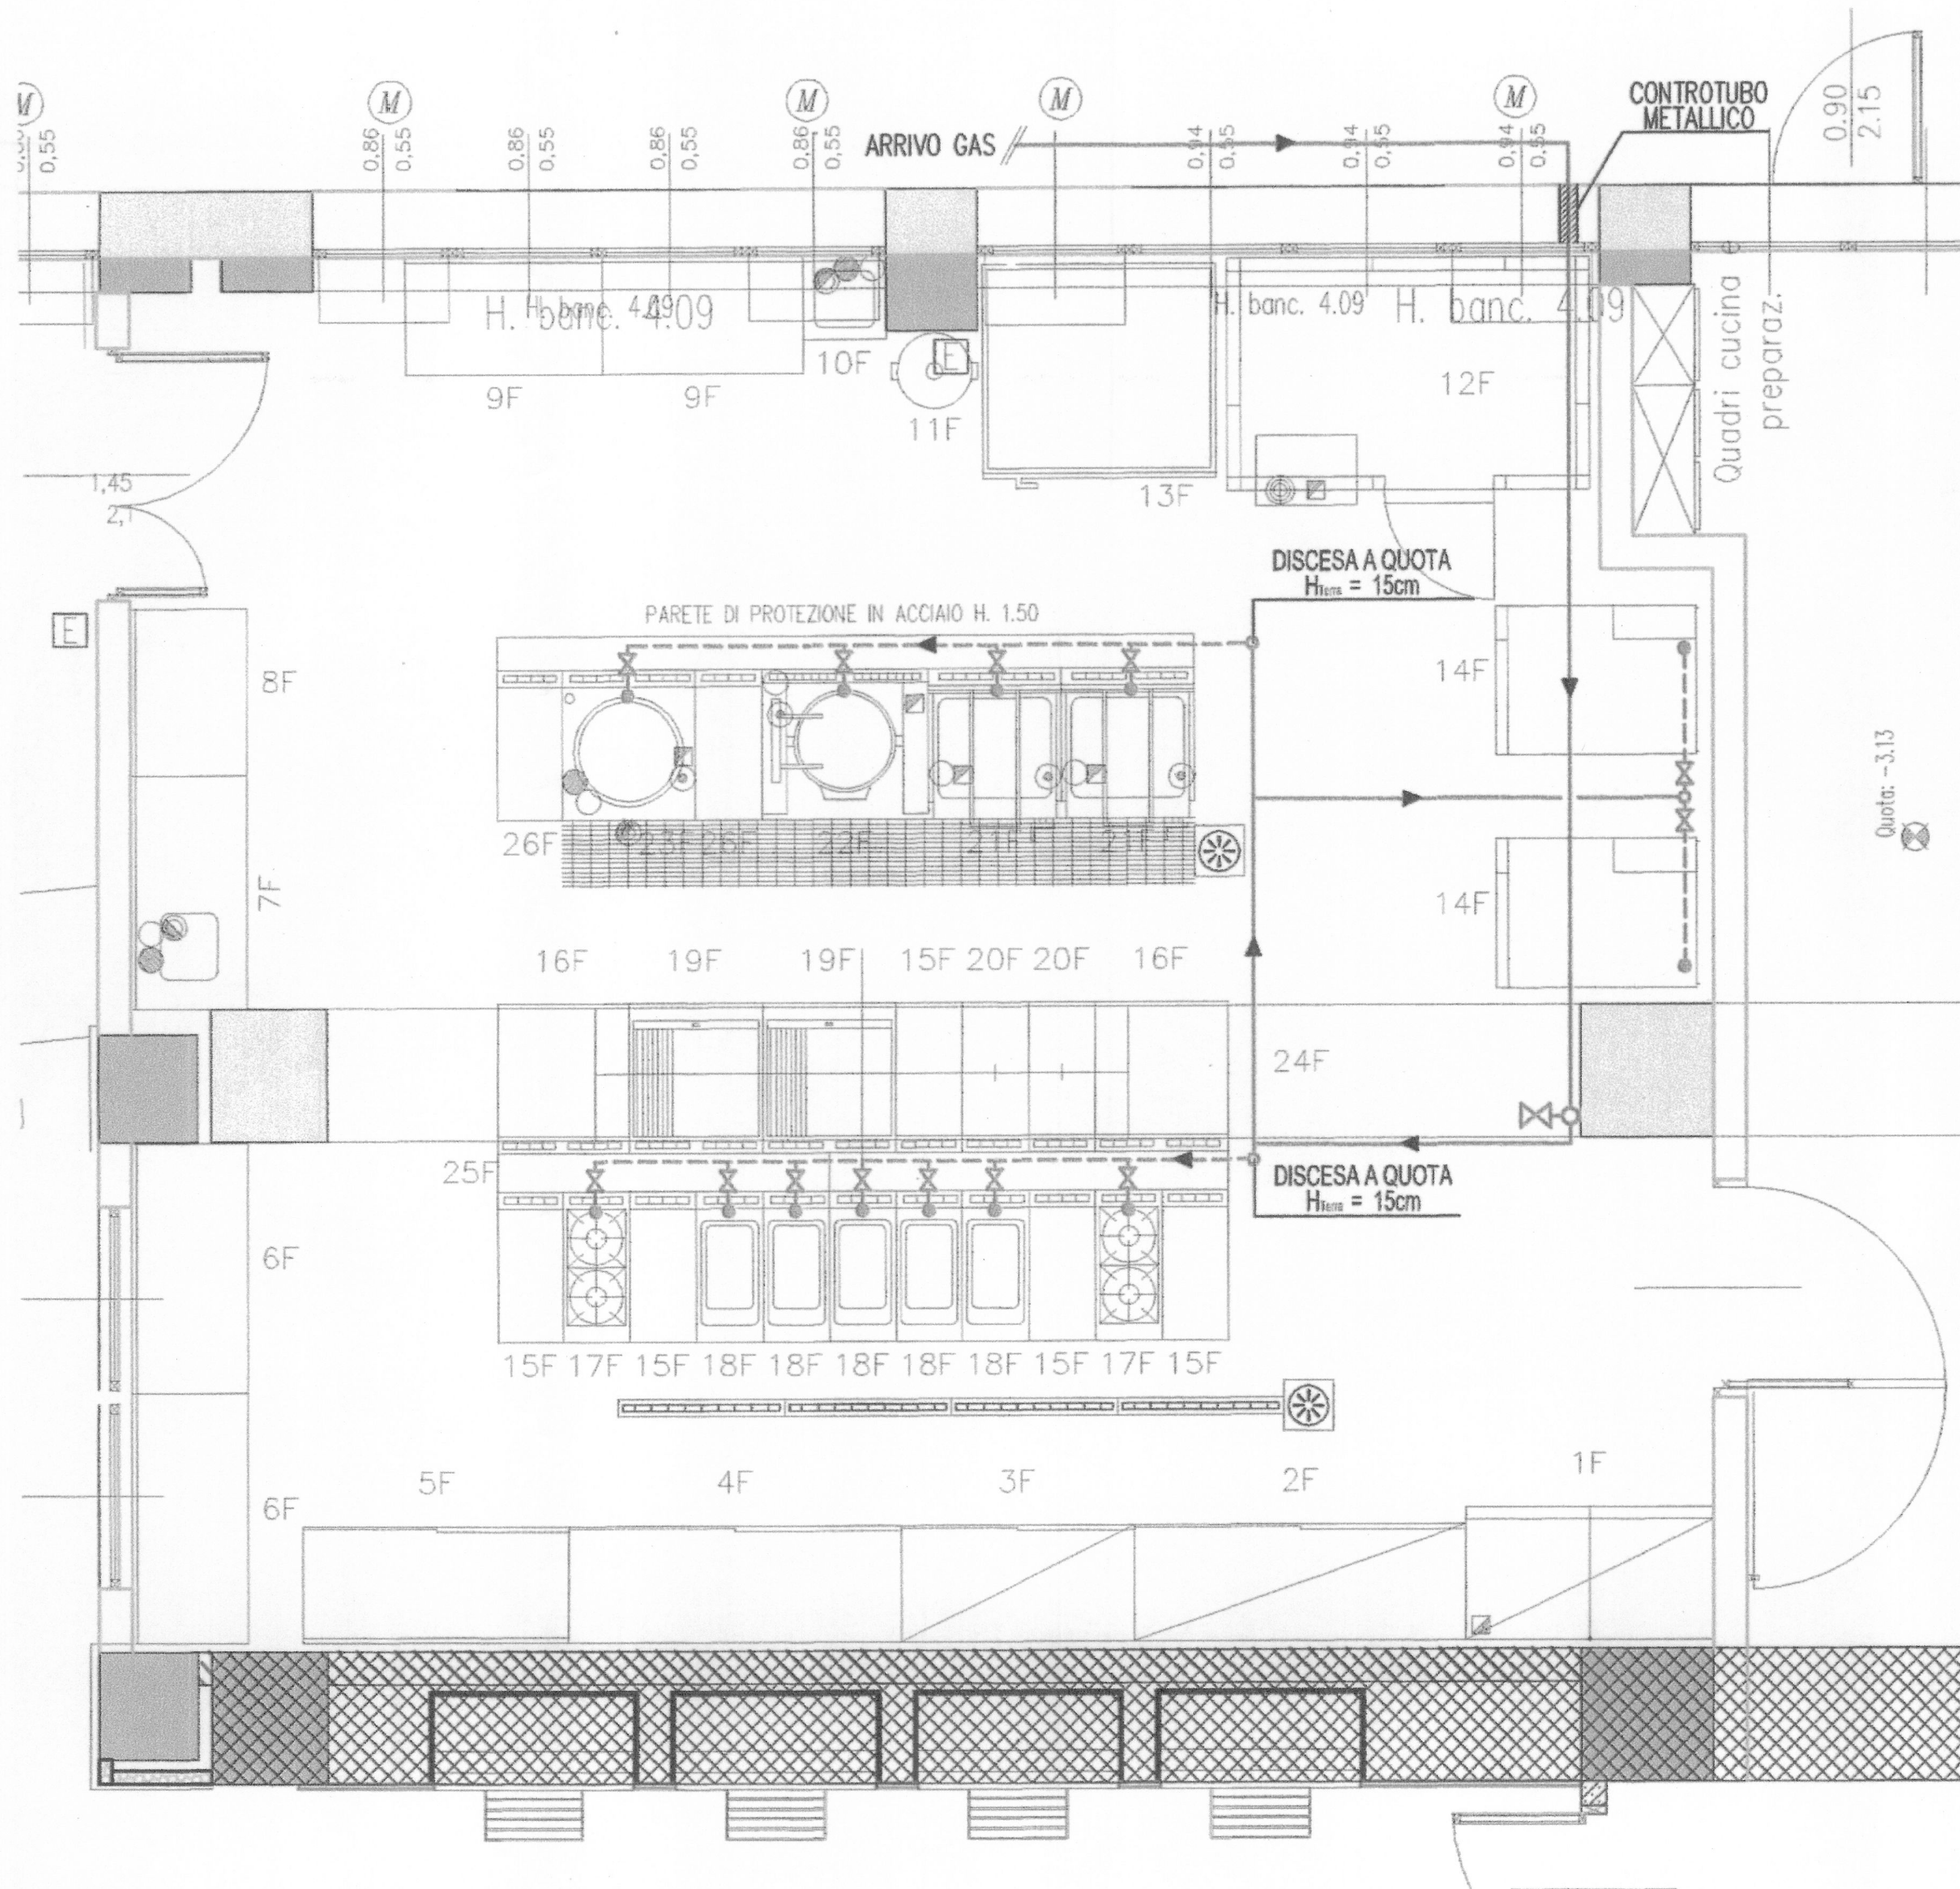

PIANTA PIANO MENSA - LOCALE CUCINA - RETE GAS


PROGETTISTA E DD.LL.

ROBERTO DAL DEGAN

ARCHITETTO

VIA MAGENTA, 36 - 10128 Torino - Tel. 011-538.500

COMMITTENTE:

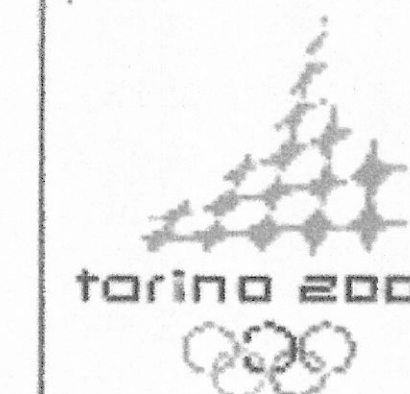

Organizing Committee for the
XX Olympic Games
Torino 2006
via Nizza 262/58 - 10126 Torino

TIPO di LAVORO:

Manutenzione straordinaria del fabbricato sito in Torino, C.so Novara n.96

TAVOLA:

IMPIANTO RETE GAS
Realizzazione ristorante aziendale - Piano Terra

TAV.

AS-BUILT 11

IMP. RETE GAS

SCALA: 1:50

DATA: 26.11.2003

AGGIORNAMENTI:

PROGETTISTA E DD.LL. IMPIANTI TERMO-MECCANICI

simtec *Progettazione, Consulenze, Direzione Lavori*
Impianti tecnologici civili ed industriali
engineering
C.so ROSSELLI n°66 - 10129 TORINO E-Mail: info@simtec.it
Tel. 011 / 58.05.977 - 58.05.981
Fax 011/56.90.730 - P.IVA 07608576011

PROGETTISTA E DD.LL. IMPIANTI ELETTRICI

STP STUDIO TECNICO
PROFESSIONALE DI C. CAPIZZI
VIA MAPPANO, 31 - 10070 MAPPANO (TO)
TEL. 2629051 - P. IVA 06285500010
C. C. I. A. A. N. 7 9 5 6 1 3
email: ccapizzi@everyday.com

PROGETTISTA E DD.LL. PER LA RISTORAZIONE

SILVIO ABACUS
DANTE BALETTI ARCHITETTO
40016 SAN GIORGIO DI PIANO (BO) VIA IV
NOVEMBRE, 2 TEL. 051-663.0154 FAX 89.72.88
EMAIL: D.BALETTI@STUDIOABACUS.COM C. F. BLT
DNT 55C23 H896T - P. IVA 00016411209

IMPRESA ESECUTRICE

LICTIS Lavorazione Impianti
Condizionamento
Termici Idrici Sanitari
Corso SOMMEILLER, 17 10128 -
TORINO TEL. 011/56.83.656 - FAX
011/56.83.542