

PROGETTISTA E DOTT. ROBERTO DALL'EGGIA ARCHITETTO
 Via Santa Teresa 15 - 10121 Torino
 Tel. 011 3535016 - 011 3537138
 Fax 011 3535016 - 011 3537138
 e-mail: roberto.dall'eggia@tin.it

COMITENTE
 Openlight Committee for the
 XX City Torino 2008 Games
 Via Cavour 10 - 10121 Torino
 Tel. 011 3535016 - 011 3537138
 e-mail: roberto.dall'eggia@tin.it

TAVOLA:
 Ristrutturazione per allestimento uffici del fabbricato in Torino, Via Bologna n.74

PIANTA piano settimo
 Impianto di terra

PROGETTISTA E DOTT. URBANI TORINO-REGGIO
 292-69
 SCALE 1:100
 DATA: 07.06.2004

ASS. BILIT.
 L.10.12.07.08.03.04
 L.10.12.07.08.03.04


PROGETTISTA E DOTT. URBANI TORINO-REGGIO
 S.M.P. S.p.A. - S.p.A. di diritto privato
 Via Cavour 10 - 10121 Torino
 Tel. 011 3535016 - 011 3537138
 e-mail: roberto.dall'eggia@tin.it

ESECUZIONE URBANI ELETTRICI
 TEKIND
 Tecnologie Industriali
 Via Cavour 10 - 10121 Torino
 Tel. 011 3535016 - 011 3537138
 e-mail: roberto.dall'eggia@tin.it

QUESTA TAVOLA E' VALIDA SOLO
 PER L'IMPIANTO ELETTRICO

LEGGENDA SIMBOLI

SIMBOLO	DESCRIZIONE
☐	QUADRO ESTERNO (INDICAZIONE GENERALE)
○	CAVO INT-4 - GIULO/TERRA
---	BARRIERA IN SALTE SENA PAVATA LVA

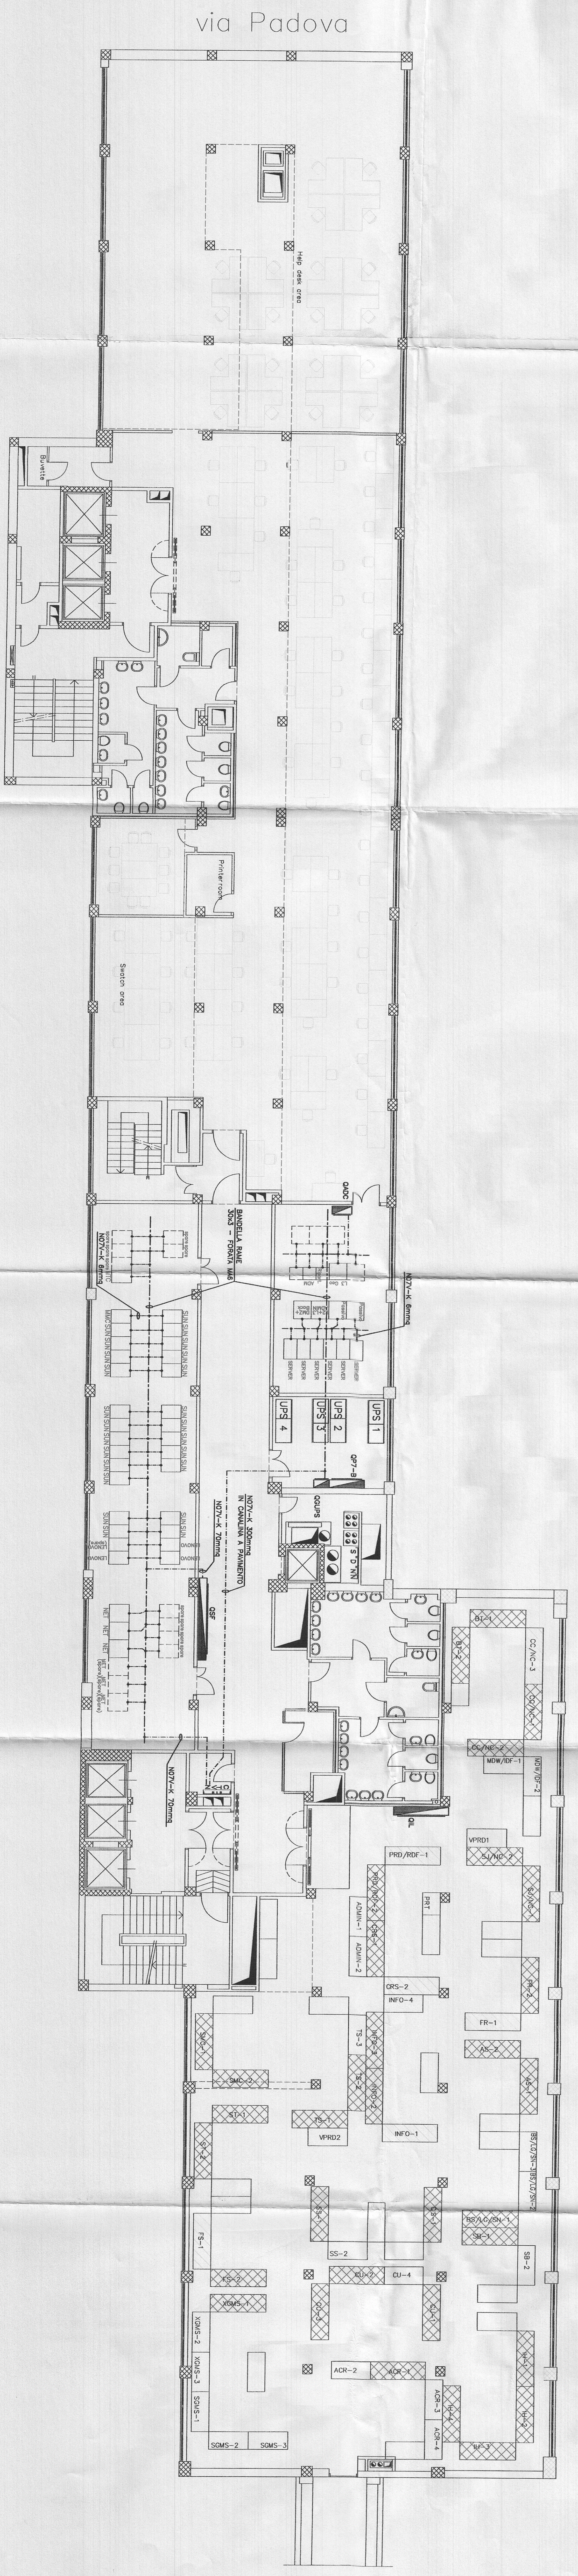

corte