

PROVINCIA DI TORINO

# Comune di Torino

PROGETTO

Ristrutturazione per allestimento ad uso uffici del fabbricato sito in via Bologna n°74

PROPRIETA'/COMMITTENTE

PROGETTISTA



Organizing Committee for the XX Olympic Winter Games  
Torino 2006  
C.so Novara 96 - 10152 Torino

ROBERTO DAL DEGAN ARCHITETTO

Via Santa Teresa 15 - 10121 Torino  
tel. 011.538.500/fax 011.537.150

TAVOLA

DATA

30/10/2005

E-mail: studio@archidaldegan.it  
DISEGNO

## Sf.05

SCALA

1:200

STATO FINALE

COME COSTRUITO

PRATICA

AGG.

200 - 3

PIANTA PIANO SECONDO

**SIEMENS**  
Building Technologies  
Via Alberto Pirelli 10  
MILANO

AGGIORNAMENTI:  
AS BUILT  
30.10.2005


MISTRAL IMPIANTI S.A.S.  
Via Mantoetto n°6  
CHERASCO (CUNEO)

AGGIORNAMENTI:  
AS BUILT  
30.10.2005

### LEGENDA

	rivelatore ottico via radio		barriera 50/100 mt IS392 - IS412
	rivelatore ottico ambiente		contatto magnetico
	rivelatore ottico a pavimento		Sirena
	rivelatore ottico controsoffitto		videoregistratore digitale sistore
	gateway	1...4	connessione sistore telecamera
	Alimentatore con centralino		telecamera fissa
	modulo di comando/ingresso		Dome
	pannello ottico acustico	<b>B</b>	Lettoce T101 - K101
	pulsante manuale allarme incendio	<b>BIO</b>	Lettoce Biometrico
	magnete ritenuta porte		Controllore varchi
	sirena	<b>E</b>	Elettromagnete 500KG
	Centrale di allarme intrusione CC611	<b>ES</b>	Elettroserratura
	Terminale di comando CT6M		
	circuito indirizzamento n. ___		
	rivelatore volumetrico IR + US		
	rivelatore tenda		

LA PRESENTE TAVOLA E' DA CONSIDERARSI VALIDA ESCLUSIVAMENTE PER L'IMPIANTO DI ANTINCENDIO

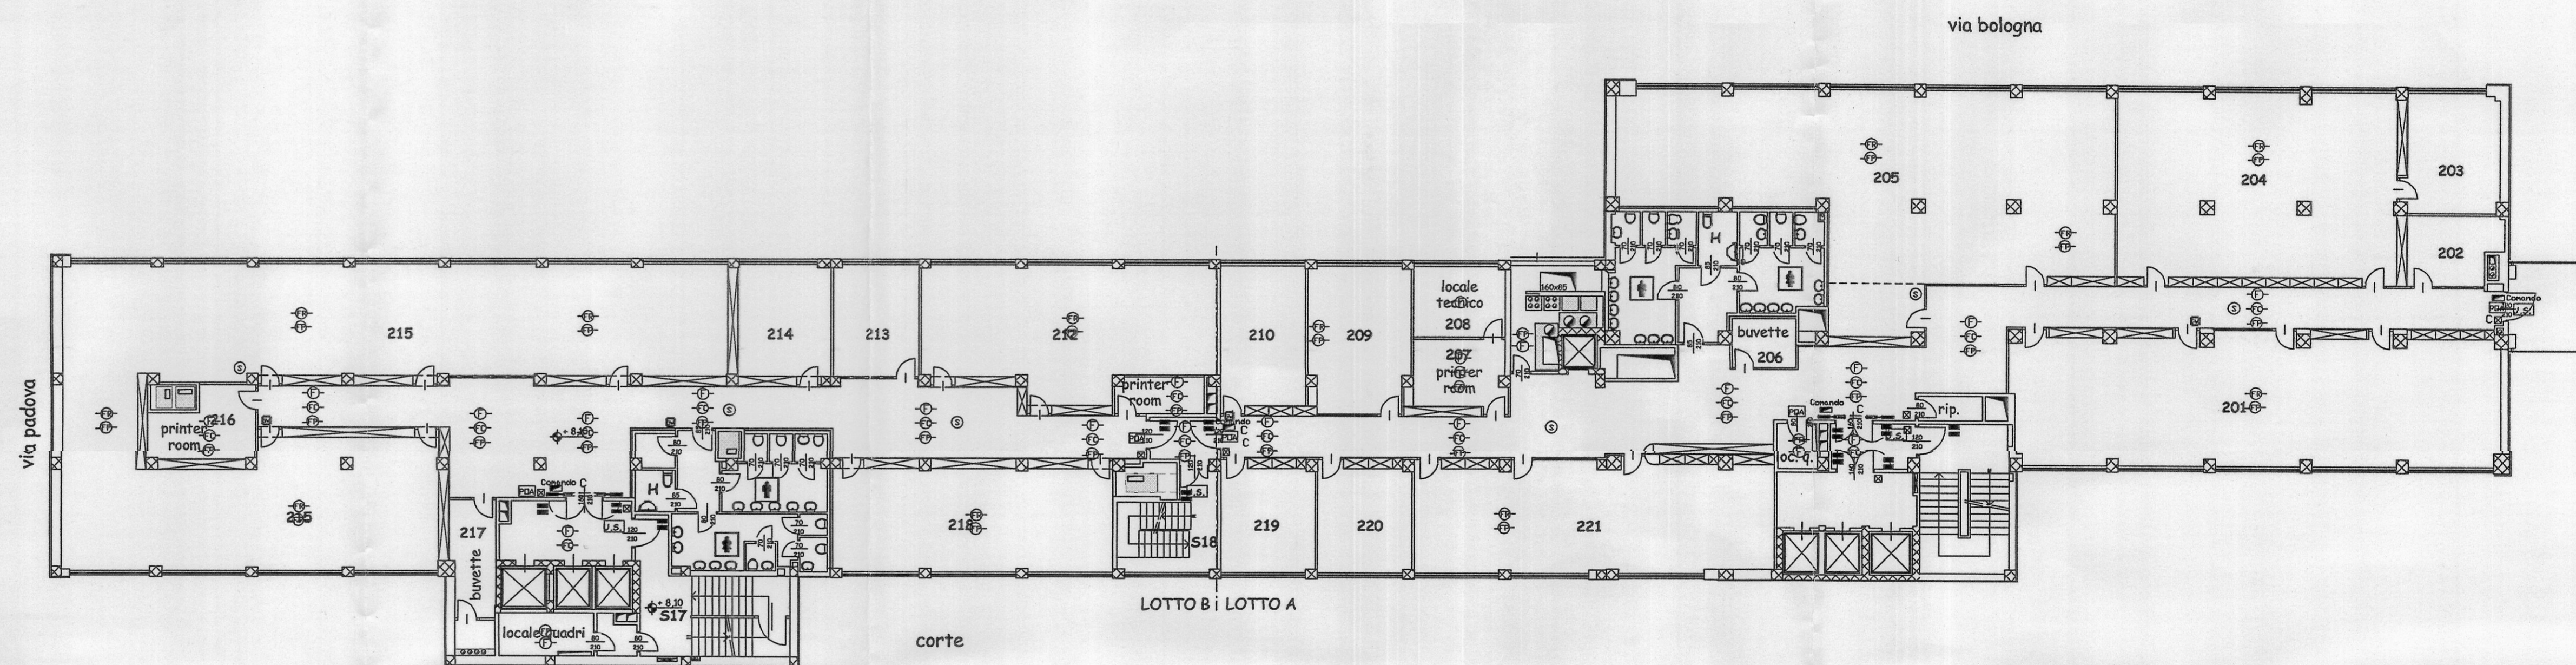

piano secondo