


LEGENDA SIMBOLI	
	CORPO ILLUMINANTE 1x36W PER TUBI FLUORESCENTI CON CORPO E SCHERMO IN POLICARBONATO AUTOESTINGUENTE E GRADO DI PROTEZIONE IP65
	CORPO ILLUMINANTE 1x18W PER TUBI FLUORESCENTI CON CORPO E SCHERMO IN POLICARBONATO AUTOESTINGUENTE E GRADO DI PROTEZIONE IP65
	CORPO ILLUMINANTE 1x18W PER TUBI FLUORESCENTI PER ILLUMINAZIONE DI SICUREZZA DEL TIPO S.E. AUTONOMIA 1h
	INTERRUTTORE DI SERIE CIVILE COMPONIBILE
	INTERRUTTORE BIPOLARE DI SERIE CIVILE COMPONIBILE
	INTERRUTTORE A TIRANTE ALLARME BAGNO DISABILI
	PULSANTE DI TACITAZIONE ALLARME BAGNO DISABILI

	BOILER ELETTRICO		TARGA OTTICO ACUSTICA ALLARME BAGNO DISABILI
	ESTRATTORE ELETTRICO ARIA BAGNI		SENSORE VOLUMETRICO PER COMANDO ESTRAZIONE ARIA BAGNI

PIANTA PIANO TERZO - SCALA 1:400

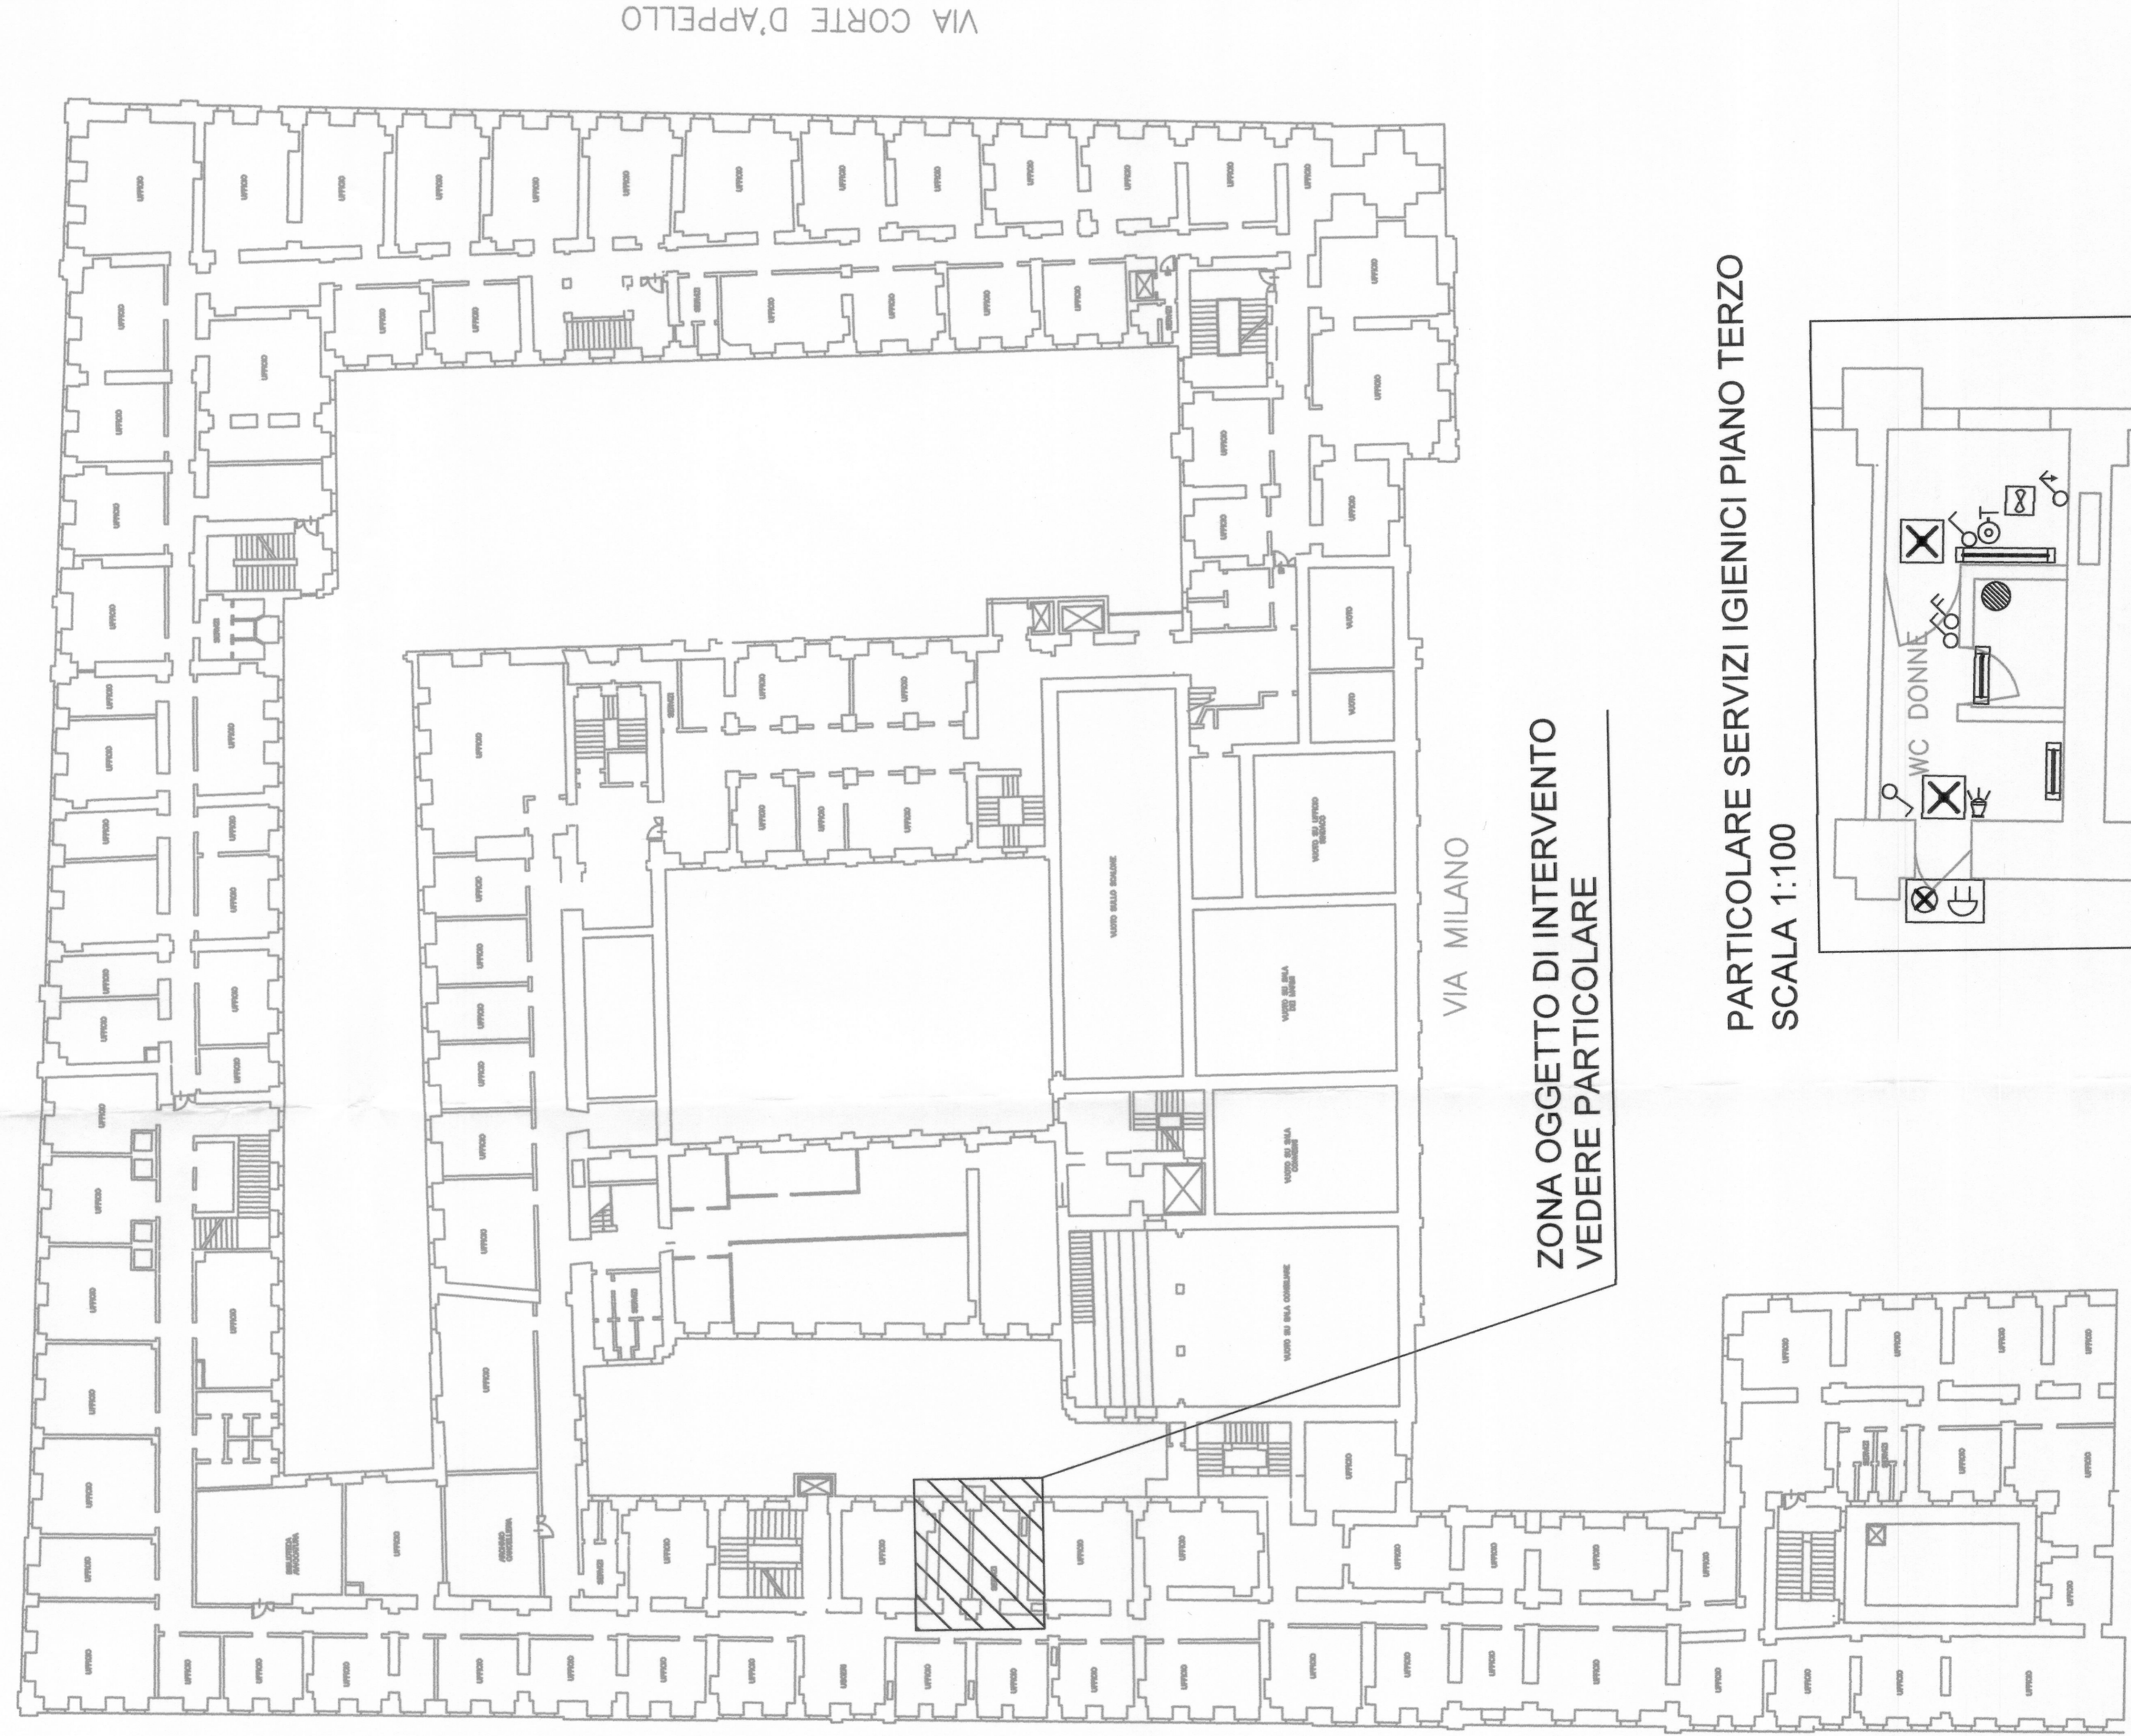

CITTA' DI TORINO
 DIVISIONE SERVIZI
 SETTORE EDILIZIA

Palazzo CIVICO
 Via Milano 1
 Torino

ifren
 servizi di ingegneria
 Aggiornamento documentale
 N. 3559

IRIDE
 SERVIZI

Titolare dell'attivit 

SGI
 ENGINEERING AND ARCHITECTURAL
 s.p.a.
 Via S. Pietro 10 - 10121 TORINO
 Tel. 011/272222 - Fax 011/272222

PROGETTISTA
 Dott. Ing. ELKA JUDITA
 P. 8851 X
 TORINO

IMPRESA INSTALLATRICE
GT
 GRUPPO TECHNOIMPRESE s.r.l.
 SEDE SOCIALE: VIA S. GIUSEPPE 10 - 10121 TORINO
 TEL. 011/272222 - FAX 011/272222

DISEGNO AS-BUILT

OGGETTO
 Pianta piano terzo
 IMPIANTO ELETTRICO
 Servizi igienici

REV	MODIFICHE	DATA	DISEGNATORE
0	emissione AS-BUILT	06/2014	CM
1			
2			
3			
4			
5			

NOME-FILE Scala Plot
 IE-EG06-R01 1 = 1

RIFERIMENTO
 14004s-01

SCALE
 1:100 - 1:400

ELABORATO
IE-EG-06

PARTICOLARE SERVIZI IGIENICI PIANO TERZO
 SCALA 1:100

