

LEGENDA SIMBOLI

Simbolo	DESCRIZIONE
	QUALITÀ ELETTRICA (SIMBOLI INTERNAZIONALI)
	CANALINA METALLICA IN CAVA
	CANALINA IN PLASTICA PER INCASSO A PAVIMENTO. ESCLUSIVO PER DISPOSITIVI A LUCE.
	SCALDA IN DERIVAZIONE
	CANALIZZAZIONE VERSO L'ALTO/VERSO IL BASSO
	POSIZIONE PASSADUO CAVI
	PISTA BRANCO SP-1/10/14 DA INCASSO 1/0 DA SERVIZIO
	PISTA CES INTERMEDIO/CA CON INIBITORE SP-1/14
	PISTA CES INTERMEDIO/CA CON INIBITORE SP-1/14 - SI/RY
	PISTA TELECOMUNICAZIONE CAVI
	POSIZIONE TELECOMUNICAZIONE TIPO DA USARE. NON PERMESSA CON: SP-1/14, SP-1/10/14. POSIZIONAZIONE PER LINEE CAVI
	SCELTA ELETTRICO
	FAN-COLL. INSTALLATI A SERVIZIO
	FAN-COLL. INSTALLATI A SERVIZIO
	FAN-COLL. INSTALLATI A SERVIZIO
	POSIZIONE PASSADUO CAVI
	VERIFICAZIONE
	PUNTO DI ALIMENTAZIONE GENERICO
	CONDUCA A PASSARE AL-T-COLL.

PROGETTA E REDATTA
ROBERTO DAL DIGNA ARCHITETTO
 Via Sesto Torinese 15 - 10121 Torino
 Tel. 011/24481010
 Email: robertodaldigna@libero.it

COMITENTE
Organizing Committee for the XX Olympic Winter Games
 via Sesto Torinese 15 - 10121 Torino
 C.so Novaresa 15 - 10121 Torino
 Tel. 011/24481010
 Email: info@torino2006.com



TIPO DI LAVORO
Ristrutturazione per allestimento uffici del fabbricato in Torino, Via Bologna n.74
 Impianto F.M.

SCALA: 1:100
 DATA: 12.02.2004
 LAVORI: 12.02.2004
 LAVORI: 12.02.2004

PROGETTA E REDATTA
simtec
 Ing. Roberto Dal Digna
 Via Sesto Torinese 15 - 10121 Torino
 Tel. 011/24481010
 Email: robertodaldigna@libero.it

ESECUZIONE IMPIANTI ELETTRICI
TEKIND
 Tekind s.r.l. - Tecnologie Industriali
 Via Sesto Torinese 15 - 10121 Torino
 Tel. 011/24481010
 Email: info@tekind.it

QUESTA PAVOLA E' VALIDA SOLO PER L'IMPIANTO ELETTRICO

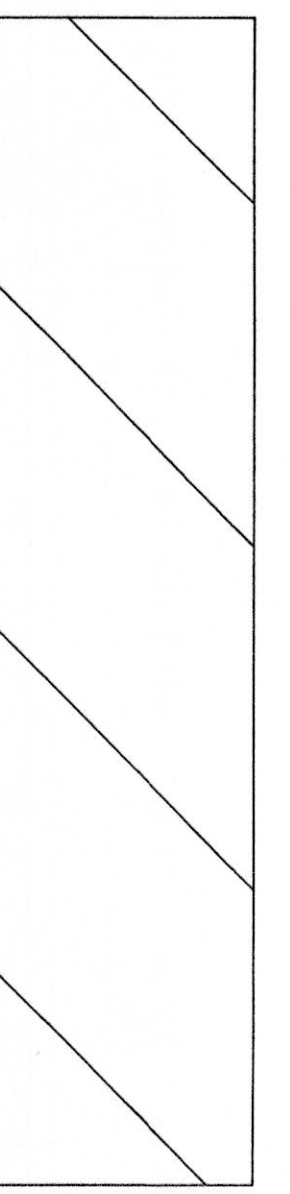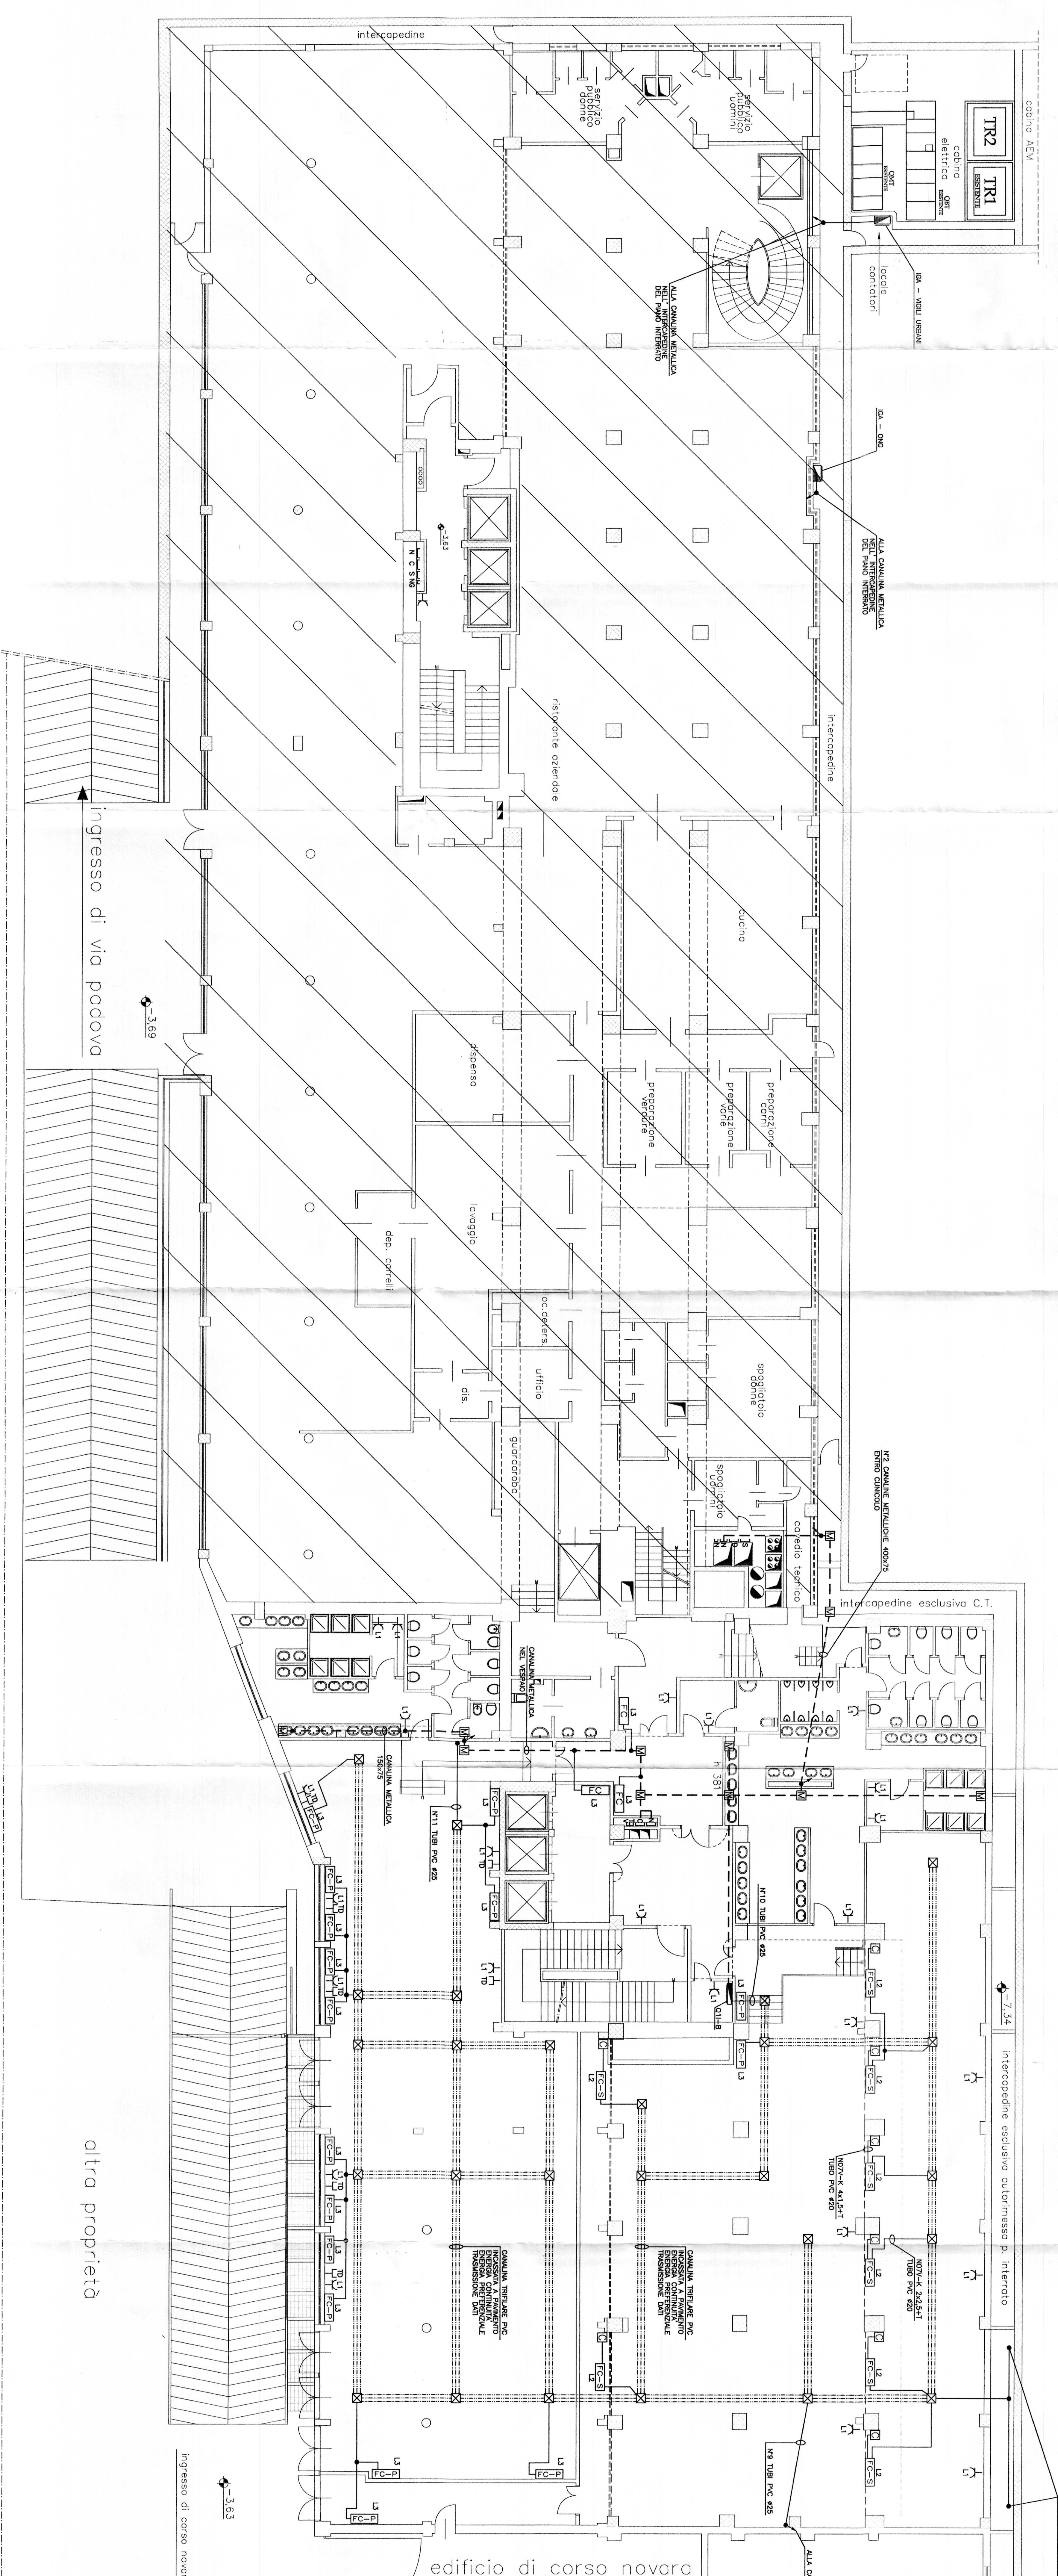

ESCLUSO DAL PRESENTE APPALTO

altra proprietà

edificio di corso novara

Ingresso di via padova

Ingresso di corso novara