


| | | |
|-------------------------|---|--------------------------|
| COMUNE DI TORINO | | data |
| titolo | BASSO FABBRICATO NEL CAMPO DI TRASSERELLO PARCO BERTINI PROGETTO IMPIANTO ELETTRICO | 4/3/1989 |
| progettista | Impresa | scala 1:100 330/18 |

SCHEMA UNITARIARE



SCHEMA PLANIMETRICO

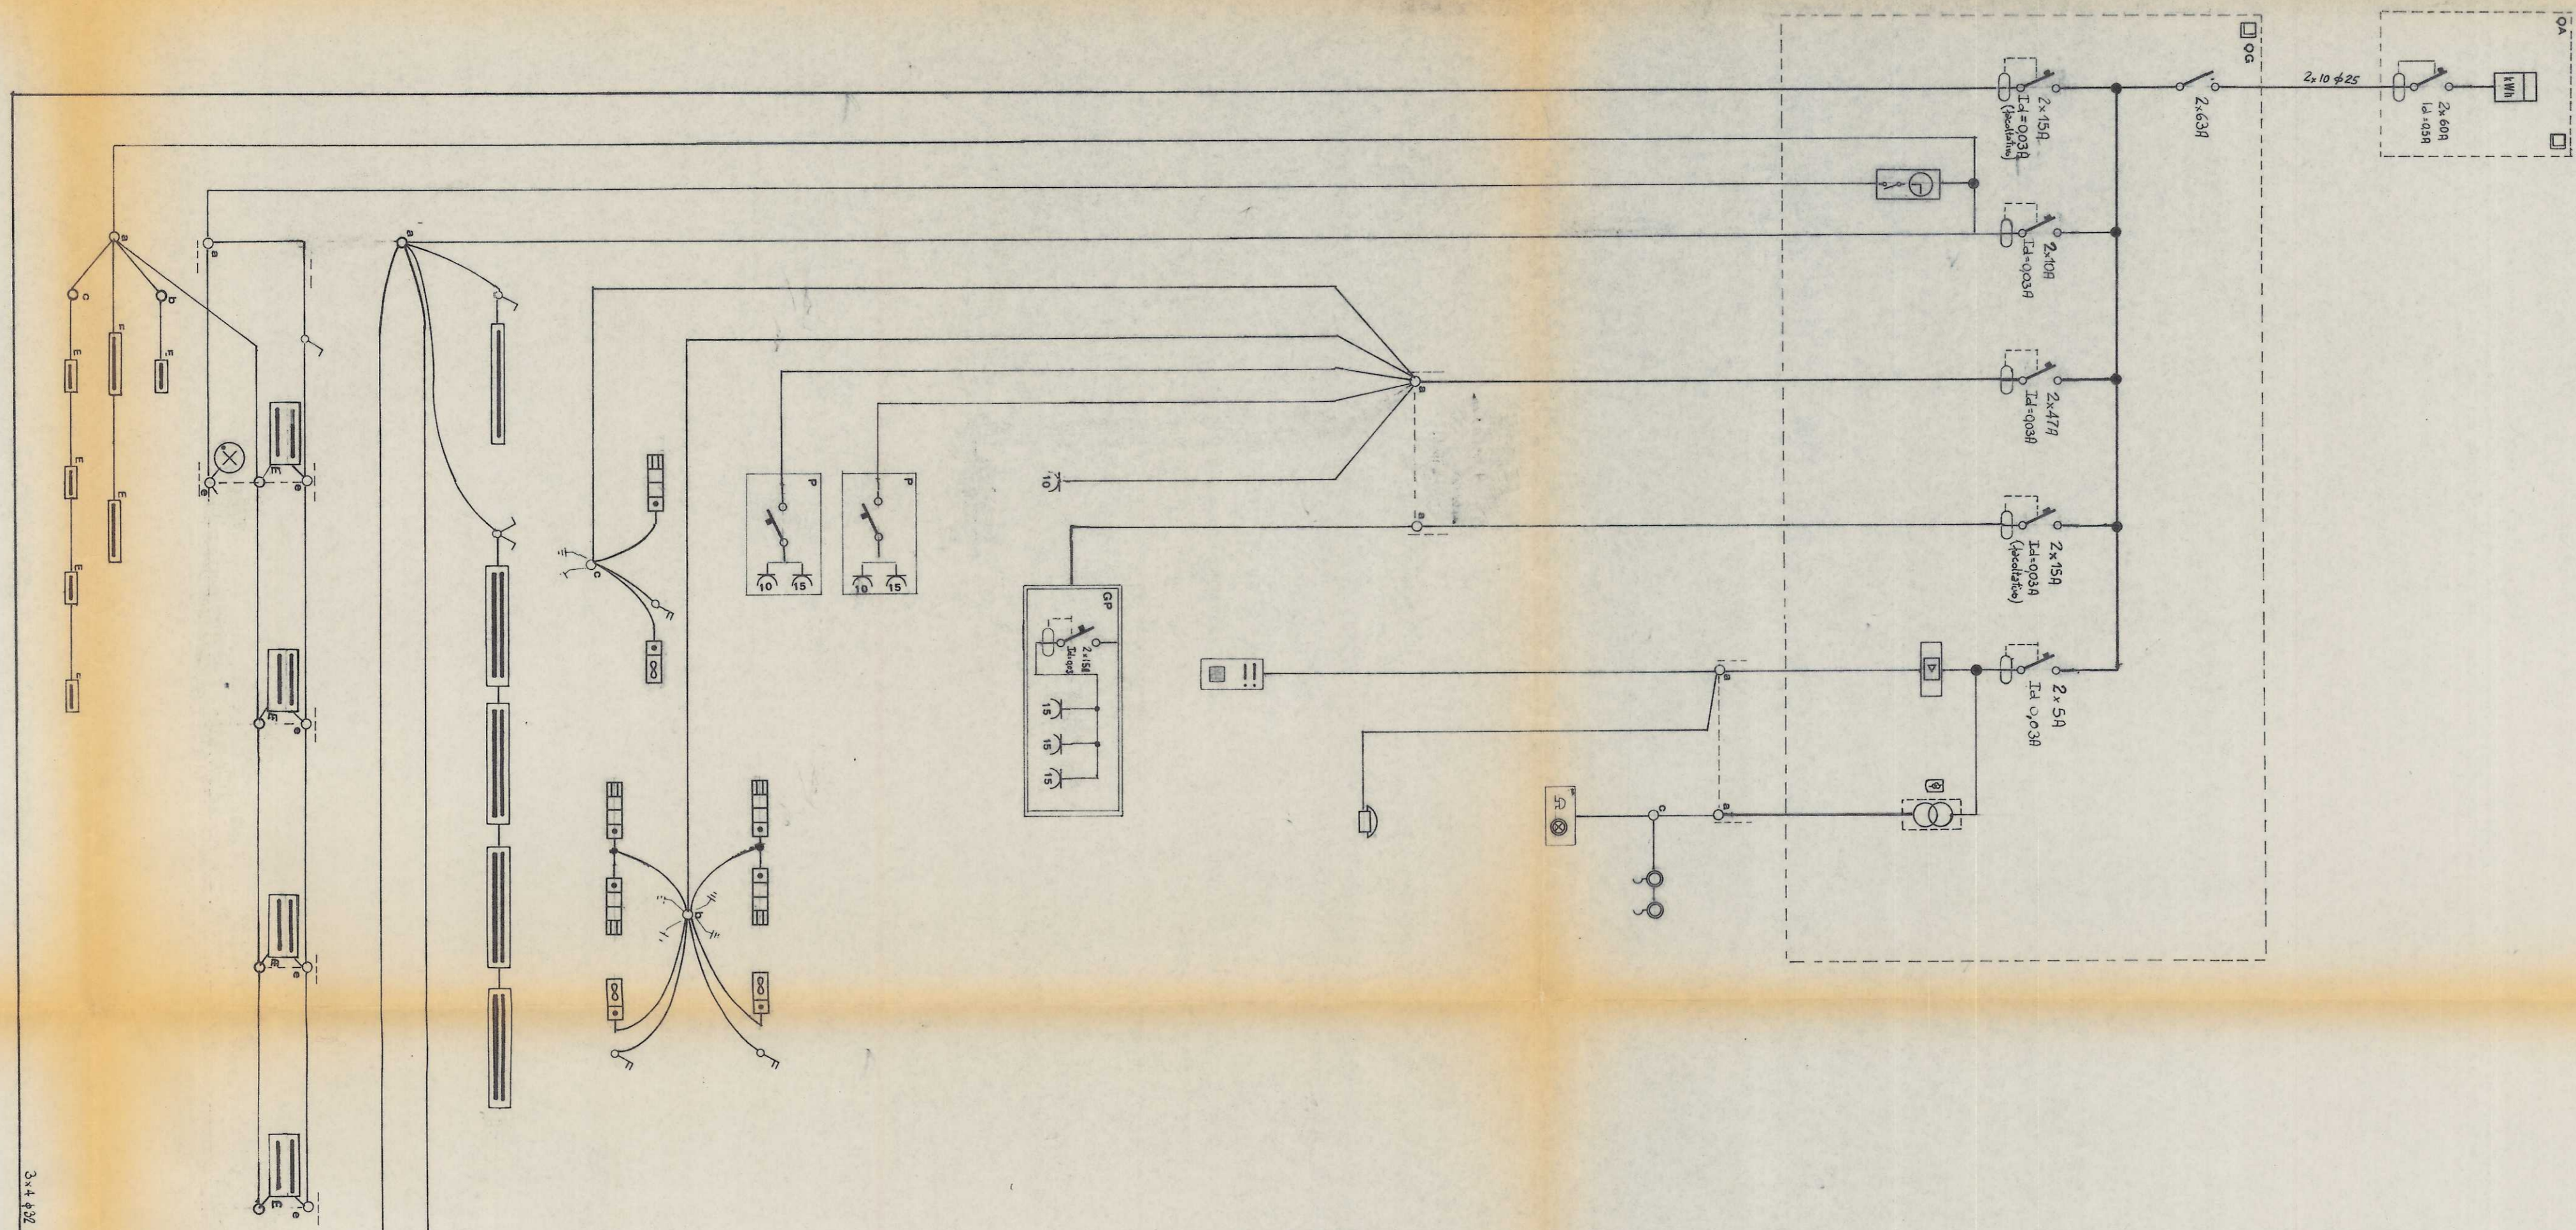