


PROGETTO ARCHITETTONICO dot. arch. GANCARLO PAVONI dot. arch. Vittorio Comelli arch. Franco Galante dot. arch. Marco Corvi geom. Stefano Brusani	ARTSCH STUDIO - Torino, via Torino, Avenida n. 21
PROGETTO STRUTTURE IN ACCIAIO prof. Ing. VITO RHO MASCE	Torino, via Vezio n. 18
PROGETTO STRUTTURE IN C.A. dot. Ing. GIANCARLO GRAMONI dot. Ing. ARNALDO DE BERNARDI dot. arch. MILO RAPPI geom. Alberto Argenti	ENEA, Torino, via De Lamberis n. 129 Torino, via Geronzi n. 141
PROGETTO IMPIANTI TECNOLOGICI E PIANIFICAZIONE INCENDI Servizi e di stabilimento anni, di affollamento e ventilazione forzata, elettrici e speciali, di illuminazione, idraulici, antincendio e sicurezza dot. Ing. GIANCARLO GRAMONI p.l. Alberto Perali	ENEA, Torino, via De Lamberis n. 129
CONSULENZE Acustica ed analisi termica della copertura prof. Ing. M. Massaro prof. Ing. M. Marone dot. Ing. M. Perali	Politecnico di Torino, Dipartimento di Energetica
PROGETTO ESECUTIVO DISTRIBUZIONE PRIMARIA CONDOTTE ESTERNE dot. Ing. GIANCARLO GRAMONI per dot. ALBERTO PERALI Torino Tel. (011) 31480000	PROGETTO ESECUTIVO DISTRIBUZIONE PRIMARIA CONDOTTE ESTERNE dot. Ing. GIANCARLO GRAMONI per dot. ALBERTO PERALI Torino Tel. (011) 31480000
data Ottobre 2002	data Ottobre 2002
scala 2RC/E	scala 1:200
Vedi i requisiti del procedimento originale sui lavori in questi lavori	
dot. Ing. GIANCARLO REVELCHONE	
dot. Ing. GIANBATTISTA QUIRICO	

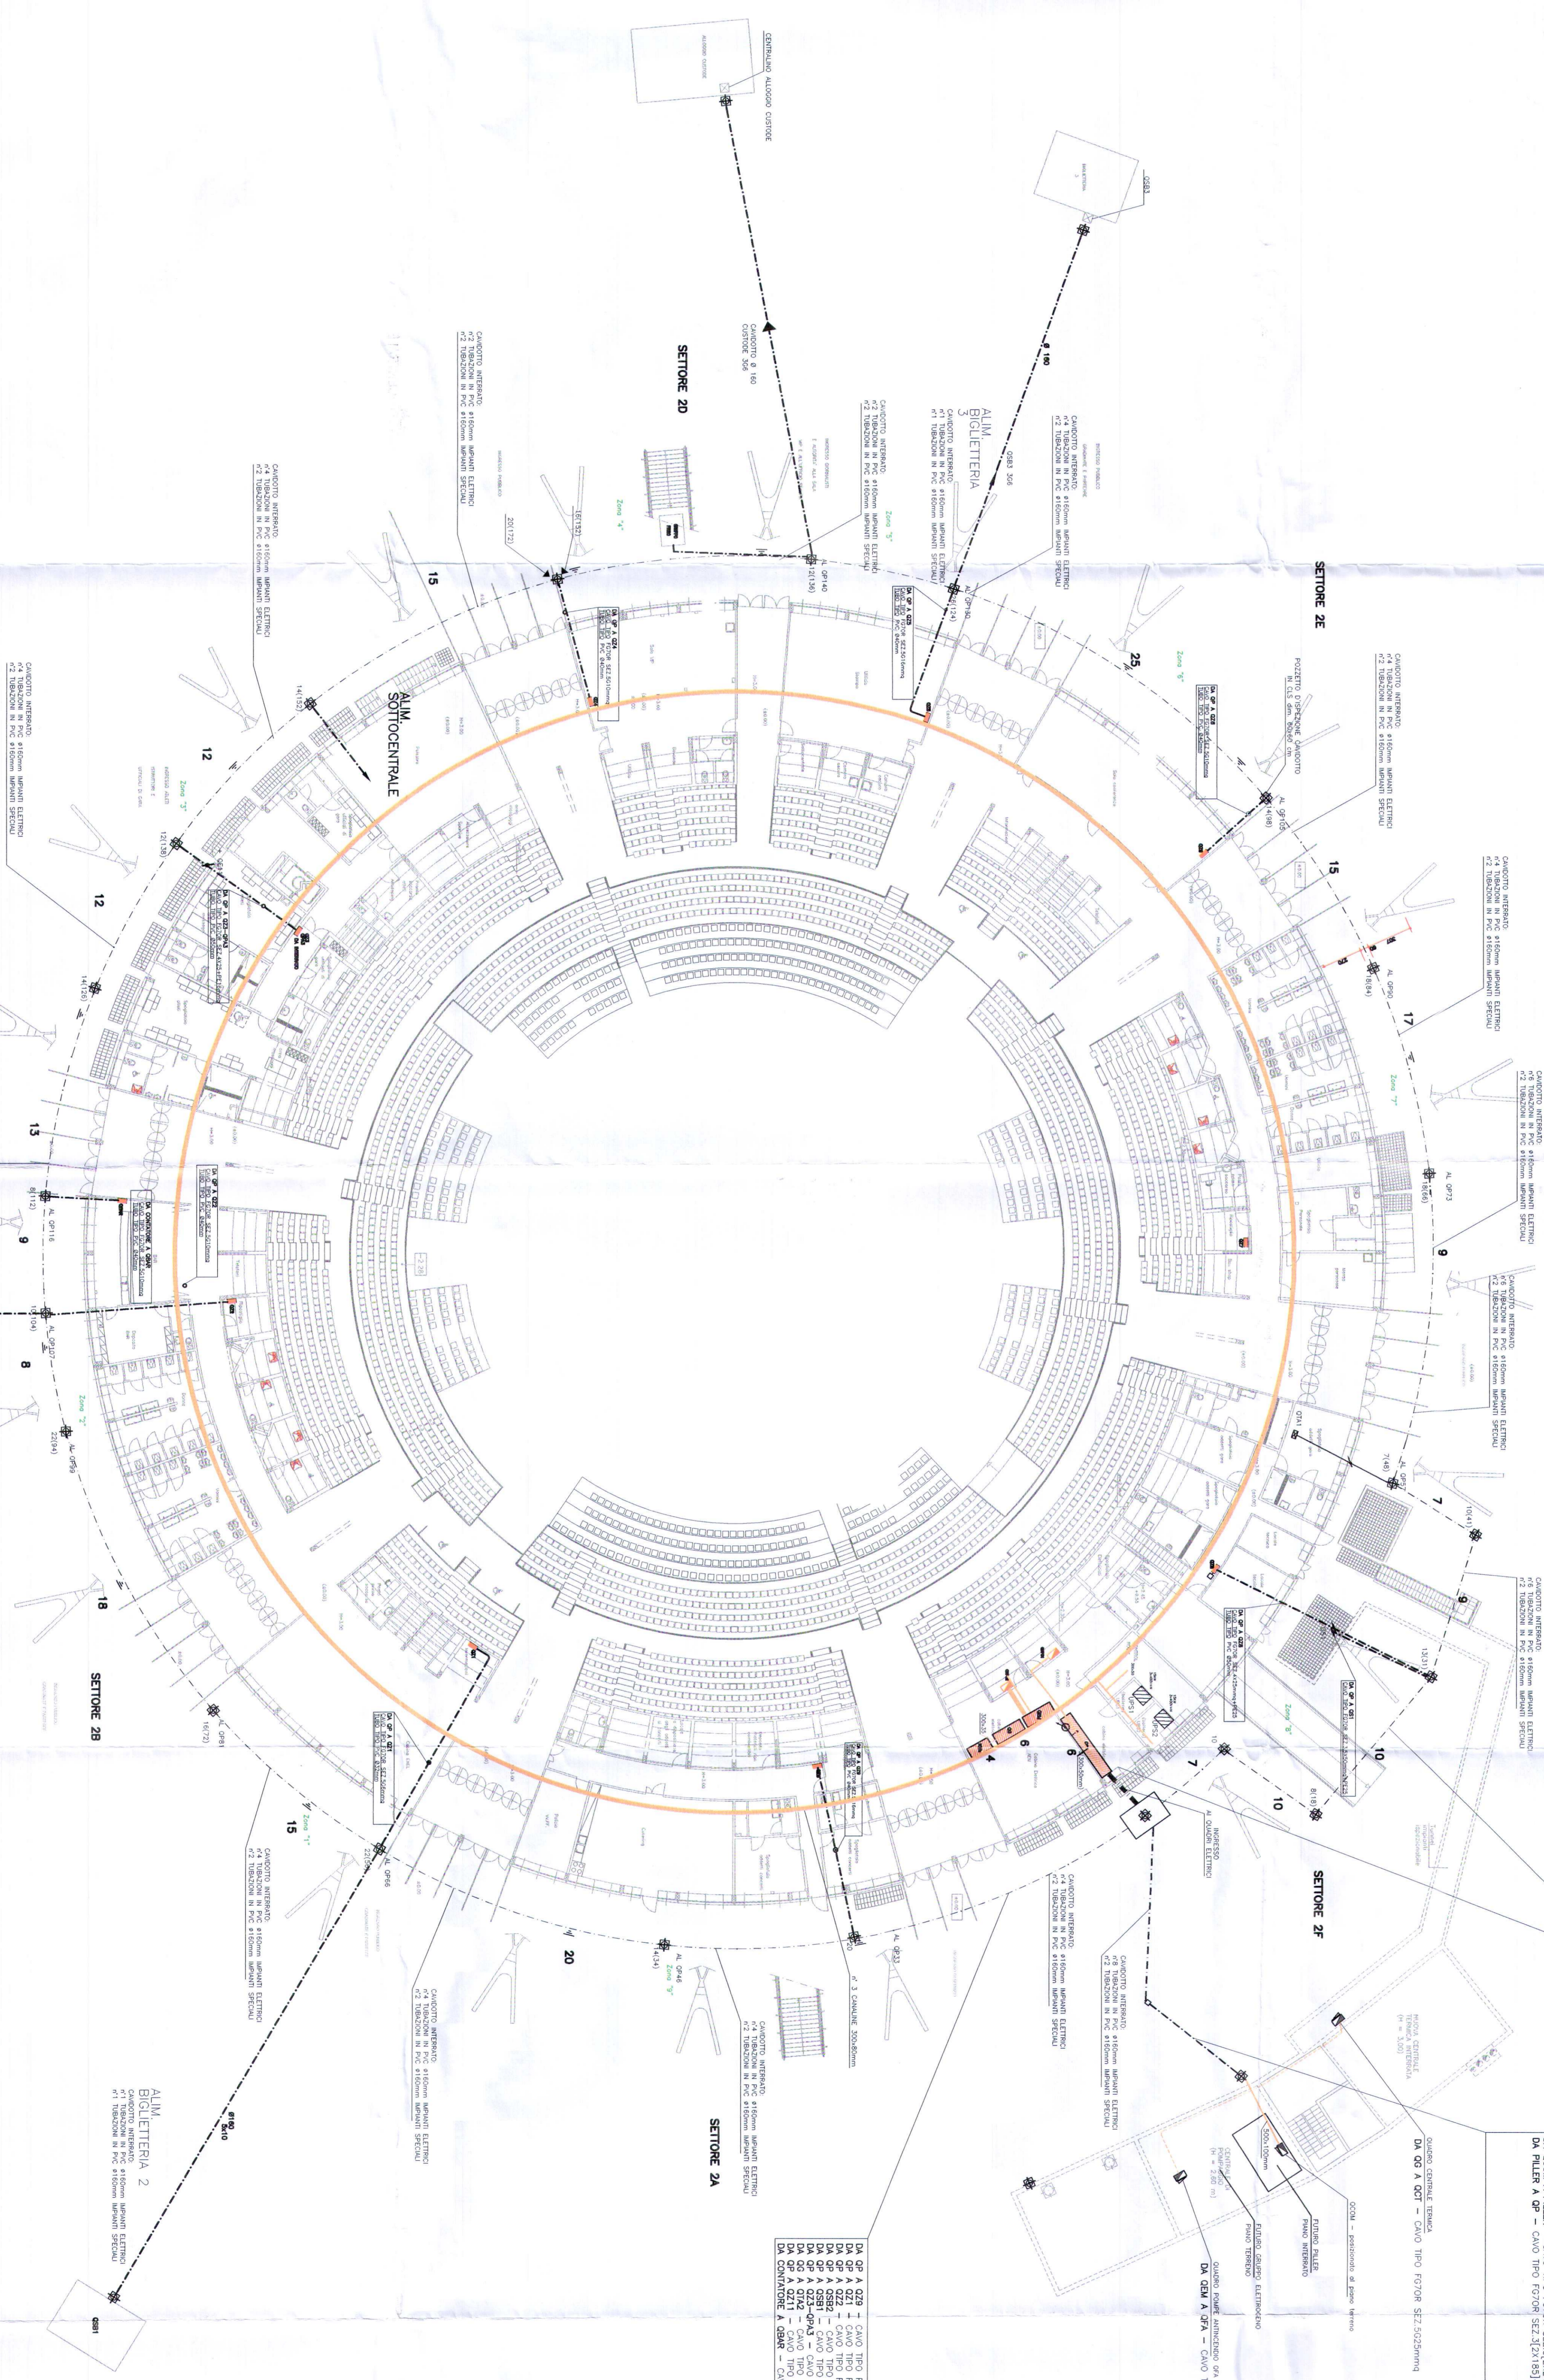

1	REC. 1-ESS.	REC. 2-DATA
2	REC. 2-ESS.	REC. 2-DATA
REV.	NO. SUCCESSIVI	DATA
DESCRIZIONE		
2/1		
TARDITI IMPIANTI ELETTRICI		
COMMITENTE		
OGGETTO DISTRIBUZIONE PRIMARIA CONDOTTI ESTERNI 2RC/E		
I.T.E.R.		
DATA GIUGNO 2002	DESIGNATORE ECC	PROG. E.L. GEN
SCALA 1:200	FILE 2033	PROGETTO SISTEMA-DISTRI- BUTORE