



CITTA' DI TORINO
 VICEDIREZIONE GENERALE
 SERVIZI TECNICI E PATRIMONIO
 D04 - DIVISIONE EDIFICI MUNICIPALI
 SETTORE B-RISTRUTTURAZIONI E
 NUOVI EDIFICI MUNICIPALI

Circ.6 - EX STABILIMENTO CEAT - Via Leoncavallo 25
 Ristrutturazione ad uso sociale anagrafe, sede w.u.v., biblioteca

Gruppo di progettazione:
 arch. Dario Sardi
 arch. Antonella Marchetti
 geom. Guido Guarni
 geom. Roberto Basso
 geom. Andrea Milano
 P.I. Mauro Salmoneo
 Ing. Antonio D'Erpa
 P.I. Mauro Salmoneo
 geom. Roberto Basso

Progetto architettonico:
 arch. Dario Sardi
 arch. Antonella Marchetti

Progetto strutturale:
 Ing. Paolo Bernardi
 Ing. Francesco Trivella

Impianto elettrico:
 Ing. Massimo D'Erpa

Impianto spegnimento a gas inerte:
 Ing. Salvatore Cilli Quaglia

PROGETTO ESECUTIVO

**IMPIANTO ANTINCENDIO
 PIANTA PIANO PRIMO
 E PIANO SECONDO**

REV.	MODIFICHE	DATA	DESCRIZIONE
0	AS-BUILT	GIUGNO 2003	
1			
2			
3			
4			
5			

NOTE: IAO3 Scale Ppt
 RIFERIMENTO
 SCALA 1:100
 ELABORATO
 IAO3

DISSEGNO VALIDO ESCLUSIVAMENTE PER
 GLI IMPIANTI MECCANICI

LEGENDA


IDRANTE UNI 45 CON LANCA MULTIFRETTO
 STACCO AL SINGOLO IDRANTE ø1"1/2

TUBAZIONI IN ACCIAIO ZINCATO
 IMPIANTO ANTINCENDIO


TUBAZIONE IN POLIETILENE ALTA DENSITA'
 PN16 CONTROBATTUTO

TUBAZIONE CON CAVO SCALDANTE COIBENTATA
 FINITA CON LAMIERINO DI ALLUMINIO
 W.F. UNI.70

ATTACCO AUTOPOMPA
 GRUPPO DI SOPPRESSIONE
 ANTINCENDIO A NORMA UNI 9490

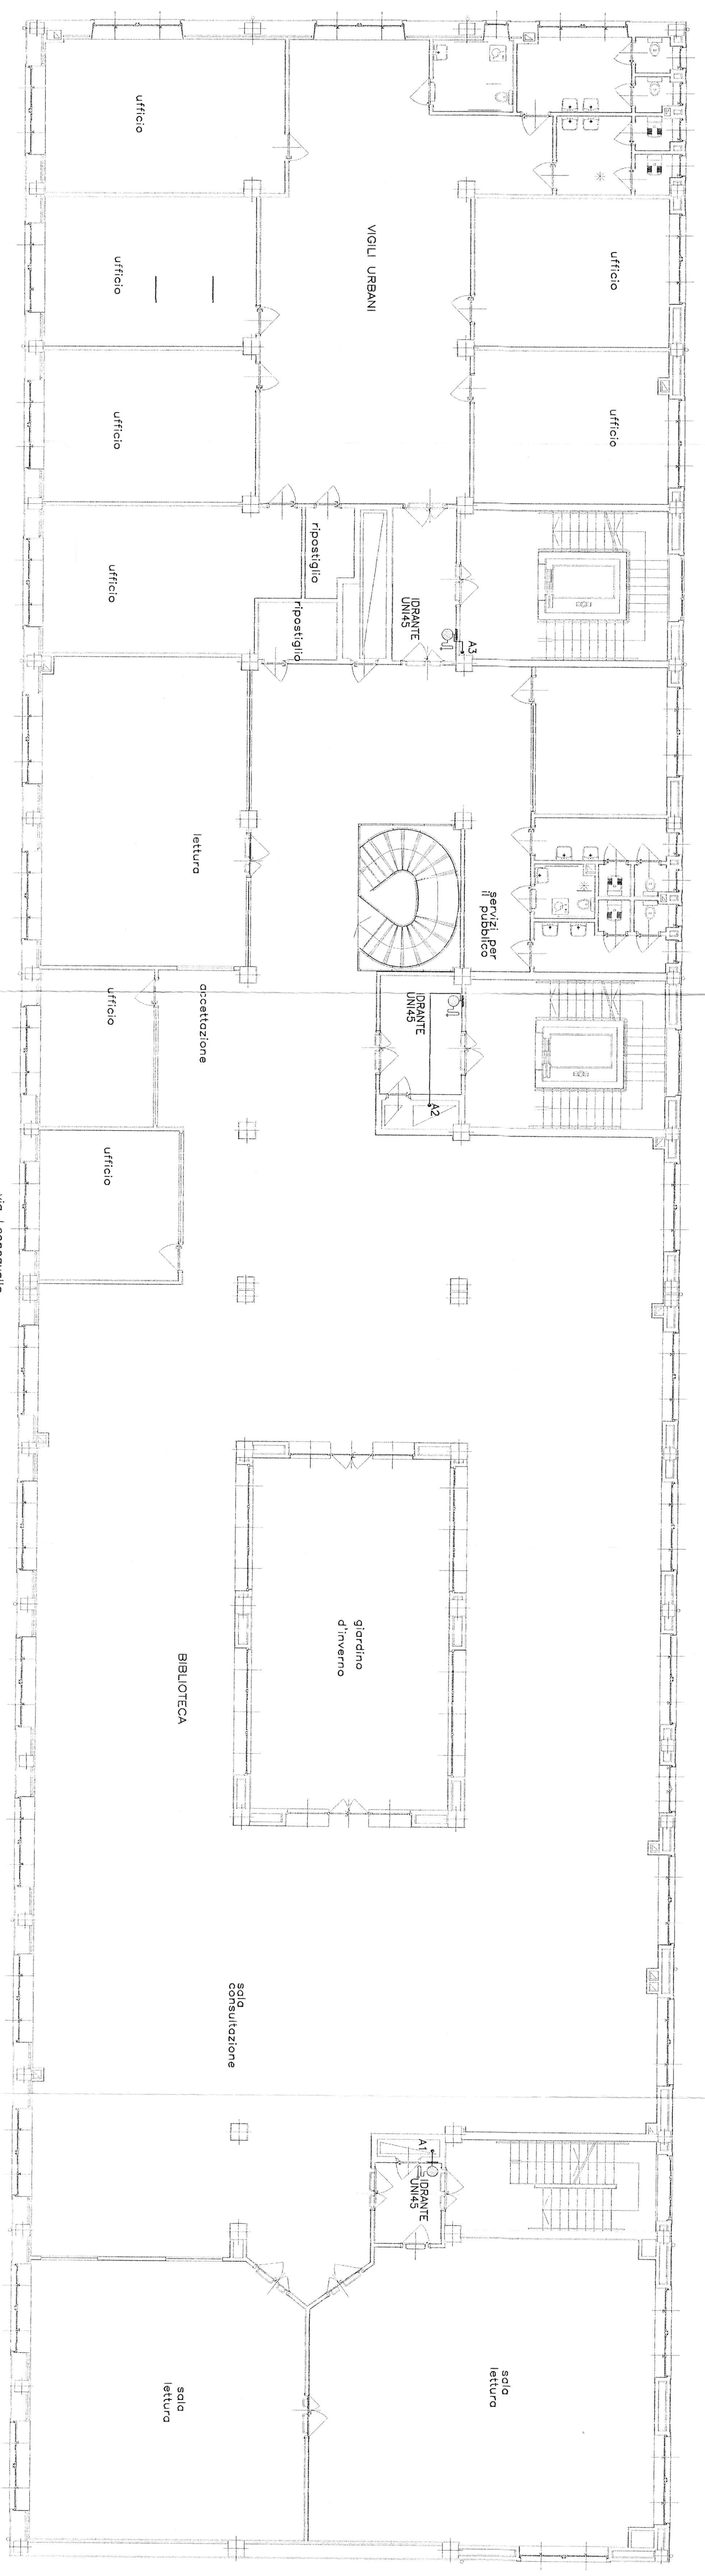

PIANTA PIANO PRIMO

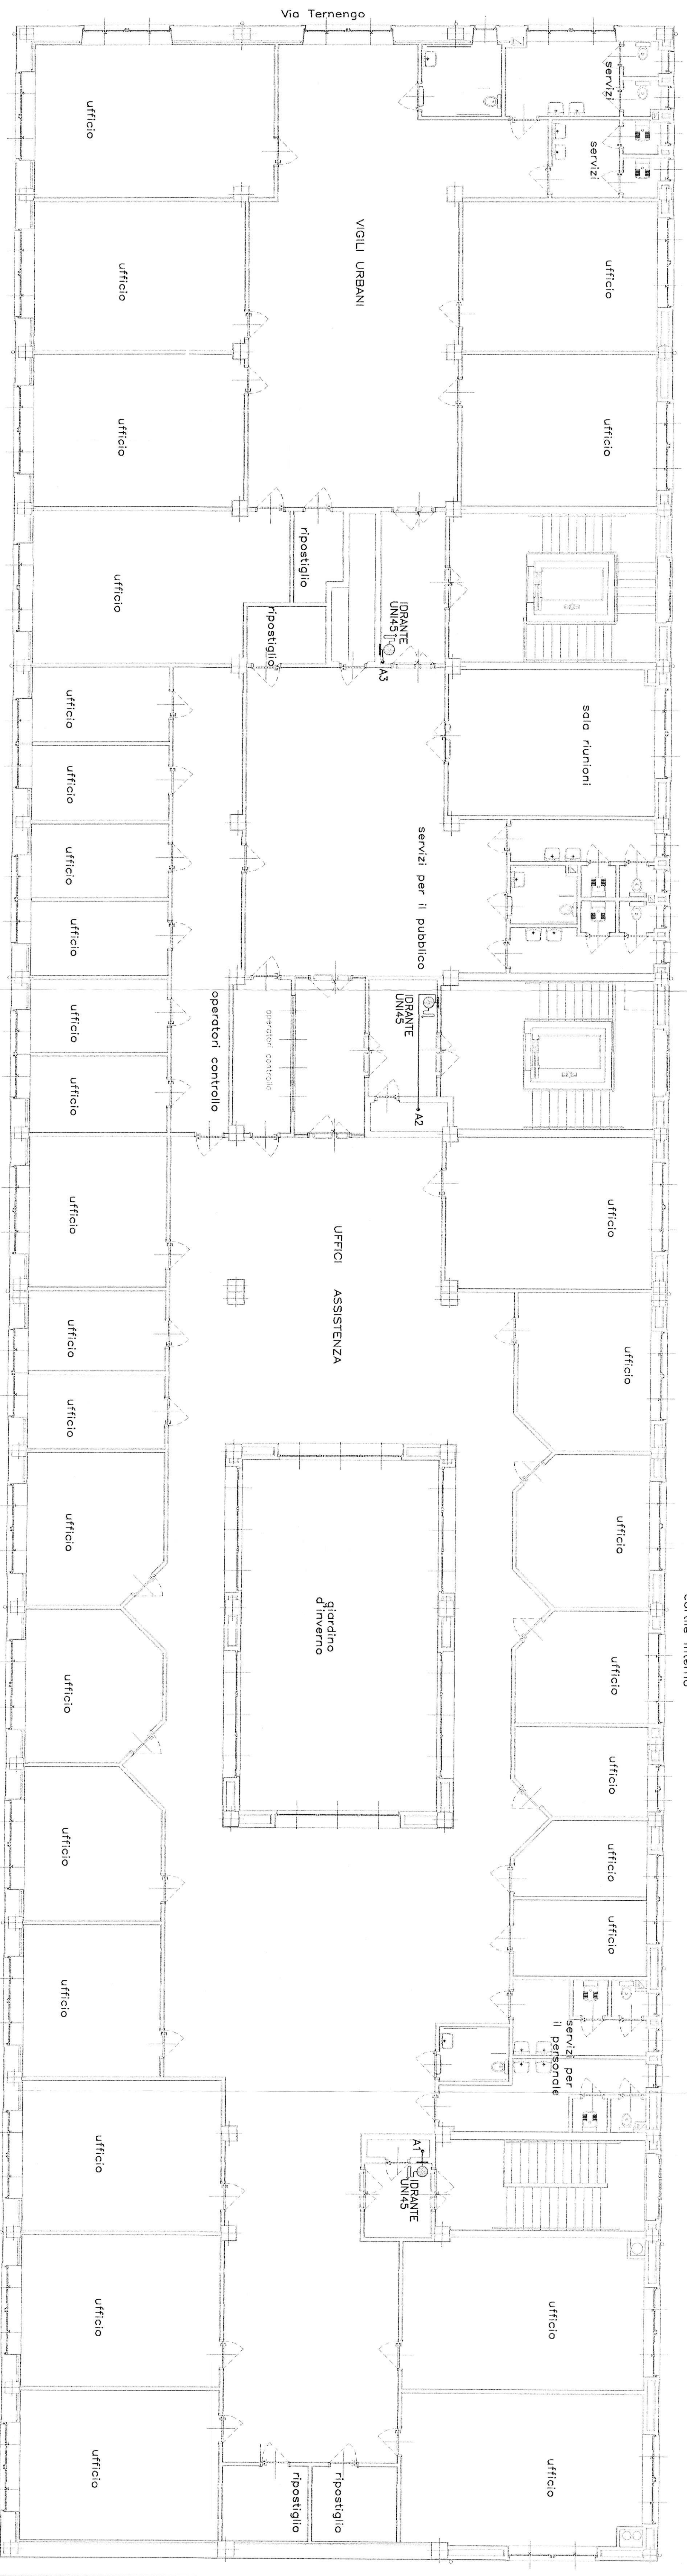

PIANTA PIANO SECONDO