


LEGENDA

| SIMBOLO | DESCRIZIONE |
|---------|---|
| ⊕ | REVEGLIATORE DI GAS |
| ⊖ | REVEGLIATORE OTTICO DI FUMO |
| ⊙ | REVEGLIATORE TERMOCALORIMETRICO |
| ⊚ | REVEGLIATORE LINEARE DI FUMO A RAGGI INFRAROSSI - MODULO TRASMETTENTE E RICEVENTE |
| ⊛ | PANNELLO CARICABATTERIE |
| ⊜ | PANNELLO OTTICO ACUSTICO COMPLETO DI BATTERIA TAMPORE |
| ⊝ | PULSANTE INDIRIZZATO PER ALLARME INCENDIO DENTRO CUSTODIA FRANGIBILE |
| ⊞ | ATTUATORE PER APERTURA VASISTAS |
| ⊟ | PULSANTE PER APERTURA VASISTAS E ALLARME INCENDIO DENTRO CUSTODIA FRANGIBILE |
| ⊠ | PULSANTE PER CHIUSURA VASISTAS |
| ⊡ | ELETTROVALVOLA |
| ⊢ | SERRANDA TAGLIAFUMO |
| ⊣ | MODULO DI INGRESSO MIA / MODULO DI USCITA CMA |
| ⊤ | REVEGLIATORE DI FUMO PER CANALI D'ARIA |
| ⊥ | CENTRALE DI RIVELAZIONE INCENDIO |
| ⊦ | PANNELLO REMOTO DI RIVELAZIONE INCENDIO |
| ⊧ | CASSETTA DI DERIVAZIONE IMPIANTO RIVELAZIONE INCENDIO |
| ⊨ | CENTRALE PER LA RIVELAZIONE GAS |

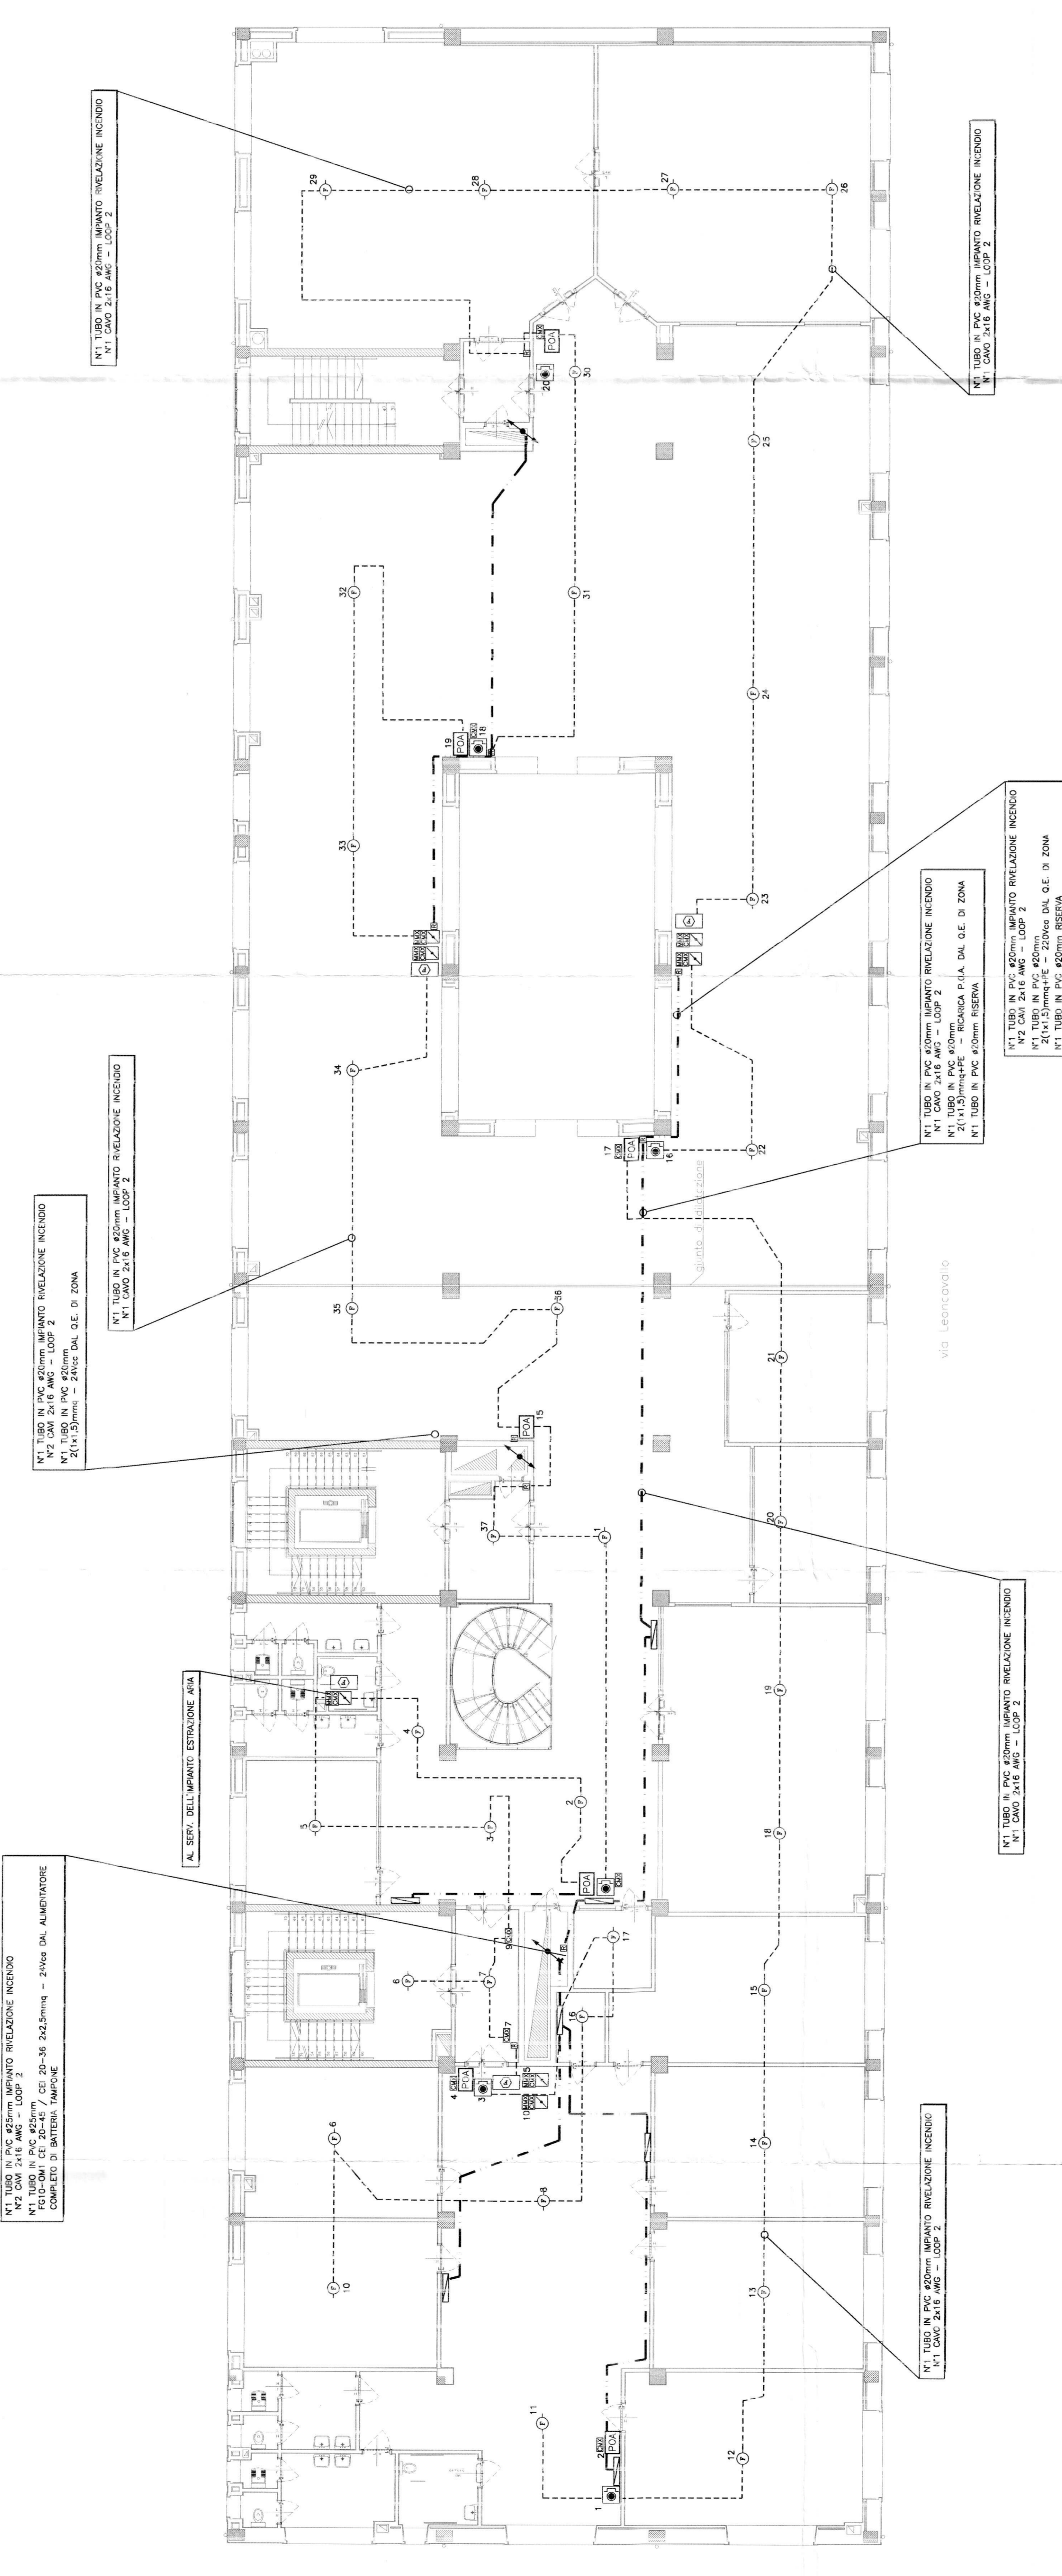

CELLINI
 Ing. Maurizio Cellini
 Via S. Maria Maddalena, 10
 10121 TORINO, ITALIA
 Tel. 011-51211111 - Fax 011-51211112
 Codice Fiscale 01566710488
 Partita IVA 0259230177

Soc. Coop. a r.l.
 Sede legale e amministrativa
 Via S. Maria Maddalena, 10
 10121 TORINO, ITALIA
 Tel. 011-51211111 - Fax 011-51211112
 Codice Fiscale 01566710488
 Partita IVA 0259230177

SECCO STONE
 FILE
 REPARAZIONE
 VERIFICA
 APPREZZAZIONE

BEZZIZIONE
 E.L.O. s.p.a.
 IMPIANTO ELETTRICO

CITTA' DI TORINO
 VICEDIREZIONE GENERALE
 SERVIZI TECNICI E PATRIMONIO
 D04 - DIVISIONE EDIFICI MUNICIPALI
 SETTORE B-RISTRUTTURAZIONI E
 NUOVI EDIFICI MUNICIPALI

Circ.6 - EX STABILIMENTO CEAT - Via Lencorevillo 25
 Ristrutturazione ad uso sociale anagrafe, sede VV.UU., biblioteca

Gruppo di progettazione:
 arch. Giulio Andreotti
 arch. Antonio Marchetti
 Ingegnere Architetto:
 arch. Giulio Andreotti
 arch. Antonio Marchetti
 Ing. Emanuele Peretta
 Ingegnere Tecnico:
 arch. Mauro Bazzani
 arch. Giancarlo Bazzani
 arch. Giancarlo Bazzani
 arch. Giancarlo Bazzani

Responsabile del procedimento e
 Direzione Settore Tecnico
 arch. Mario Batti
 Ing. Salvatore Celli Bonasia

AS - BUILT

IMPIANTO RIVELAZIONE INCENDI
 PIANTA PIANO PRIMO

OGGETTO

NOME-FILE: S016.Plx
 1=1

REFERIMENTO

SCALA: 1:100

ELABORATO: EL/20

| REV. | MODIFICHE | DATA | DESCRIZIONE |
|------|-----------|-------------|-------------|
| 0 | AS-BUILT | GIUGNO 2005 | |
| 1 | | | |
| 2 | | | |
| 3 | | | |
| 4 | | | |
| 5 | | | |