

CITTA' DI TORINO
OPERE DI RIQUALIFICAZIONE FUNZIONALE E TECNOLOGICA
DEL PALAZZETTO DELLO SPORT 'RUFFINI'



PROGETTO ARCHITETTONICO

dott. arch. GIANCARLO PAVONI ARTECH STUDIO - Torino, via Vittorio Amedeo II n.21
dott. arch. Viviana Camoletto dott. arch. Enzo Guarino
dott. arch. Marco Conti geom. Stefano Boracco

PROGETTO STRUTTURE IN ACCIAIO

prof. ing. VITTORIO NASCE' Torino, c.so Vinzaglio n.16

PROGETTO STRUTTURE IN C.A.

dott. ing. GIANCARLO GRAMONI ENPA - Torino, c.so Re Umberto n.129
dott. ing. ARNALDO DE BERNARDI Torino, via Garesio n.41
dott. arch. Matteo Filippi geom. Alberto Argenterì

PROGETTO IMPIANTI TECNOLOGICI E PREVENZIONE INCENDI

termici e di trattamento aria, di raffrescamento e ventilazione forzata, elettrici e speciali, di illuminazione, idrosanitari, antincendio e sicurezza
dott. ing. GIANCARLO GRAMONI ENPA - Torino, c.so Re Umberto n.129
p.i. Alberto Perin

CONSULENZE

Acustica ed analisi termofisica della copertura Politecnico di Torino, Dipartimento di Energetica
prof. ing. G.V. Fracastoro dott. ing. L. Gial
prof. ing. M. Masoero dott. ing. M. Perino



Energetic & Nonconventional Problems Advice

dott. ing. GIANCARLO GRAMONI per. ind. ALBERTO PERIN
Corso Re Umberto 129 - TORINO
Tel. (011) 318.60.80

PROGETTO ESECUTIVO

IMPIANTO RIPORTO ALLARME WC DISABILI IN CONTROL ROOM
QUOTA +0.00

disegno 16/V scala 1:200 data OTTOBRE 2002



Visto il responsabile del procedimento dirigente del settore impianti sportivi Visto il vice direttore generale servizi tecnici e patrimonio ingegnere capo
dott. ing. GIANCARLO REVELCHIONE dott. ing. GIANBATTISTA QUIRICO

| LEGENDA | |
|---------|--|
| | PULSANTE DI TACITAZIONE ALLARME CHIAMATA SOCCORSO |
| | SEGNALATORE OTTICO ACUSTICO IMPIANTO DI CHIAMATA DI SOCCORSO WC |
| | PULSANTE A TIRANTE PER CHIAMATA SOCCORSO |
| | RELE' CON SISTEMA DI RIPORTO |
| | CASSETTA DI DERIVAZIONE IN PVC |
| | CILINDRO MONTANTE PER COLLEGAMENTO AGLI IMPIANTI DEL PIANO INTERRATO CON CAVO (2x1,5mmq) |

| REV. | DESCRIZIONE | DATA |
|------|-----------------|------------|
| 2 | REV2-DESC | REV2-DATA |
| 1 | AS_BUILT_FINALI | MARZO_2003 |

D1
TARDITI IMPIANTI ELETTRICI
D1

| | | |
|-------------|---|--------|
| COMMITTENTE | OGGETTO | |
| I.T.E.R. | IMPIANTO RIPORTO ALLARME WC DISABILI IN CONTROL ROOM 16/V QUOTA +0.00 | |
| DATA | DISEGNATORE | N°DIS. |
| GIUGNO_2002 | D.F.P. | EL_008 |
| SCALA | FILE | |
| 1:200 | PIANTA-F16 | |

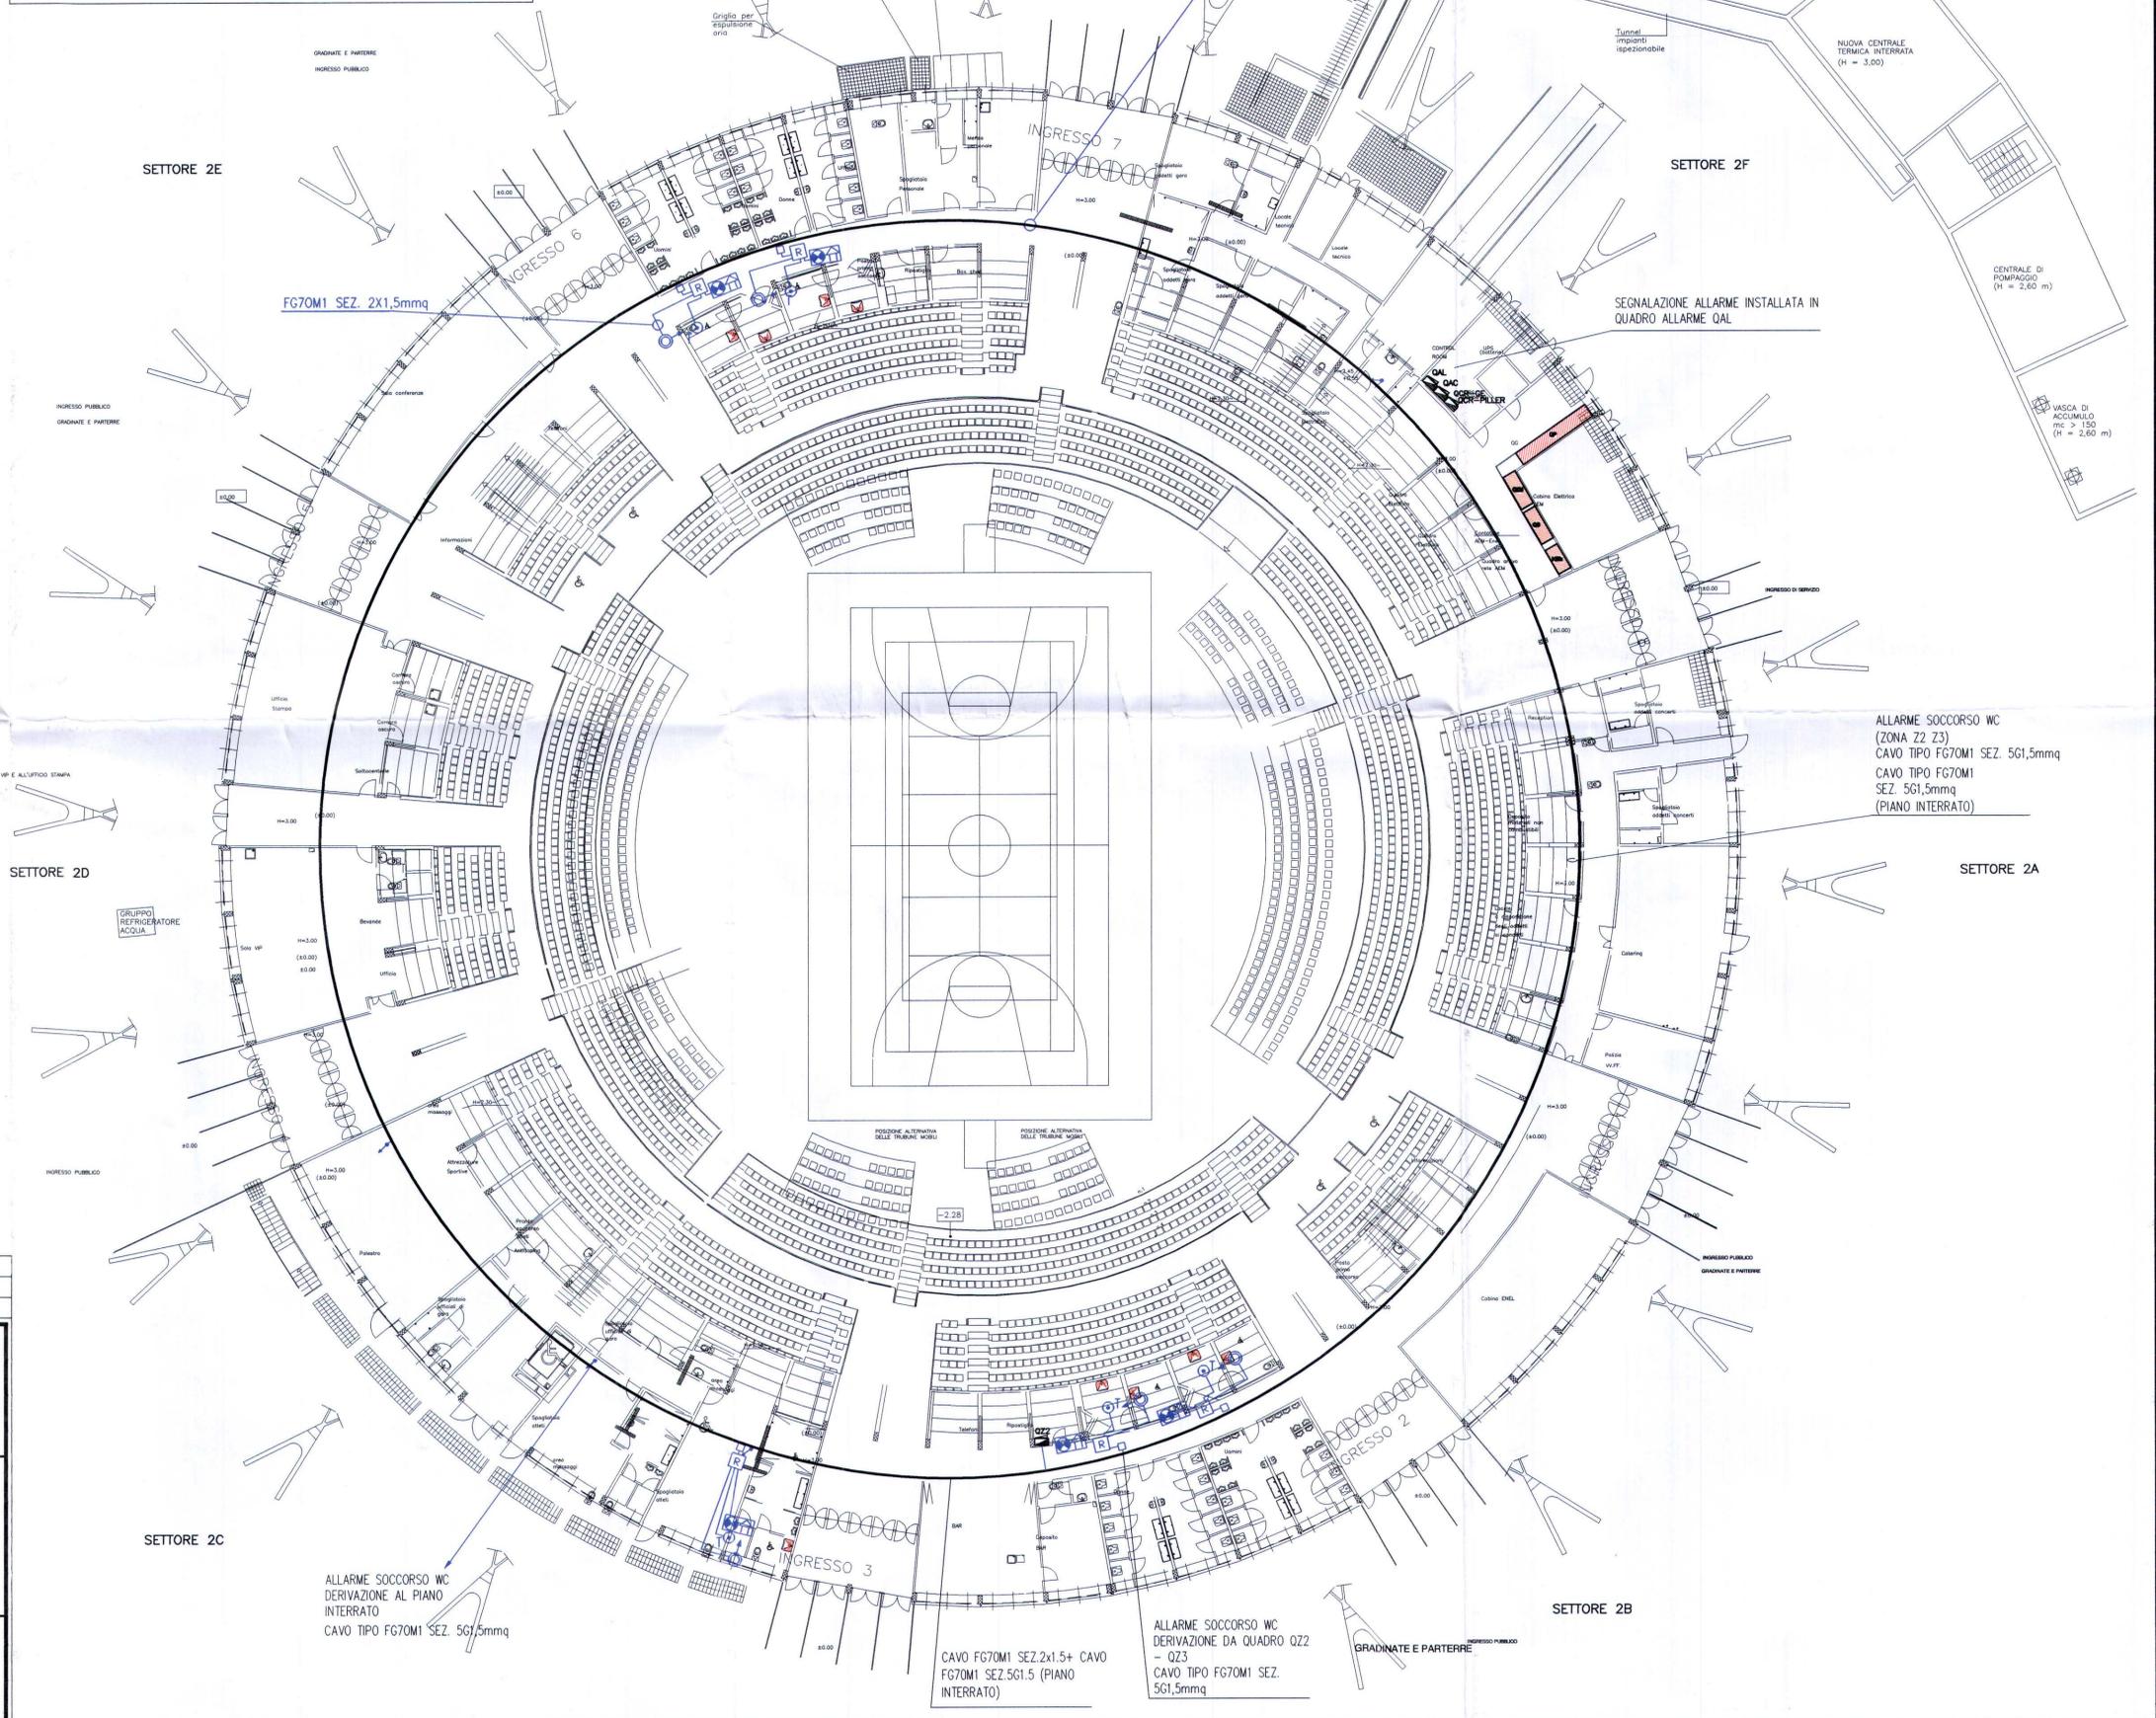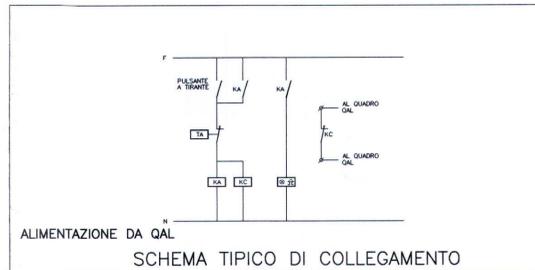

| REV. | DESCRIZIONE | DATA |
|------|-----------------|------------|
| 2 | REV2-DESC | REV2-DATA |
| 1 | AS_BUILT_FINALI | MARZO_2003 |

| REV. | DESCRIZIONE | DATA |
|------|-----------------|------------|
| 2 | REV2-DESC | REV2-DATA |
| 1 | AS_BUILT_FINALI | MARZO_2003 |

D1
TARDITI IMPIANTI ELETTRICI
D1

| | | |
|-------------|---|--------|
| COMMITTENTE | OGGETTO | |
| I.T.E.R. | IMPIANTO RIPORTO ALLARME WC DISABILI IN CONTROL ROOM 16/V QUOTA +0.00 | |
| DATA | DISEGNATORE | N°DIS. |
| GIUGNO_2002 | D.F.P. | EL_008 |
| SCALA | FILE | |
| 1:200 | PIANTA-F16 | |