



INTERVENTI DI COMPLETAMENTO

PROGETTO ARCHITETTONICO
 dott. arch. GIANCARLO GRAMONI
 dott. ing. Ramo Mendelovich
 dott. arch. Stefano Foglietti

ARTTECH STUDIO - Torino, via Vittorio Amedeo II n. 21

PROGETTO IMPIANTI TECNOLOGICI E OPERE IN C.A.
 tecnici e di trattamento aria, di raffrescamento e ventilazione forzata,
 elettrici e speciali, di illuminazione, idrosanitari, antincendio e sicurezza

CYD - Torino, c.so Re Umberto n.129

PROGETTO ESECUTIVO
 A-1-05 - IMPIANTI A BORDO CAMPO - IMPIANTO F.M.
 PIANTA DELLE SOTTOGRADINATE (0.00) E AREA ESTERNA

disegno 6/A scala 1:200 data SETTEMBRE 2004

Studio d'ingegneria di
CYD
 dott. Ing. GIANCARLO GRAMONI
 Corso Re Umberto 129 - 10128 Torino
 Tel. 011/2318.67.10 Fax 011/2318.41.61
 email: studio@cyd.it P. No. 07267540016


LE REALIZZAZIONI EFFETTUATE IN ROSSO SONO A CARA DELLA CITTA'

I.S.T.E.L. snc di ROMANO S. & C.

Via S. Battistelli 28/4 - 10154 Torino
 Tel. 011/205.24.71 - 011/205.29.00
 email: istel@torinoibero.it



LEGENDA	
<input type="checkbox"/>	TUBI PVC INCASSATO A PAVIMENTO
<input type="checkbox"/>	TORRETTA PRESSA Z80V A SCOPPIA ENTRIO POZZETTO A PAVIMENTO DOTTA DI N. 2 PRESS. SERIE CIVILE CON INTERDIZIO PER 1.16A CON INTERRUITORE M2 E4164
<input type="checkbox"/>	POZZETTO UNICO PER TUTTI GLI IMPIANTI
<input type="checkbox"/>	QUARZETTO METALLICO CON CURSIVA A CHIAVE 12 MODULI CONTENENTE MTD 4x16A Id 0.03A

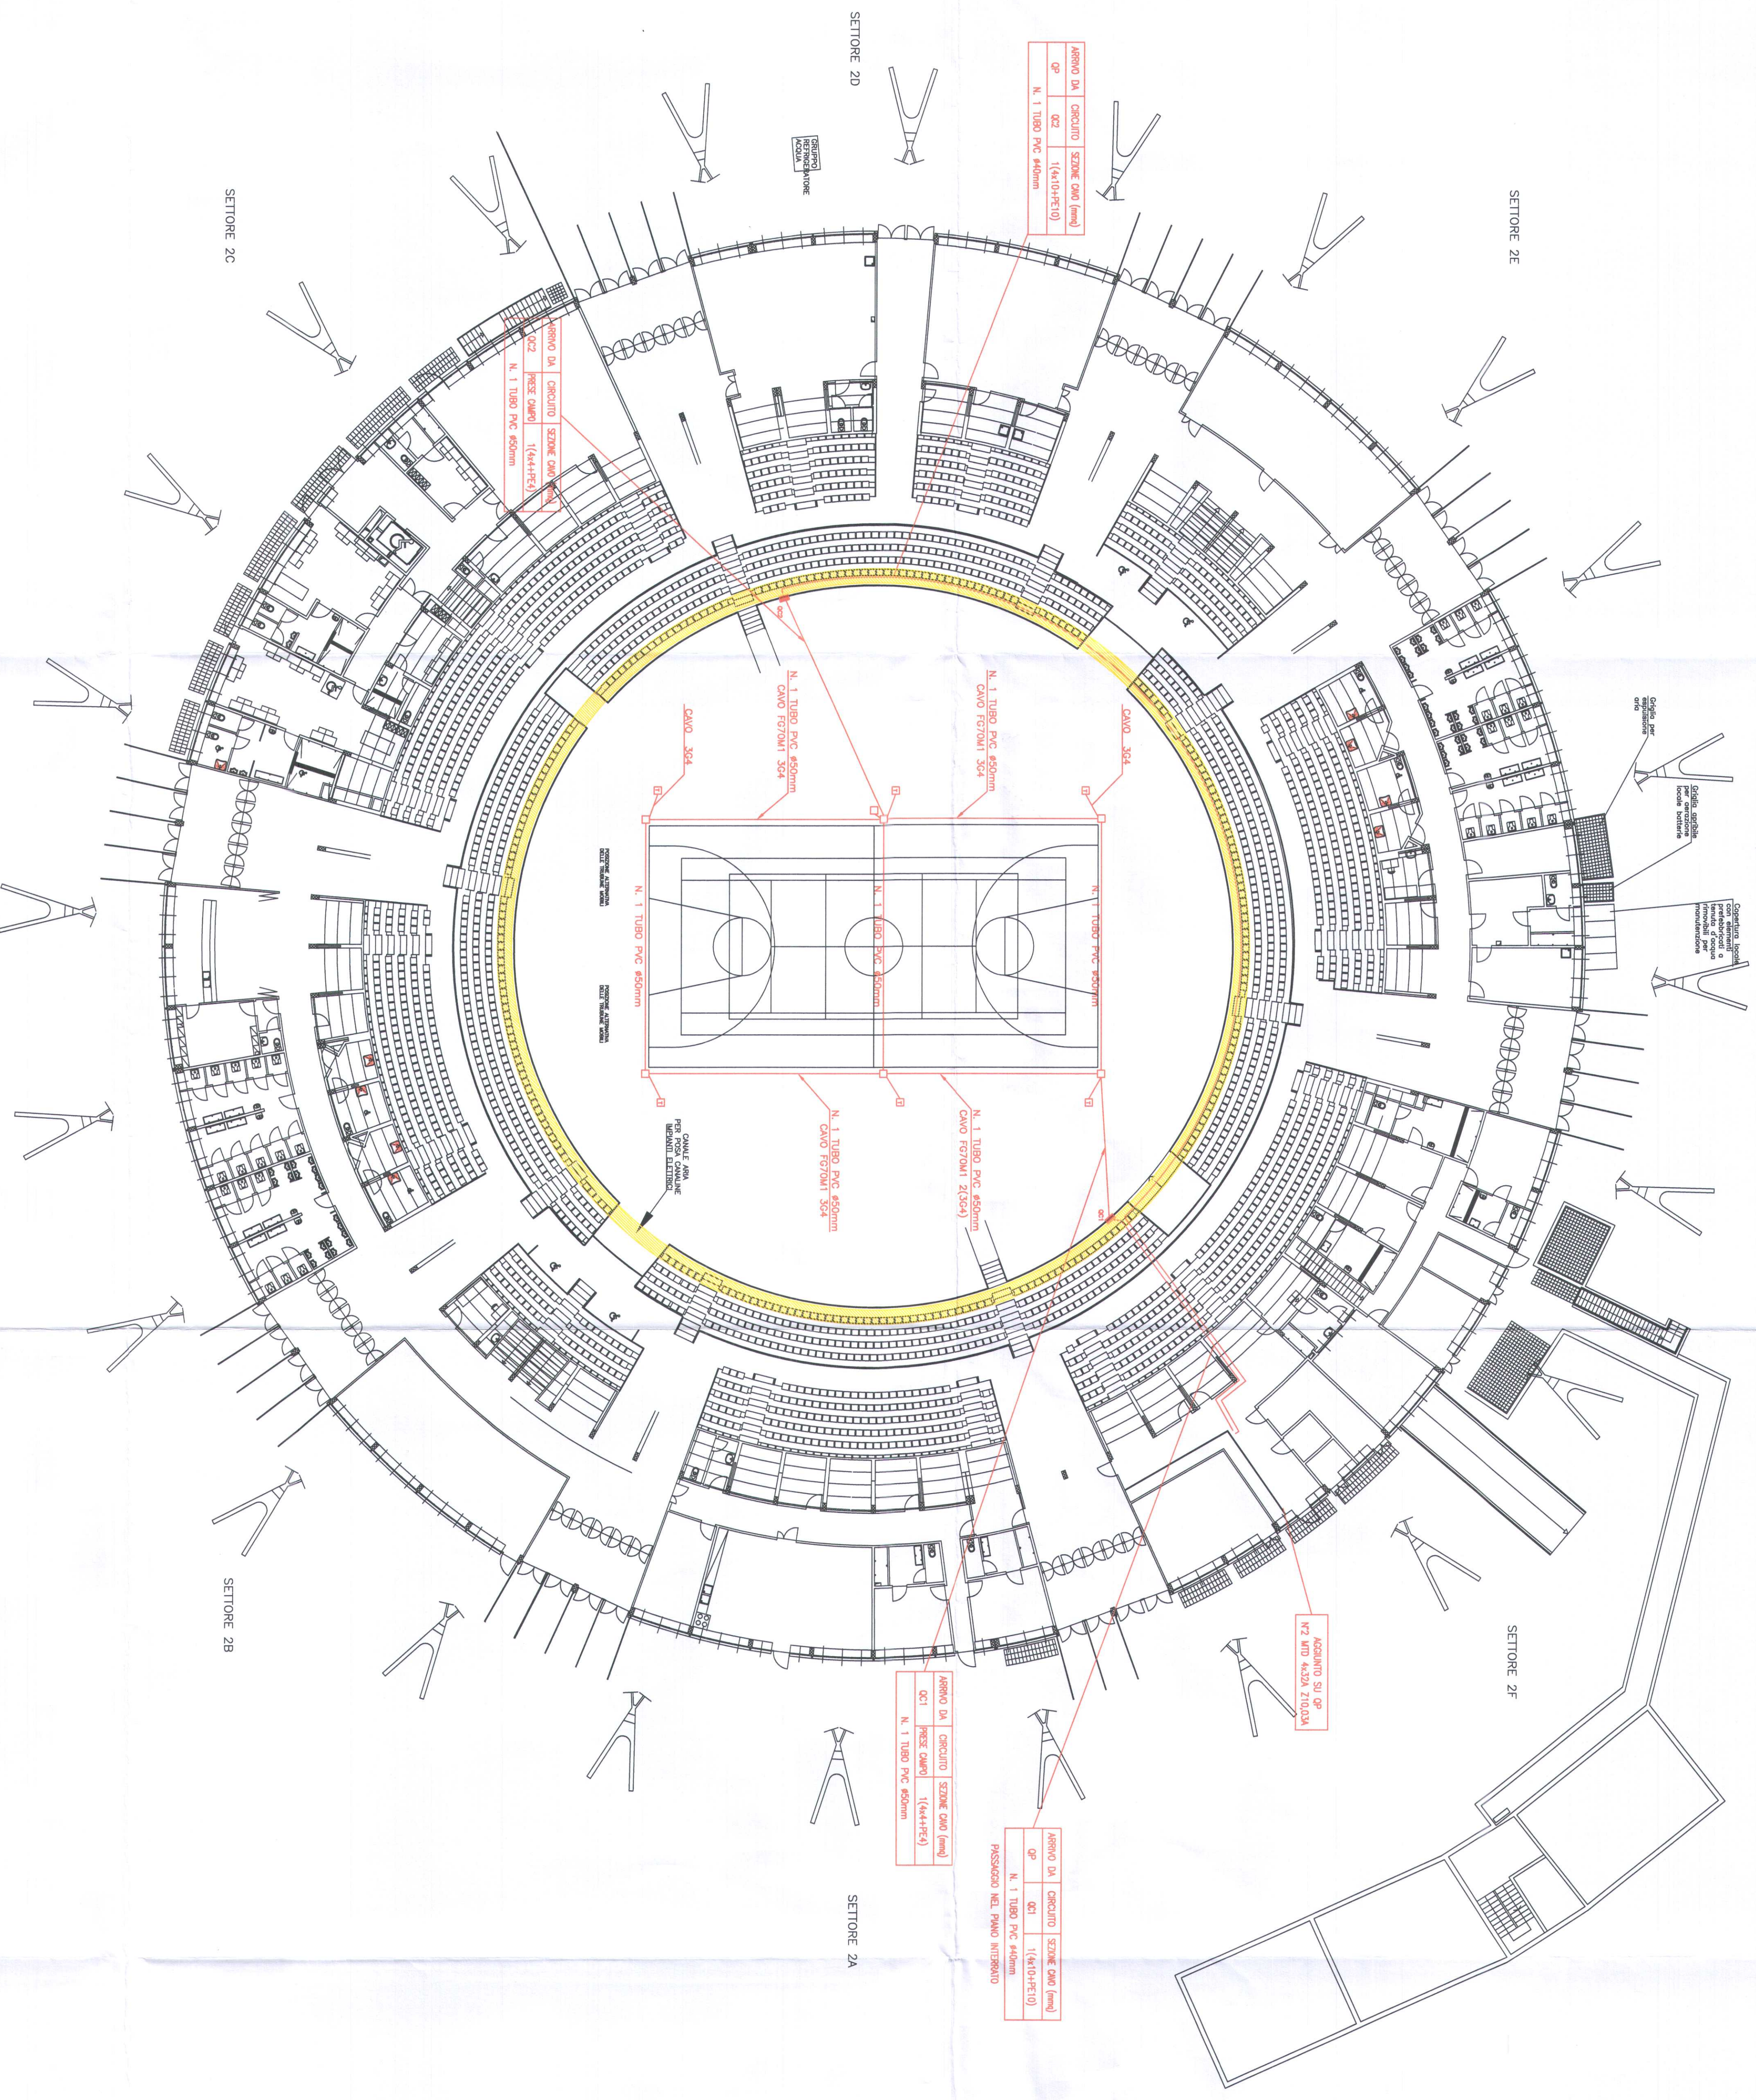

SETTORE 20

SETTORE 22

SETTORE 2C

SETTORE 2F

SETTORE 2A

SETTORE 2B