



INTERVENTI DI COMPLETAMENTO

PROGETTO ARCHITETTONICO
dott. arch. GIANCARLO PAVONI ARTECH STUDIO - Torino, via Vittorio Amedeo II n.21
dott. ing. Remo Mendolicchio
dott. arch. Stefano Freghieri

PROGETTO IMPIANTI TECNOLOGICI E OPERE IN C.A.
termici e di trattamento aria, di raffrescamento e ventilazione forzata, elettrici e speciali, di illuminazione, idrosanitari, antincendio e sicurezza
dott. ing. GIANCARLO GRAMONI CYD - Torino, c.so Re Umberto n.129


PROGETTO ESECUTIVO
A - 1.06 - IMPIANTI MOTORIZZAZIONE CANESTRI
PIANTA DELLE SOTTOGRADINATE (0.00) E AREA ESTERNA
disegno **9/A** scala 1:200 data SETTEMBRE 2004
dott. ing. GIANCARLO GRAMONI
Corso Re Umberto 129 - 10128 Torino
Tel. 011/318.87.10 Fax 011/318.41.81
email:stadiocyd@tin.it P. Iva 07287540016

Visto il responsabile del procedimento dirigente del settore impianti sportivi
dott. ing. GIANCARLO REVELCHIONE

LE REALIZZAZIONI EFFETTUATE IN ROSSO SONO A CURA DELLA DITTA:

I.S.T.E.L. snc di ROMANO S. & C.

Via S. Botticelli 26/d - 10154 Torino
Tel. 011/205.24.71 011/205.29.00
email: istel_torino@libero.it

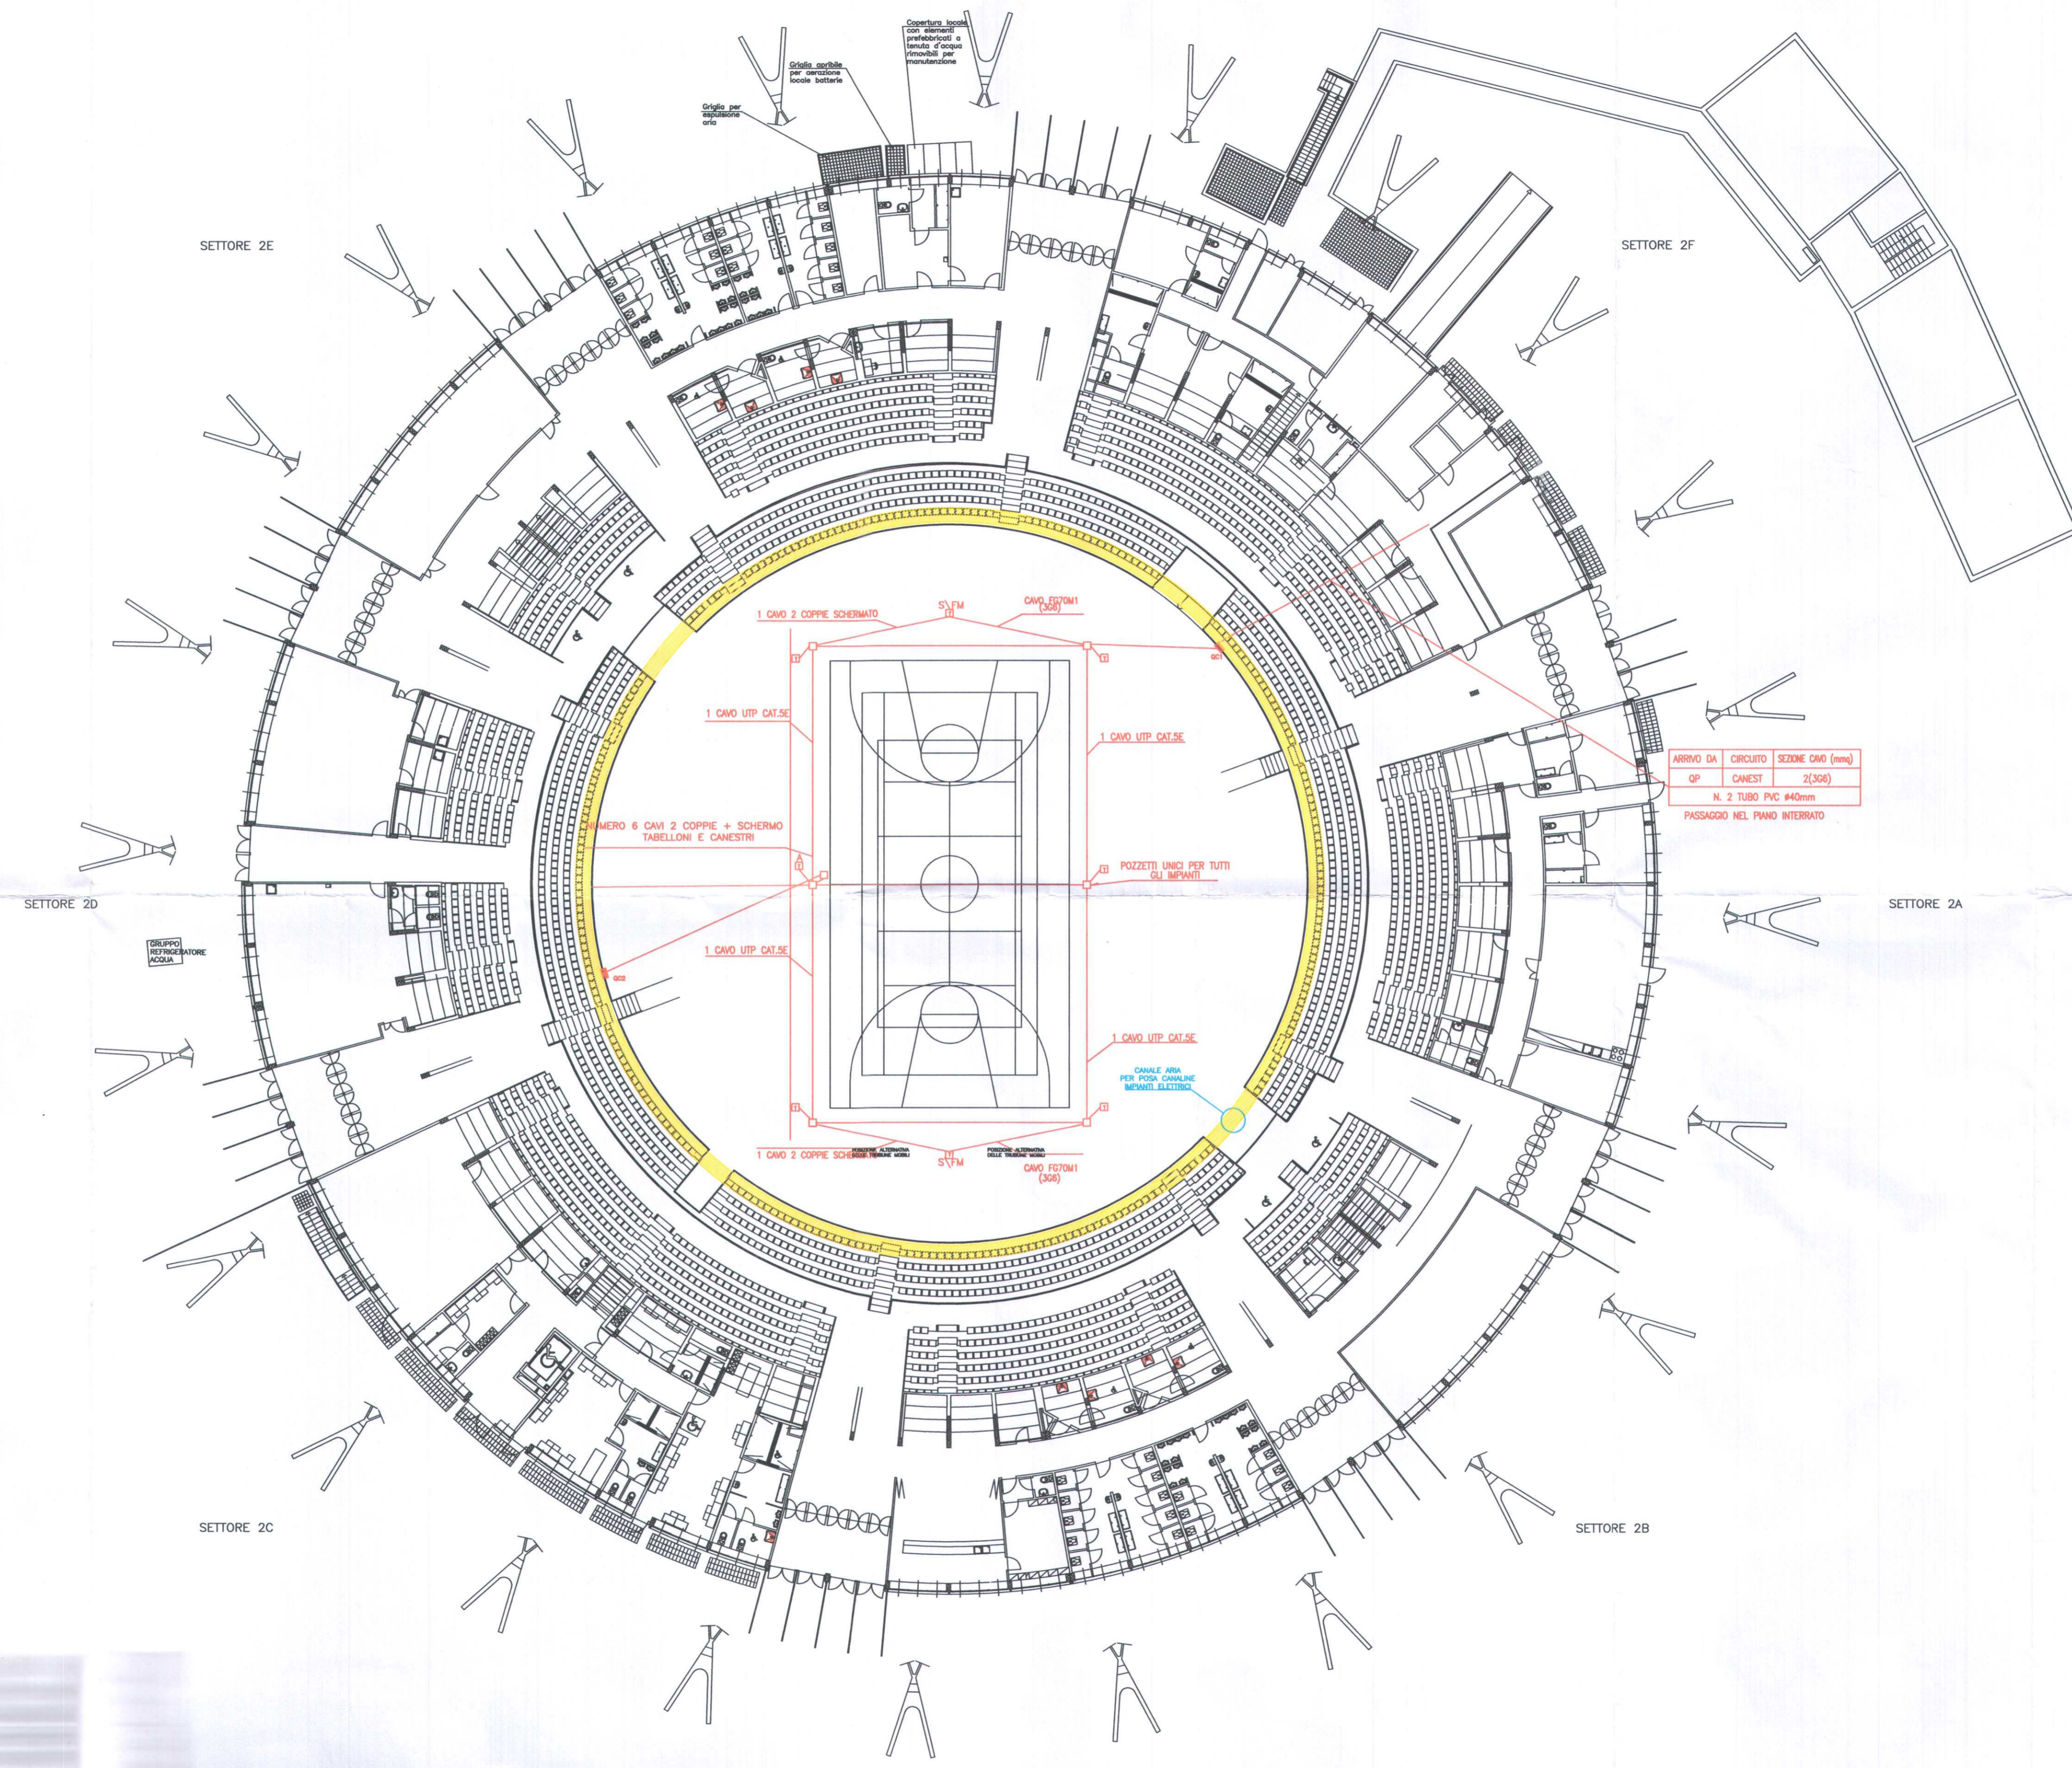

LEGENDA

| | |
|----|---|
| — | IMPIANTI PREVISTI NELLA VARIANTE 5 |
| □ | NUOVO POZZETTO |
| FM | TORRETTA FM A SCOMPARSA CON N. 2 PRESE INTERBLOCCATE 16A + MT 16 SERIE CIVILE |
| FS | TORRETTA SEGNALI A SCOMPARSA CON N. 2 PRESE SEGNALI RJ45 CONNESSE CON LE TORRETTE SEGNALI ZONE ARBITRO SX E DX |
| FA | TORRETTA SEGNALI A SCOMPARSA ZONA ARBITRO (GIÀ PREVISTE NELLA VARIANTE 5) DVE INSERIRE N. 2 PRESE SEGNALI RJ45 CONNESSE CON LE TORRETTE SEGNALI ZONE CANESTRI |

ARRIVO DA CIRCUITO SEZIONE CAVO (mm)
QP CANEST 2(306)
N. 2 TUBO PVC #40mm
PASSAGGIO NEL PIANO INTERRATO

