

CITTA' DI TORINO
OPERE DI RIQUALIFICAZIONE FUNZIONALE E TECNOLOGICA
DEL PALAZZETTO DELLO SPORT "RUFFINI"



INTERVENTI DI COMPLETAMENTO

PROGETTO ARCHITETTONICO

dott. arch. GIANCARLO PAVONI ARTECH STUDIO - Torino, via Vittorio Amedeo II n.21
dott. ing. Remo Mendolicochio
dott. arch. Stefano Fregghieri

PROGETTO IMPIANTI TECNOLOGICI E OPERE IN C.A.

termici e di trattamento aria, di raffrescamento e ventilazione forzata, elettrici e speciali, di illuminazione, idrosanitari, antincendio e sicurezza
dott. ing. GIANCARLO GRAMONI CYD - Torino, c.so Re Umberto n.129

CYD Studio d'ingegneria di
dott. ing. GIANCARLO GRAMONI
Corso Re Umberto 129 - 10128 Torino
Tel. 011/318.67.10 Fax 011/318.41.61
email:studycyd@tin.it P. Ivo 07267540016

PROGETTO ESECUTIVO

A-1.08 - IMPIANTO DI MESSA A TERRA PER CUNICOLI BORDO CAMPO (PER SPETTACOLI)
PIANTA DELLE SOTTOGRADINATE (0.00) E AREA ESTERNA

disegno 11/A scala 1:200 data SETTEMBRE 2004

Visto il responsabile del procedimento dirigente del settore impianti sportivi
dott. ing. GIANCARLO REVELCHIONE

LE REALIZZAZIONI EFFETTUATE IN ROSSO SONO A CURA DELLA DITTA:

I.S.T.E.L. snc di ROMANO S. & C.

Via S. Botticelli 26/d - 10154 Torino
Tel. 011/205.24.71 - 011/205.29.00
email: istel_torino@libero.it




CUNICOLO TECNICO IMPIANTI ELETTRICI PER POSA CAVI CONCERTI

ESEGUITO LA MESSA A TERRA DELLE LAMIERE GRECATE DI COPERTURA DEI CUNICOLI IN OGGETTO.
OPERE MURARIE REALIZZATE LUNGO IL PERIMETRO BORDO GRADINATE CON COPERTURA IN LAMIERA GRECATA CARRABILE.

LEGENDA

	CUNICOLO TECNICO DIMENSIONI 30x30cm CON COPERCHIO IN LAMIERA GRECATA CARRABILE CORREDATO DI CORDA RAME NUDA SEZIONE 35mmq
	CORDA RAME ISOLATA SEZIONE 35mmq

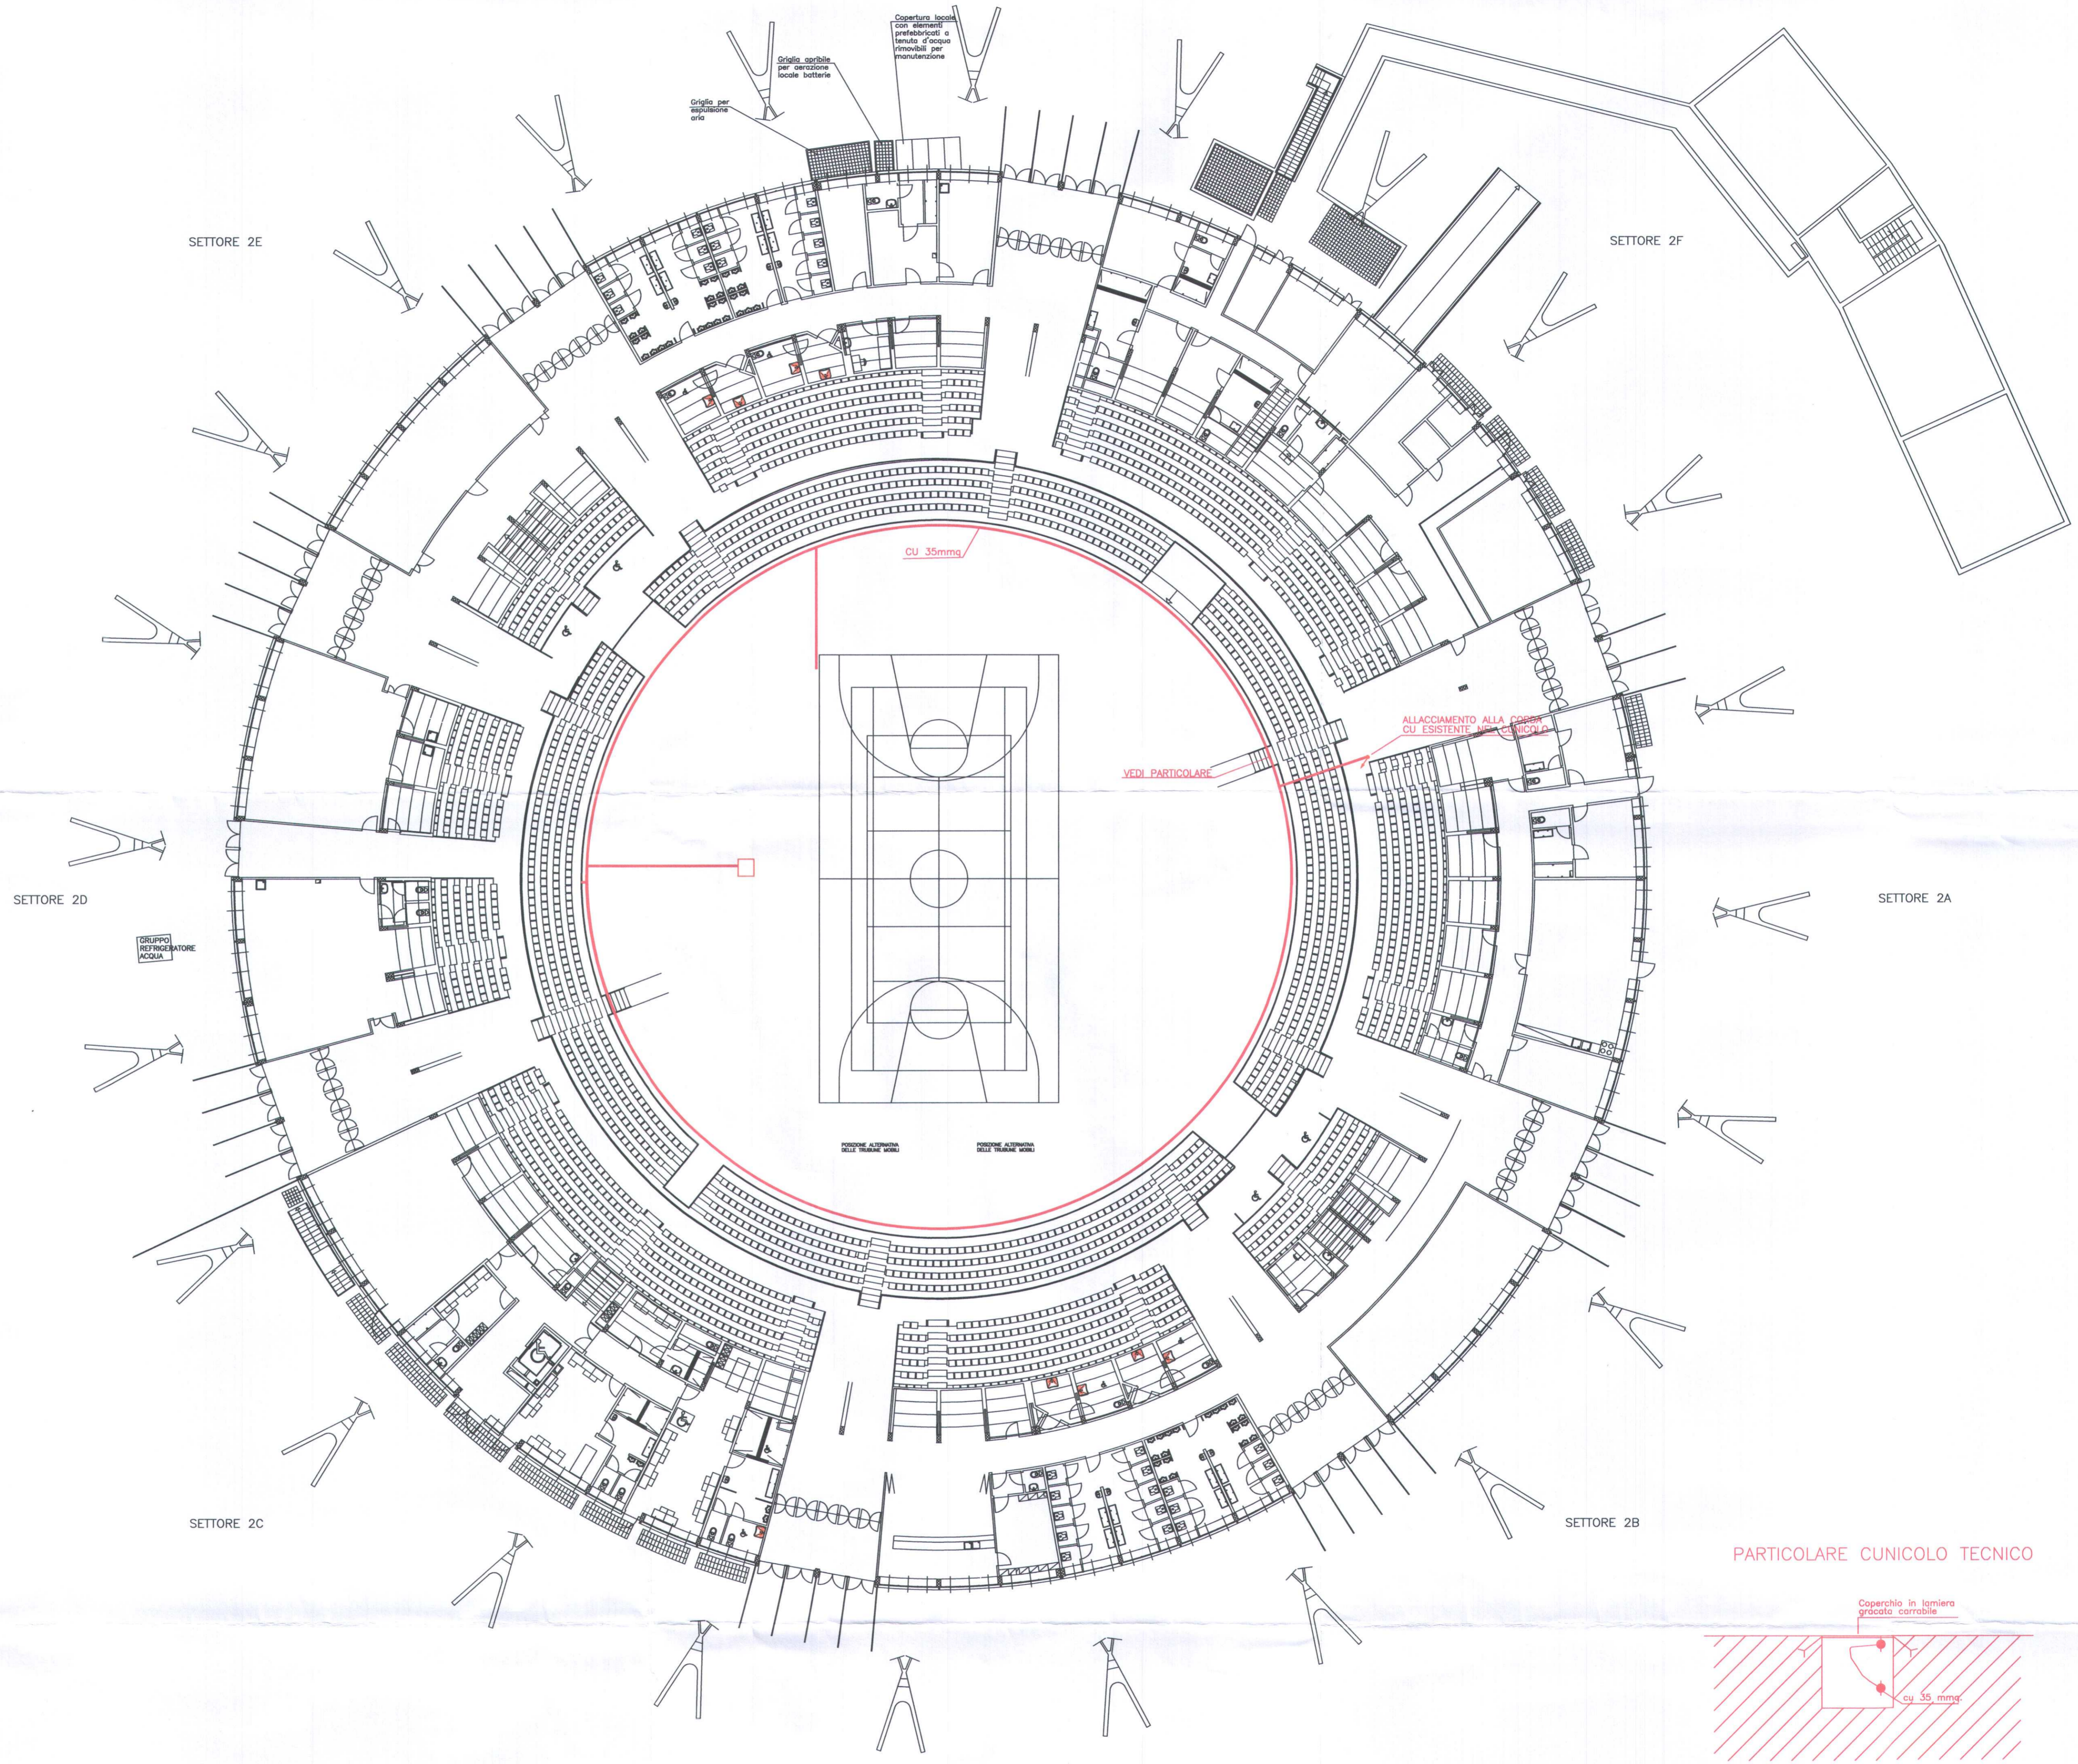

PARTICOLARE CUNICOLO TECNICO

