

**CITTA' DI TORINO**  
**OPERE DI RIQUALIFICAZIONE FUNZIONALE E TECNOLOGICA**  
**DEL PALAZZETTO DELLO SPORT "RUFFINI"**



**INTERVENTI DI COMPLETAMENTO**

**PROGETTO ARCHITETTONICO**

dott. arch. GIANCARLO PAVONI  
dott. ing. Remo Mendicchio  
dott. arch. Stefano Freglieri

ARTECH STUDIO - Torino, via Vittorio Amedeo II n.21

**PROGETTO IMPIANTI TECNOLOGICI E OPERE IN C.A.**

termici e di trattamento aria, di raffrescamento e ventilazione forzata,  
elettrici e speciali, di illuminazione, idrosanitari, antincendio e sicurezza

dott. ing. GIANCARLO GRAMONI

CYD - Torino, c.so Re Umberto n.129

**CYD**  
Studio d'ingegneria di  
dott. ing. GIANCARLO GRAMONI  
Corso Re Umberto 129 - 10128 Torino  
Tel. 011/318.67.10 Fax 011/316.41.61  
email:studiodcyd@tin.it P. Iva 07267540016

**PROGETTO ESECUTIVO**  
B - 1.02 - IDENTIFICAZIONE VENTILCONVETTORI PER  
FORNITURA E POSA  
B - 1.03 - IDENTIFICAZIONE GRUPPO REFRIGERATORE  
D'ACQUA PER FORNITURA E POSA  
PIANTA DELLE SOTTOGRADINATE (0,00)

disegno **2/B** scala 1:200 data **OTTOBRE 2002**


Visto il responsabile del procedimento dirigente del settore impianti sportivi  
dott. ing. GIANCARLO REVELCHIONE

**I.S.T.EL. snC di ROMANO S. & C.**

Via S. Battocelli 26/d - 10154 Torino  
Tel. 011/205.24.71 Fax 011/205.29.00  
email: istel\_torino@libero.it

**LEGENDA**

- VENTILCONVETTORI FORNITURA E POSA
- GRUPPO REFRIGERATORE ACQUA FORITURA E POSA
- IMPIANTO DISTRIBUZIONE VENTILCONVETTORI ESISTENTE

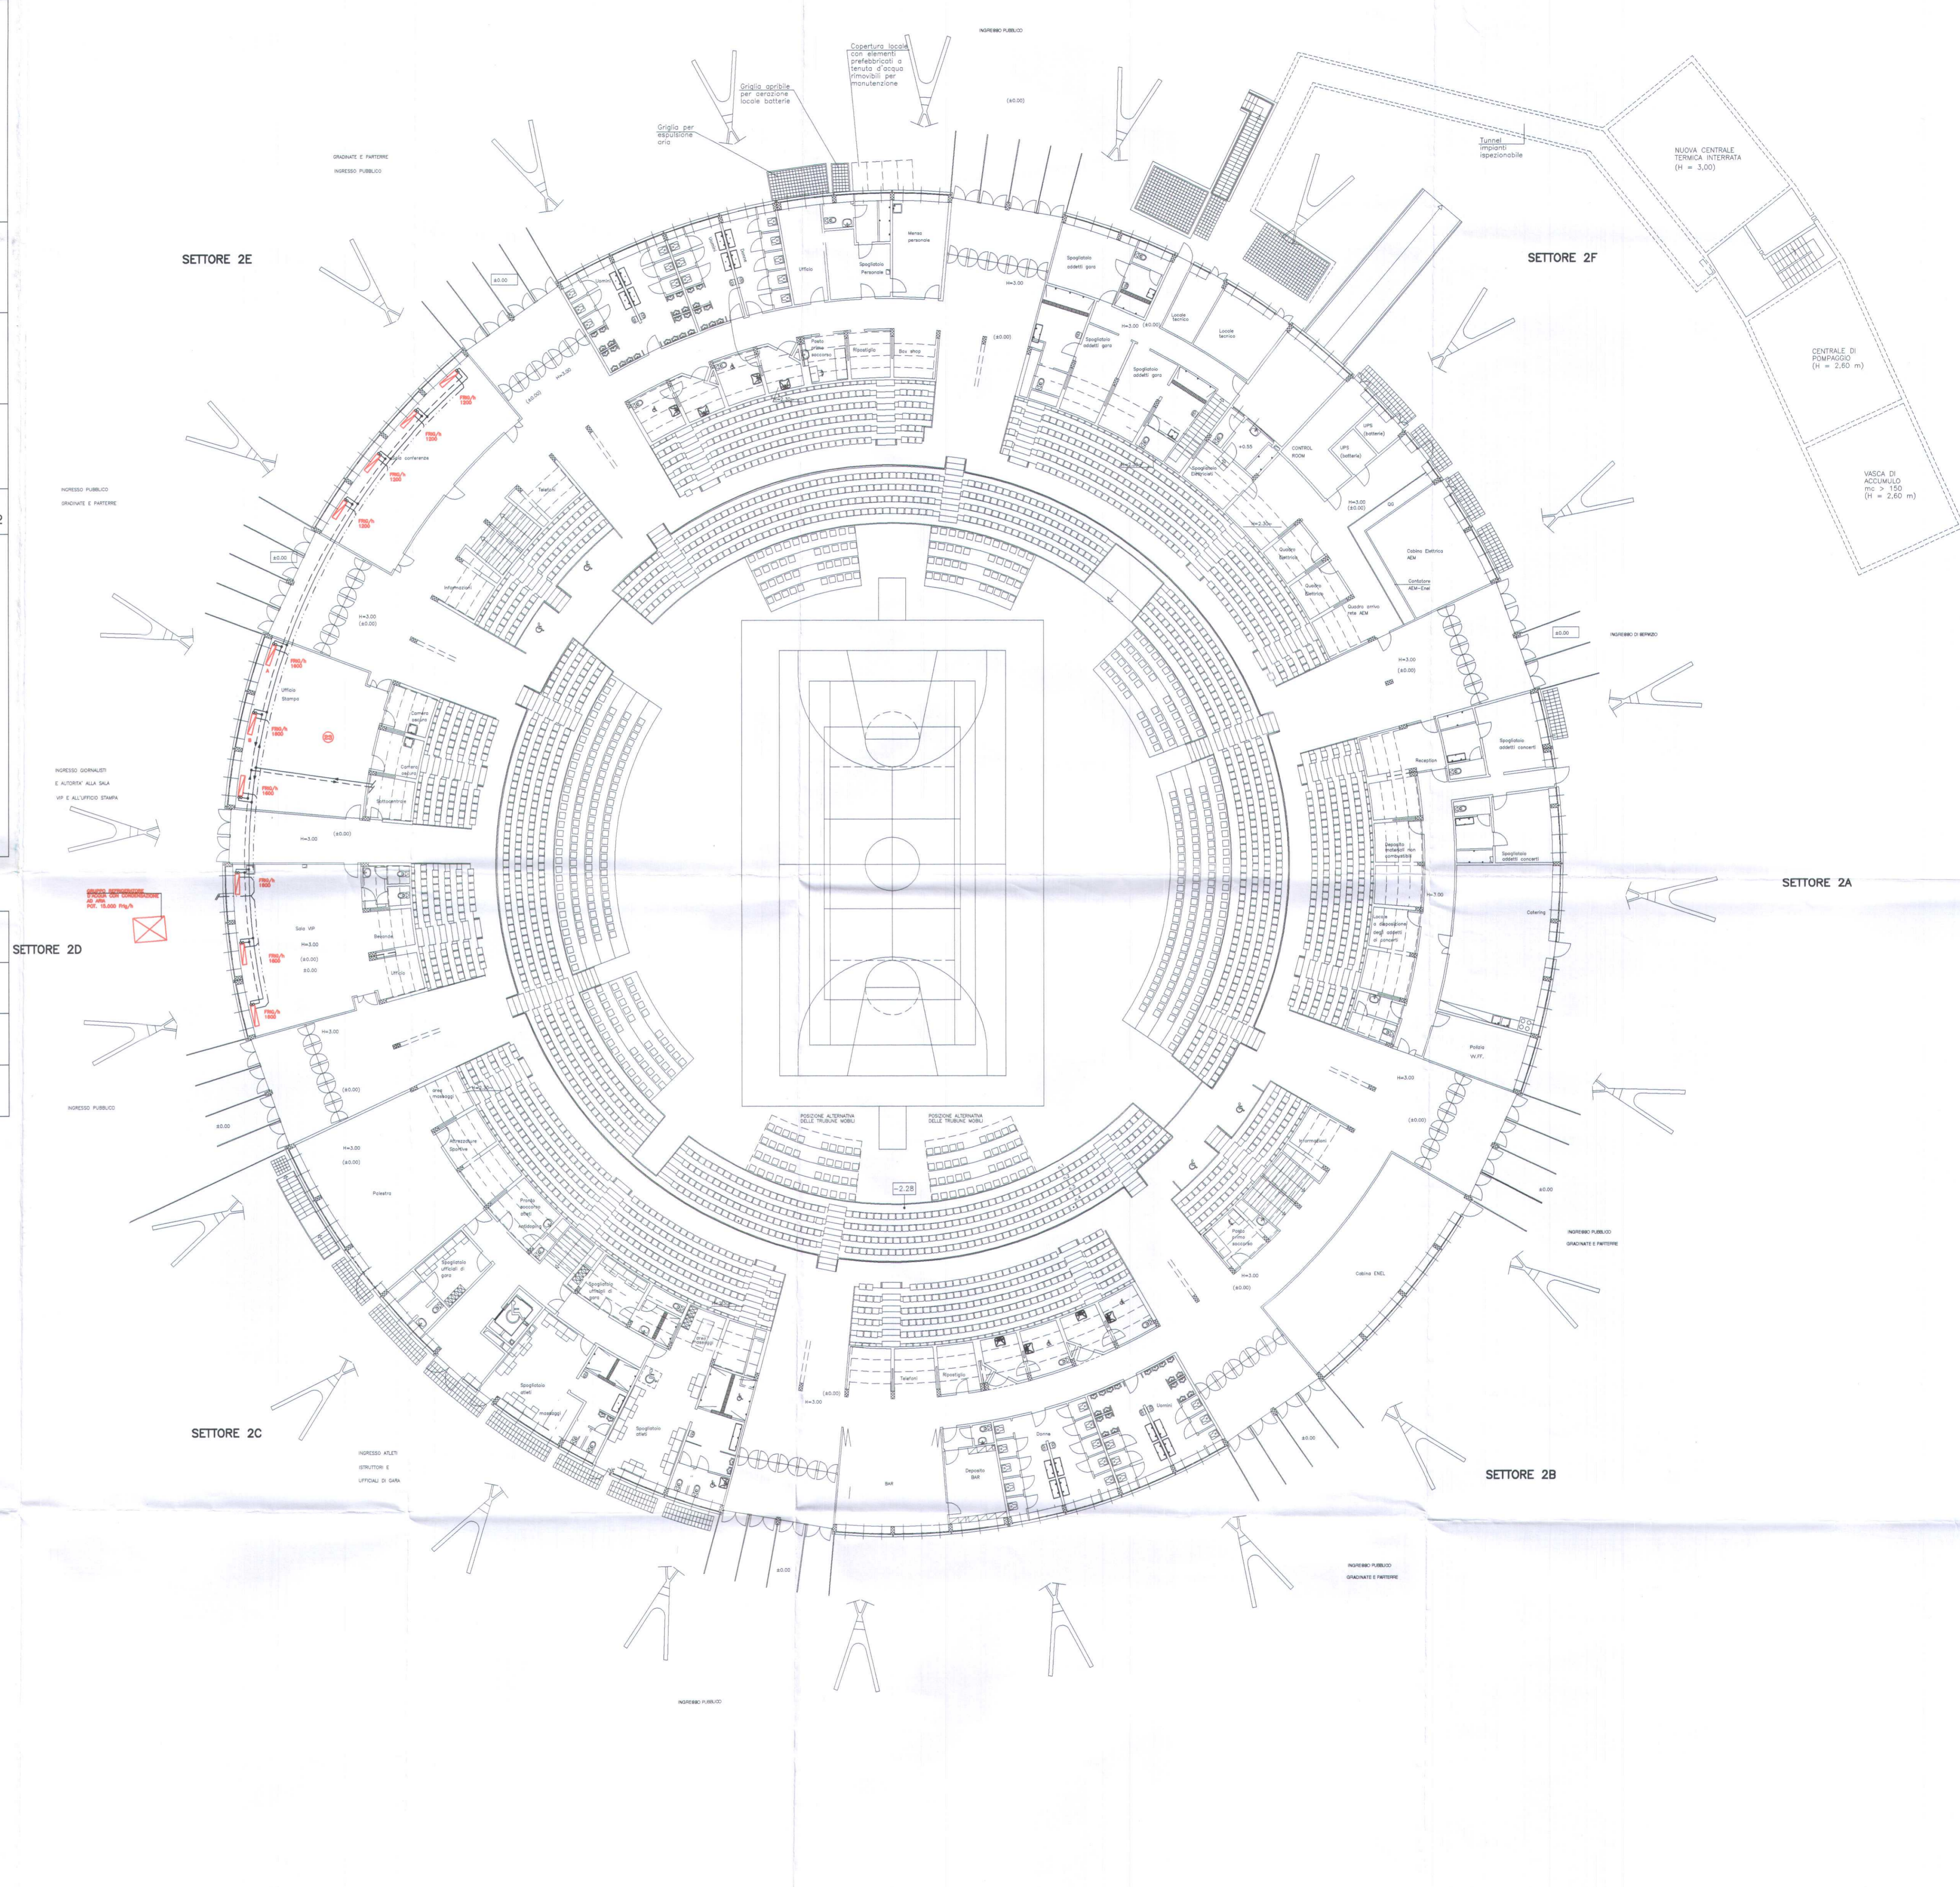

SETTORE 2D

SETTORE 2C

SETTORE 2E

SETTORE 2F

SETTORE 2A

SETTORE 2B

NUOVA CENTRALE TERMICA INTERRATA (H = 3,00)

CENTRALE DI POMPAGGIO (H = 2,60 m)

VASCA DI ACCUMULO (H = 2,60 m)