

## LEGENDA

SIMBOLO	DESCRIZIONE
[ARMIATO DATI]	ARMATO DATI (SIMBOLO GENERALE)
[PUNTO TR. DATI]	PUNTO TR. DATI PER IL LETTORE DI BAGNO: N1 CAVO UTI CAT. 6 ENTELO TUBO PVC Ø20mm PLACCA DI FINITURA, N2 FINITURA PVC CAT. 6 TUBAZIONE IN PVC Ø25 PREDISP. PER N2 CAT. DATI. COMPILTO DI SUPERFICIE PLACCA DI FINITURA, N3 TR. DATI TR. DATI CAT. 6. TUBAZIONE IN PVC Ø25 PREDISP. A CONTENERE N2 CAT. DATI. CAT. 6.
[TUBO]	SCATOLA D. DERIVAZIONE A PIU' SCOMPARTI L/N/V/W/DS/RS/VS
[CANALINA PVC]	POZZETTO COMPRIFFATA INCASSATO A PAVIMENTO PER DISTRIBUZIONE F.M. / DATI. N.3 CANALI IN PVC DIMENSIONI 70x30mm POSATI SOTTO PAVIMENTO PER DISTRIBUZIONE F.M. / DATI.
[CANALINA PVC]	PERCORSO INDICATIVO DORALE
[CANTIERE]	GIORNATA MONTATE ASSEGUITE / DISERENTE / PASSANTE
[D]	COLLA MONTATE ASSEGUITE / DISERENTE / PASSANTE
[D]	COLLA MONTATE ASSEGUITE / DISERENTE / PASSANTE
[D]	COLLA MONTATE ASSEGUITE / DISERENTE / PASSANTE
[D]	COLLA MONTATE ASSEGUITE / DISERENTE / PASSANTE
[D]	COLLA MONTATE ASSEGUITE / DISERENTE / PASSANTE

**COELUMINA**  
Ingegneria Tecnica e Progettazione

CEO: S. Celumina  
Sede legale ed amministrativa:  
59100 PRATO - Via del Luzzaretto, 92  
Tel. 0574-55811 Fax 0574-519155  
C.A.P. 59039  
Cognome IVA 00239250977

**CITTA' DI TORINO**  
VICEDIREZIONE GENERALE  
SERVIZI TECNICI E PATRIMONIO  
D04 - DIVISIONE EDIFICI MUNICIPALI

SETTORE B-RISTRUTTURAZIONI E  
NUOVI EDIFICI MUNICIPALI

Circ.6 - EX STABILIMENTO CEAT - Via Leoncavallo, 25  
Ristrutturazione ed uso sociale, anagrafe, sede VIIIU, biblioteca.

PROGETTO ARCHITETTICO: arch. Dario Basso, arch. Maurizio Rinaldi, arch. Gabriele Marzetti, arch. Giuseppe Viani, arch. Paolo Bernabè, arch. Roberto Lotti, arch. Antonio Pappa, arch. Roberto Benetere	PROGETTO ELETTRICO: Ing. Emanuele Perella, Ing. Giancarlo Giannaranga, Ing. Antonio Pappa, Ing. Roberto Benetere
PROGETTO ELETTRICO: Ing. Antonio Pappa, Ing. Roberto Benetere	RESPONSABILITÀ DEL PROGETTO E DELL'ESECUZIONE: Ing. Antonio Pappa, Ing. Roberto Benetere
PROGETTO ELETTRICO: Ing. Emanuele Perella, Ing. Giancarlo Giannaranga, Ing. Antonio Pappa, Ing. Roberto Benetere	RESPONSABILITÀ DEL PROGETTO E DELL'ESECUZIONE: Ing. Emanuele Perella, Ing. Giancarlo Giannaranga, Ing. Antonio Pappa, Ing. Roberto Benetere


**CELUMINA** **CSO**

DESCRIZIONE: IMPIANTO ELETTRICO

FILE: EL18.dwg

VERIFICA: APPROVAZIONE:

OGGETTO: AS - BUILT	
NOME FILE: Esop Plot 1=1	
PREDISPOSIZIONE VIE CAVI	
CABELLAGGIO STRUTTURATO	
PIANTA PIANO PRIMO	
SCALA: 1:100	
ELABORATO: EL/19	
REVISIONI:	DESCRIZIONE
1	
2	
3	
4	

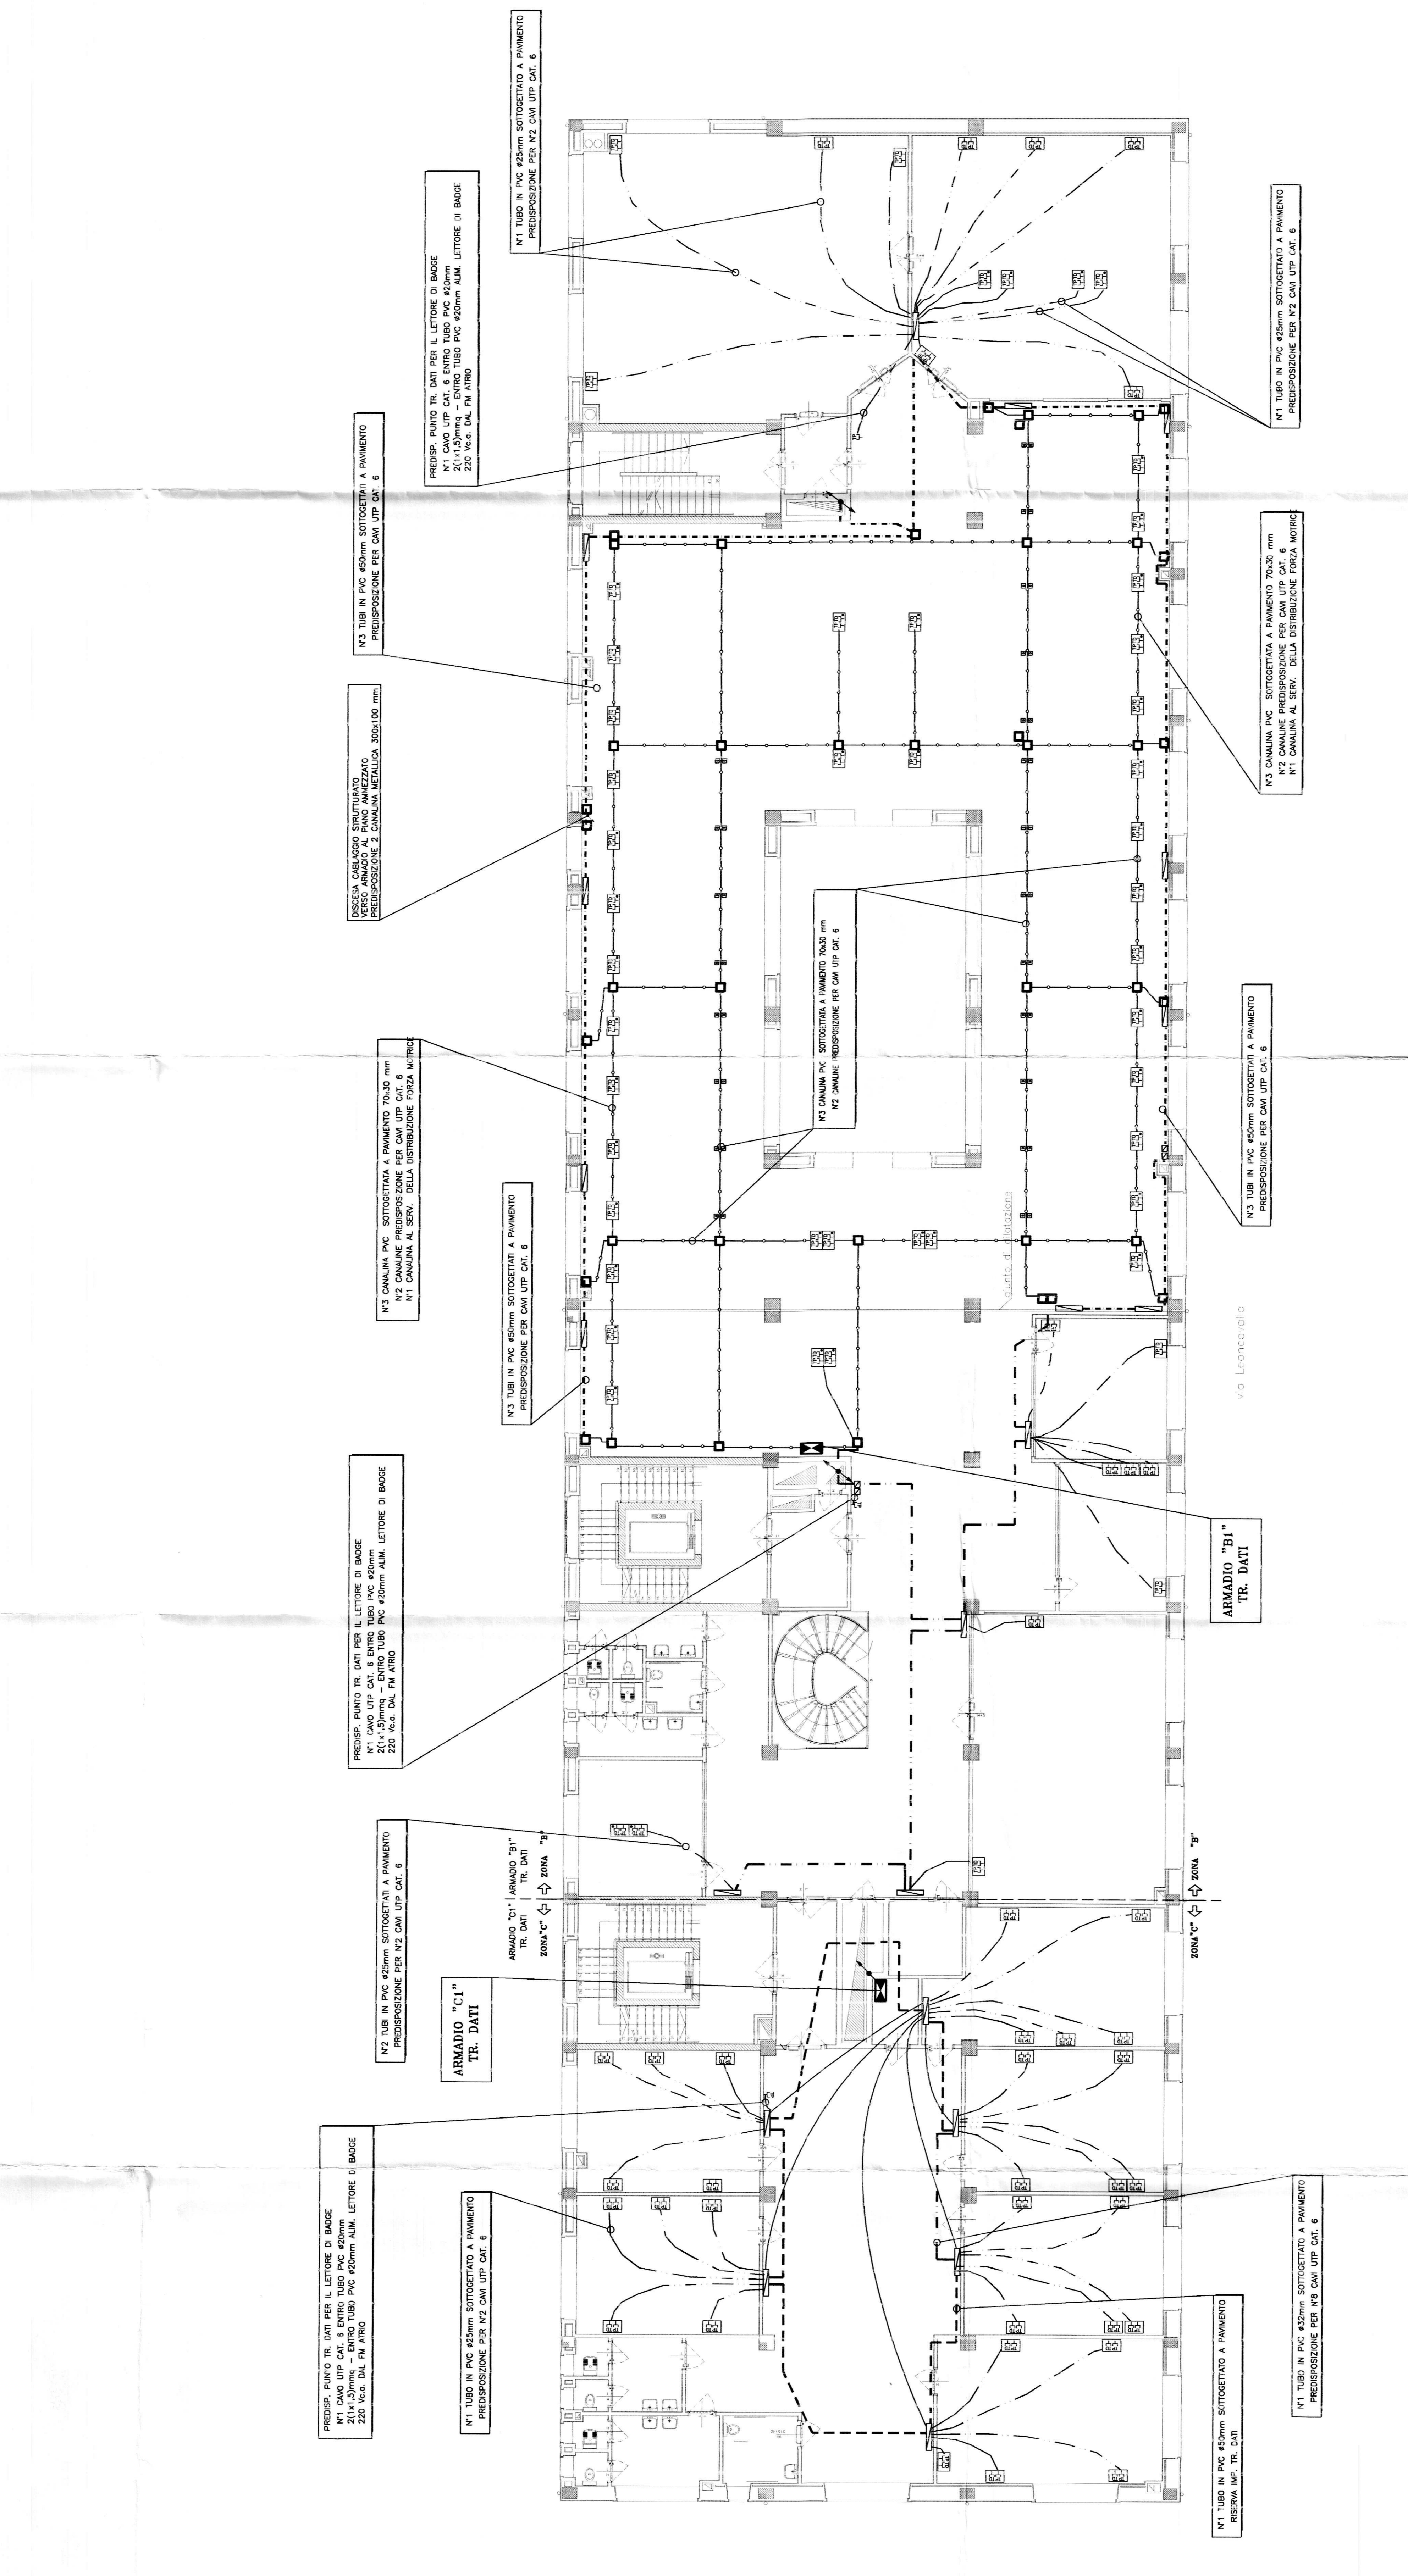

REVISIONI:	DATA:
1	GIUGNO 2005
2	
3	
4	