

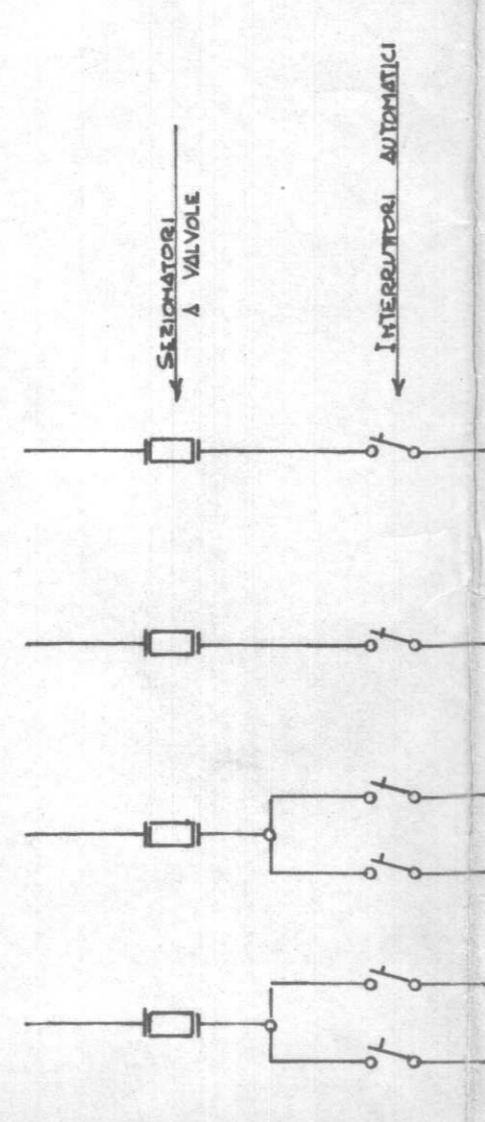
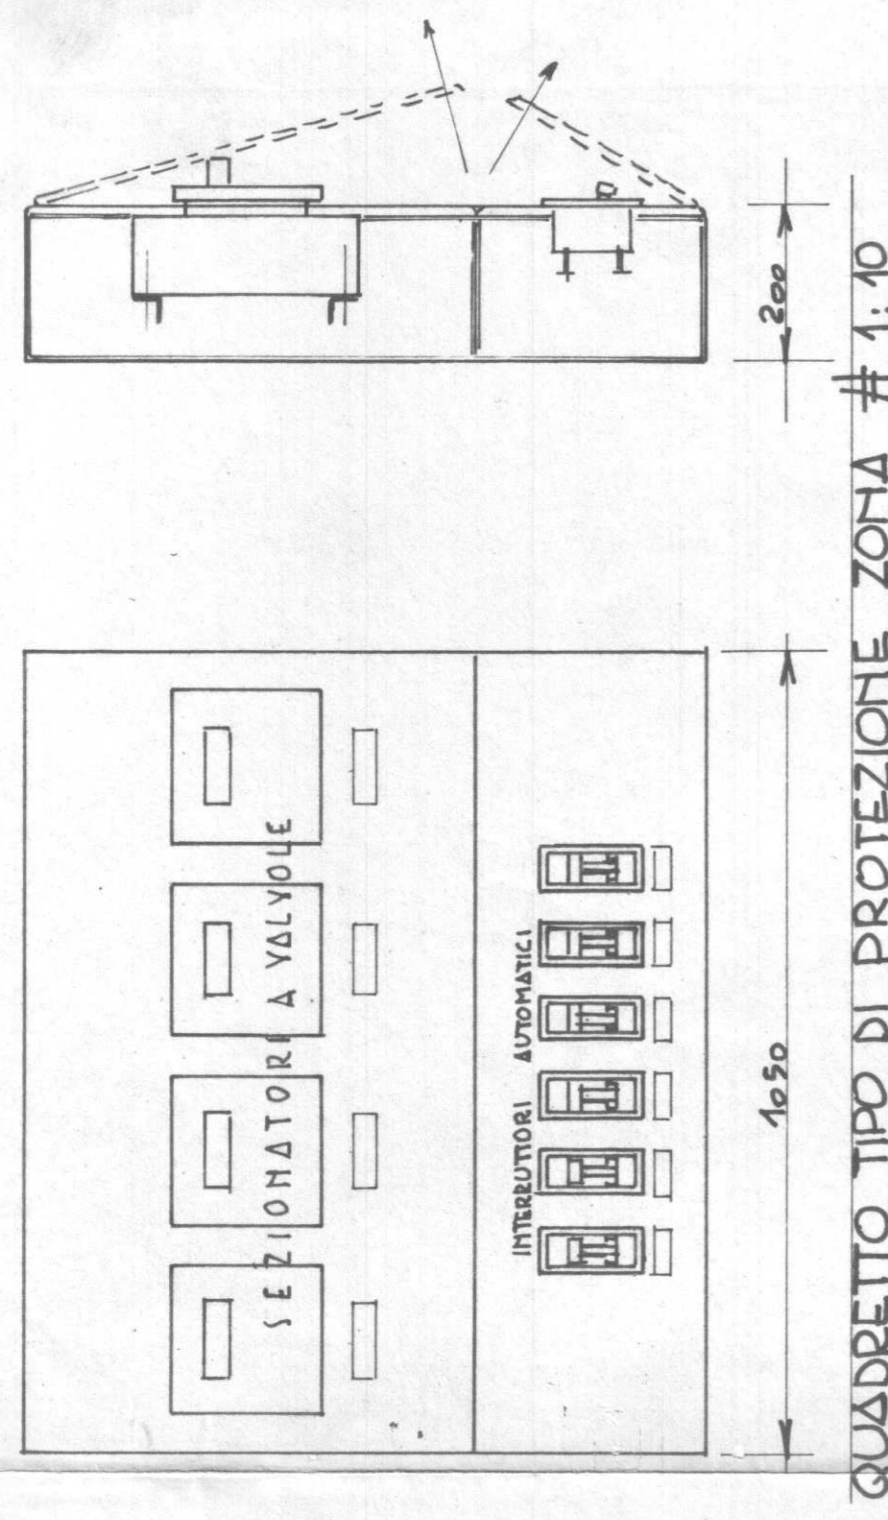


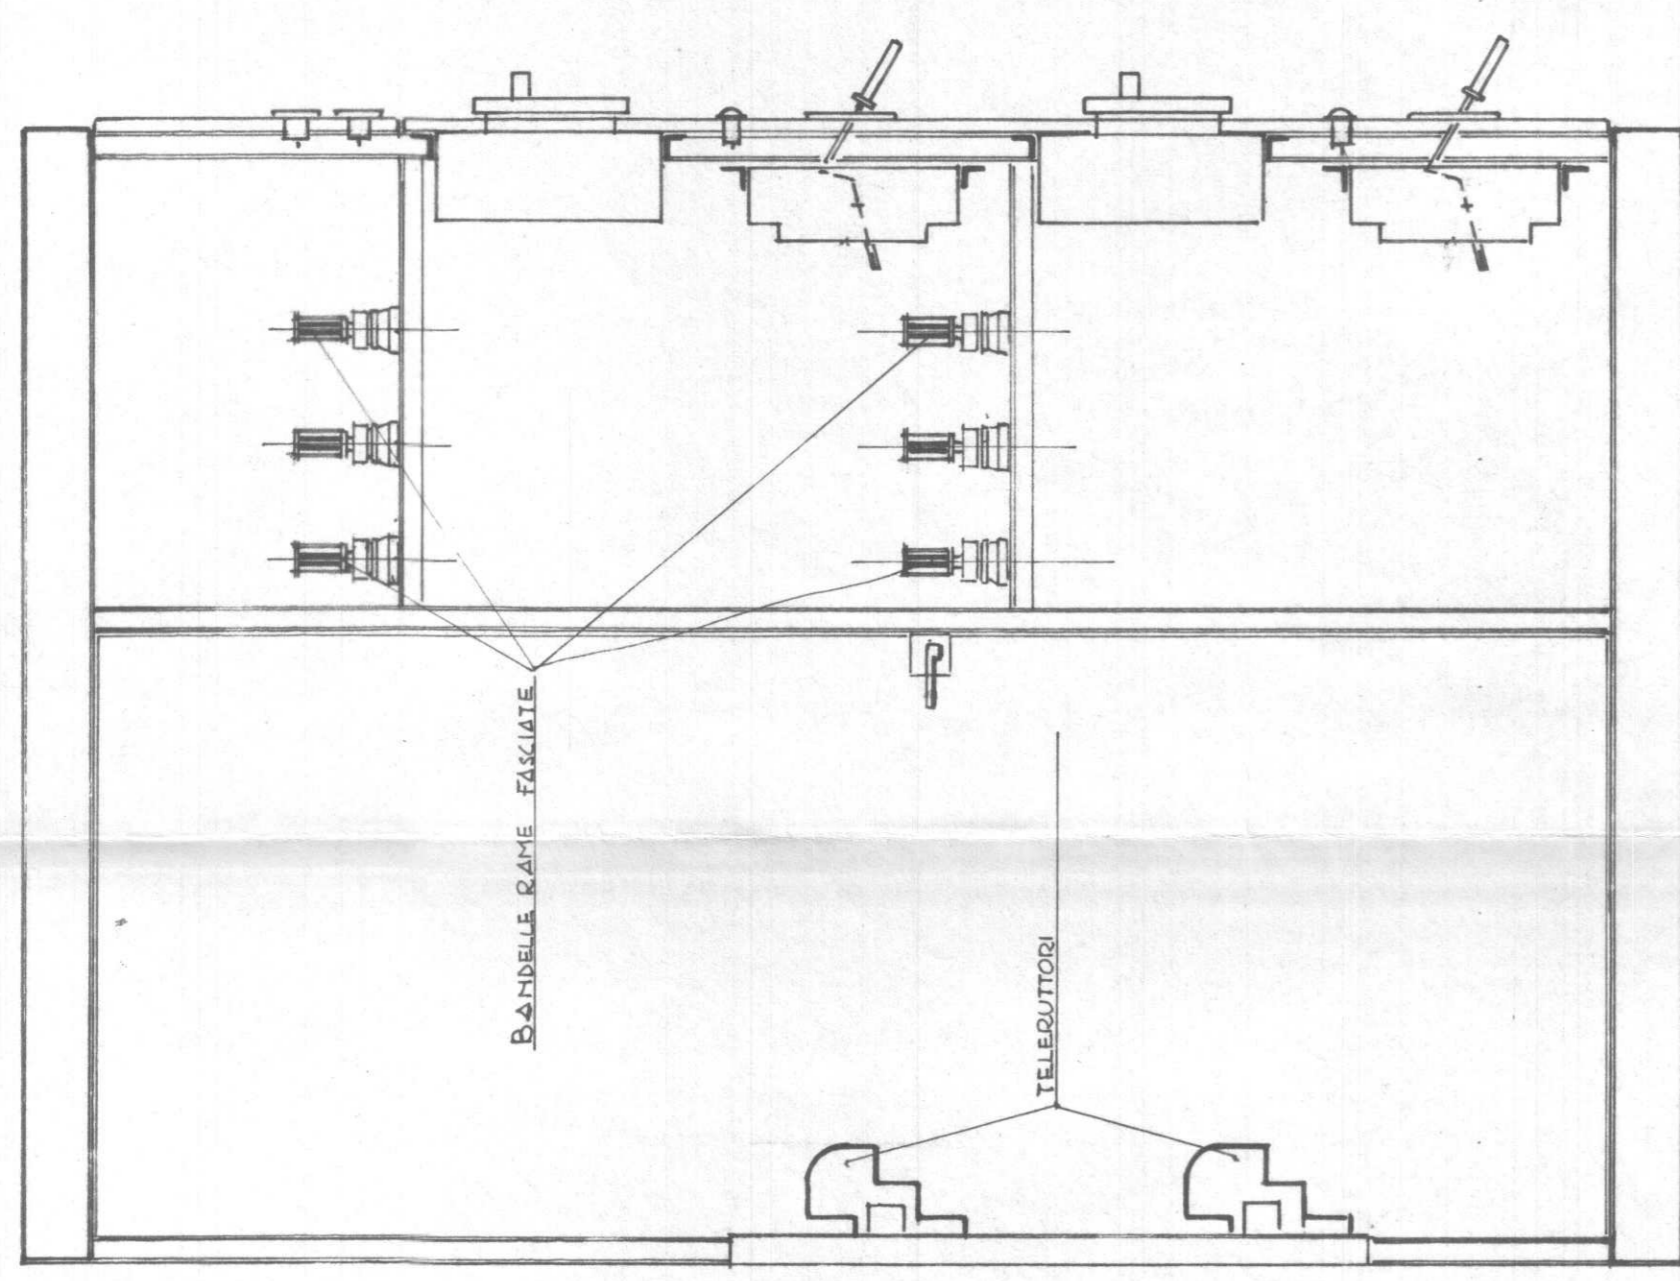


QUADRO GENERALE DI BASSA TENSIONE - SCALA 1:10

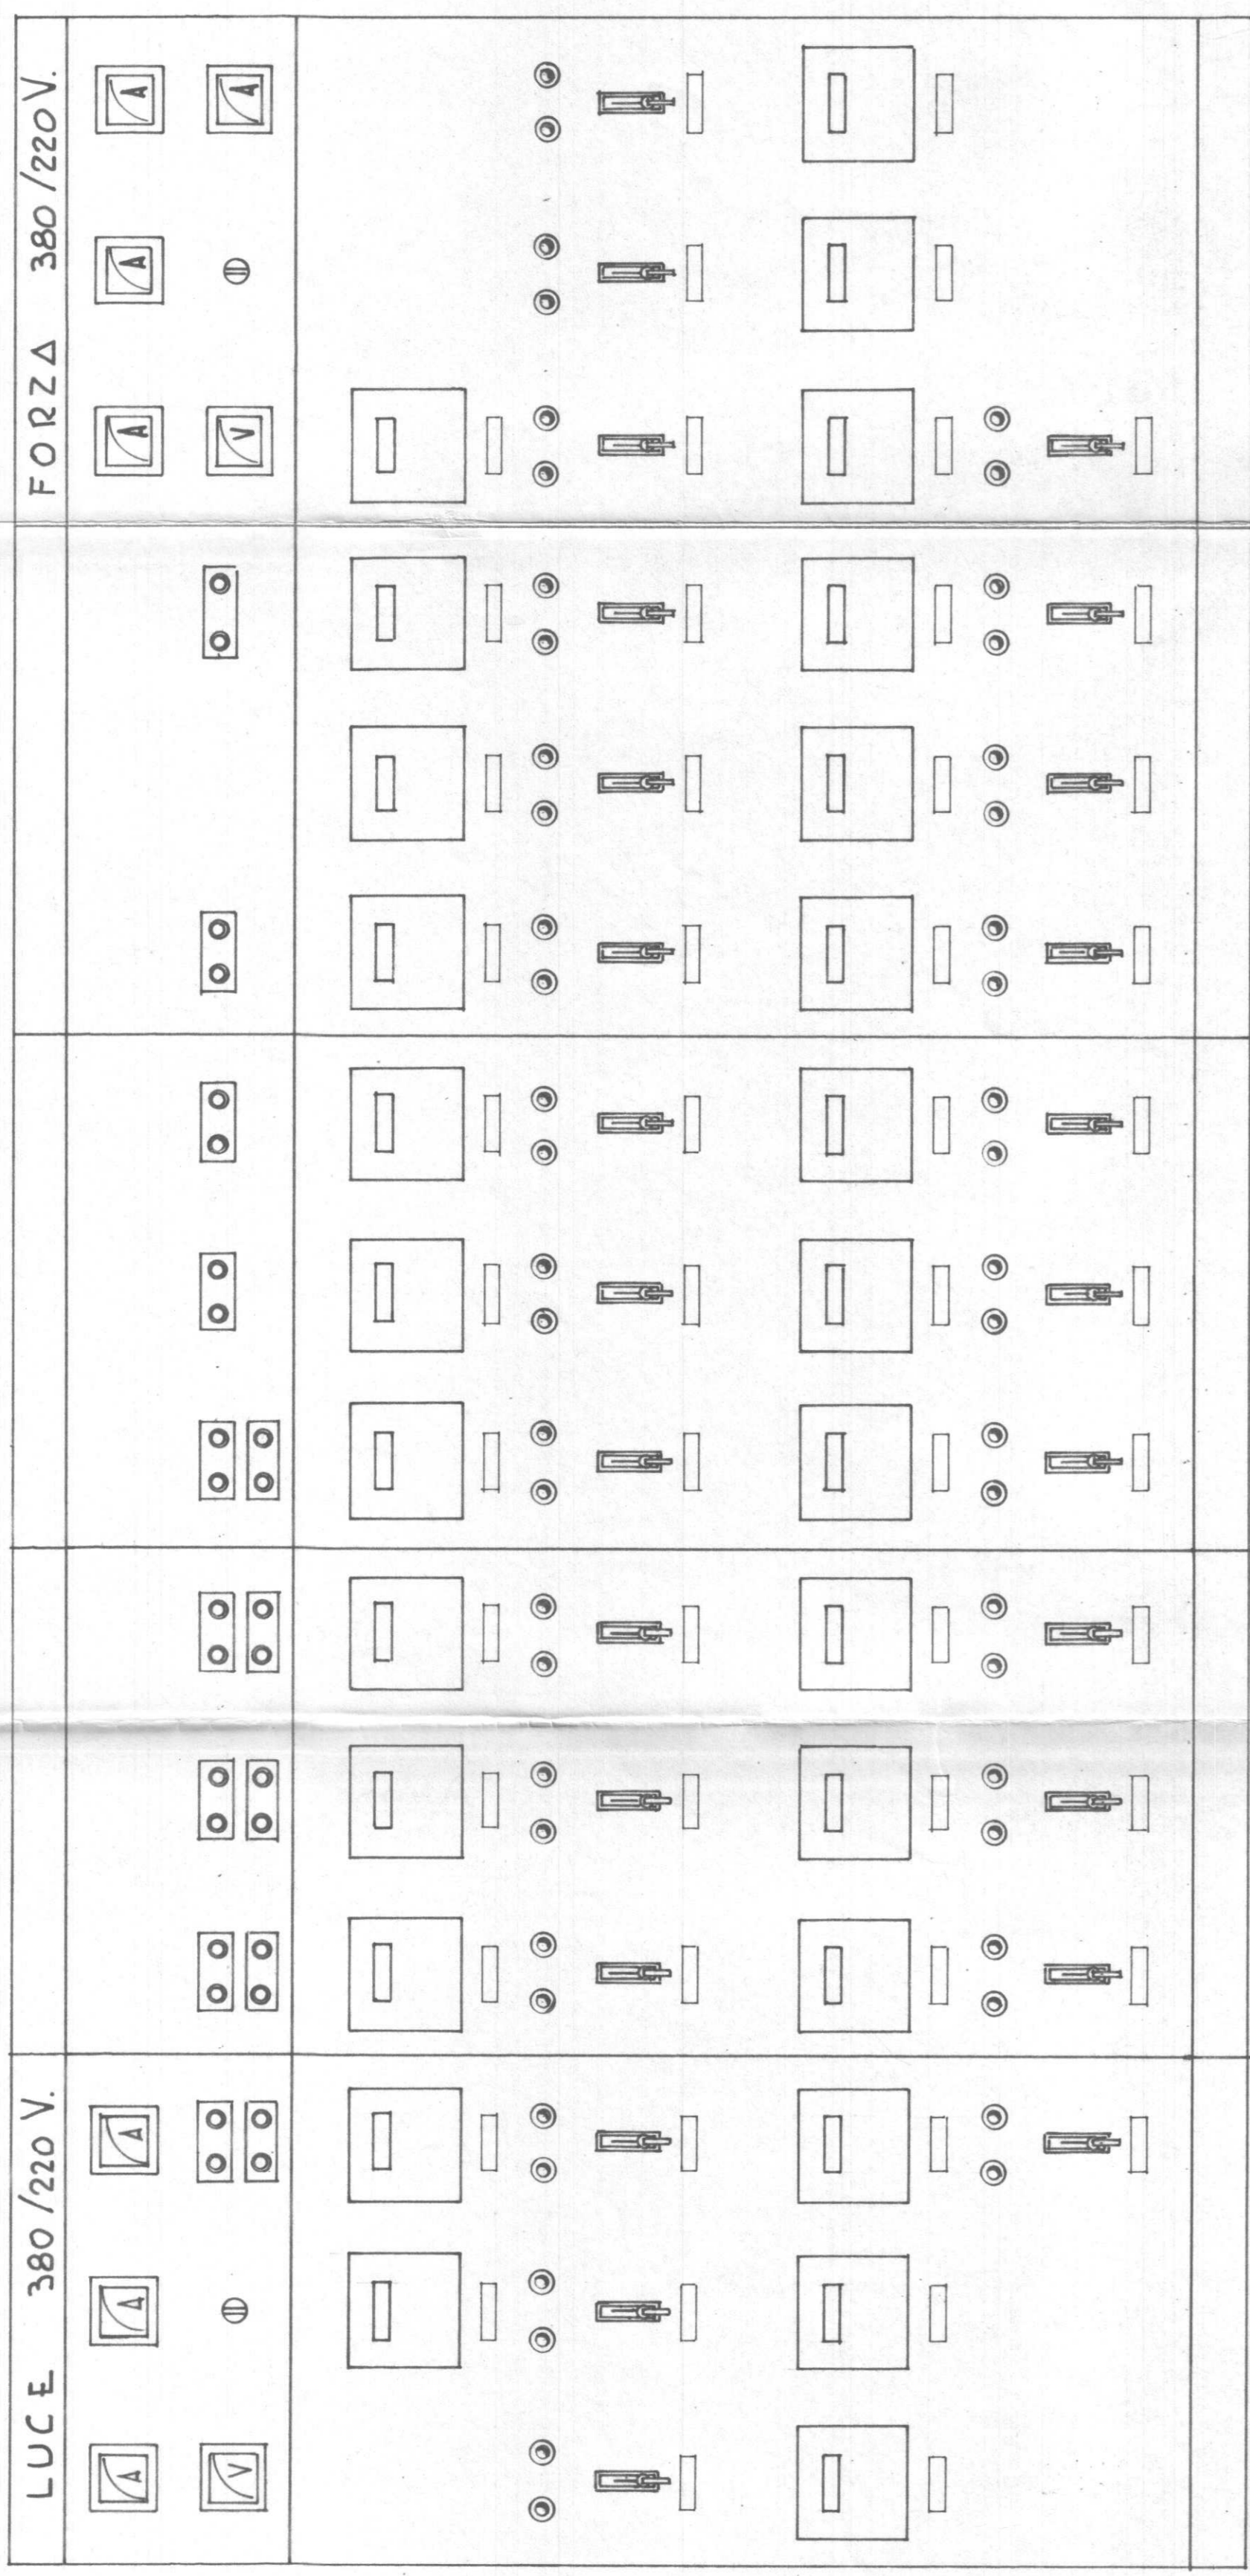

SCHEMA UNIFILARE QUADRETTINO TIPO PROTEZIONE ZONA

NOTA PER IL NUMERO ED IL TIPO DEI SEZIONATORI VALVIGLIONE E DEGLI INTERRUTORI AUTOMATICI DA INSTALLARE SU QUADRETTINI DI PROTEZIONE ZONA. VERRA' GLI SCHEMI SUL N. 2486.45 PER LA LUCE. SUL N. 2486.45 PER LA FORZA. 2486.50 PER LA PARTE FORZA.

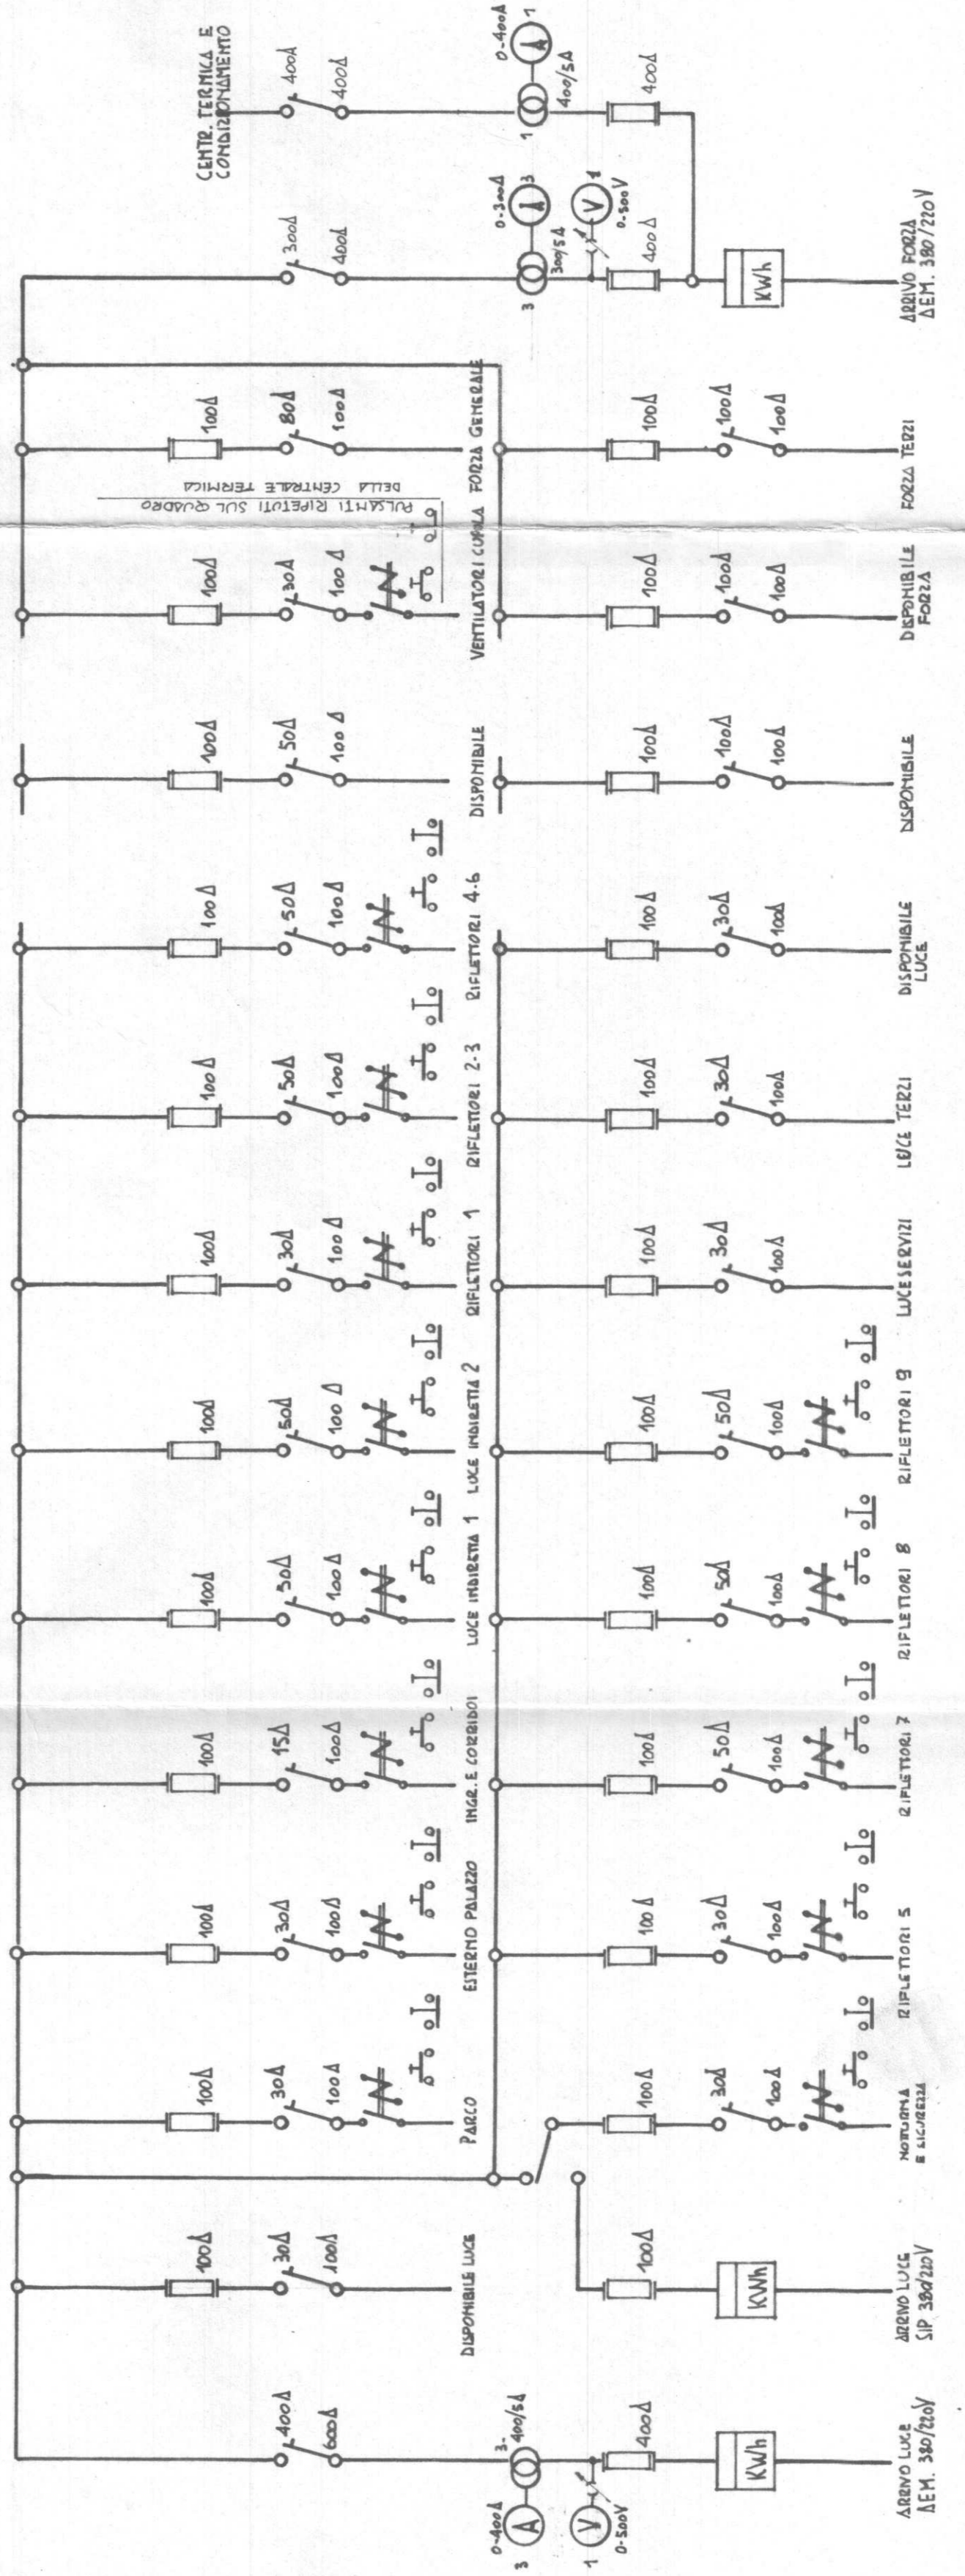

SCHEMA UNIFILARE QUADRO GENERALE B.1.

SEZIONE COSTRUZIONI SERVIZIO CENTRALE IMP. ELETT.	ITALIA '61	PROGETTO N. 248652	DATA 30/1/60
PALAZZO DELLO SPORT		SCALA 1:10	
QUADRO GENERALE DI BASSA TENSIONE E QUADRETTINO TIPO DI PROTEZIONE ZONA		AUTORE C. G. G. S.	