



INTERVENTI DI COMPLETAMENTO
PERIZIA SUPPLETIVA E DI VARIANTE N° 1

PROGETTO ARCHITETTONICO
dott. arch. GIANCARLO PAVONI ARTECH STUDIO - Torino, via Vittorio Amedeo II n.21
dott. ing. Remo Mendolicchio
dott. arch. Stefano Fregghieri

PROGETTO IMPIANTI TECNOLOGICI E OPERE IN C.A.
termici e di trattamento aria, di raffrescamento e ventilazione forzata,
elettrici e speciali, di illuminazione, idrosanitari, antincendio e sicurezza
dott. ing. GIANCARLO GRAMONI CYD - Torino, c.so Re Umberto n.129

PROGETTO ESECUTIVO
INTEGRAZIONE A SERVIZIO DELLA DIFFUSIONE SONORA
PER AEM
PIANTA PIANO SOTTOGRADINATE
disegno **05** scala 1:100 data MARZO 2004


Visto il responsabile del procedimento dirigente del settore impianti sportivi
dott. ing. GIANCARLO REVELCHIONE

I.S.T.EL. snc di ROMANO S. & C.


Via S. Boticelli 26/d - 10154 Torino
Tel. 011/205.24.71 011/205.29.00
email: istel_torino@libero.it

LEGENDA

	CAVIDOTTO INTERRATO PROF. >= 50cm
	POZZETO ISPEZIONABILE
	INTERRUTTORE UNIPOLARE IP55
	PRESA UNEL 10/16A IP55
	CORPO ILLUMINANTE IN POLICARBONATO IP65 1x36W
	CORPO ILLUMINANTE C.S., MA CON GRUPPO INVERTER INTERNO TIPO SA PER LUCE NORMALE + LUCE DI SICUREZZA
	CORPO ILLUMINANTE IN POLICARBONATO IP65 1x18W

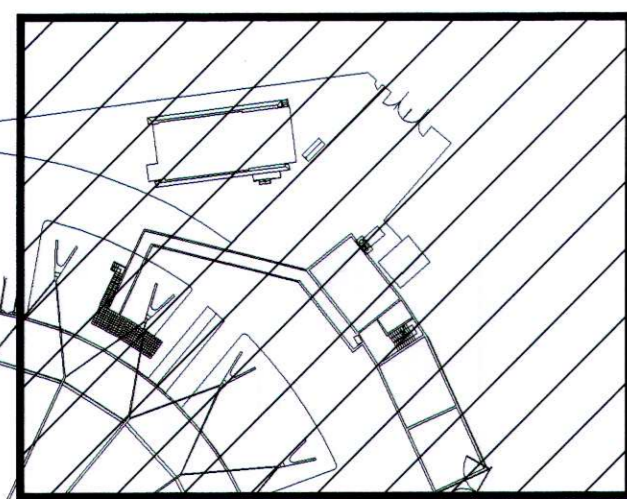

GLI IMPIANTI DA REALIZZARSI
SONO RAPPRESENTATI CON
COLORAZIONE BLU

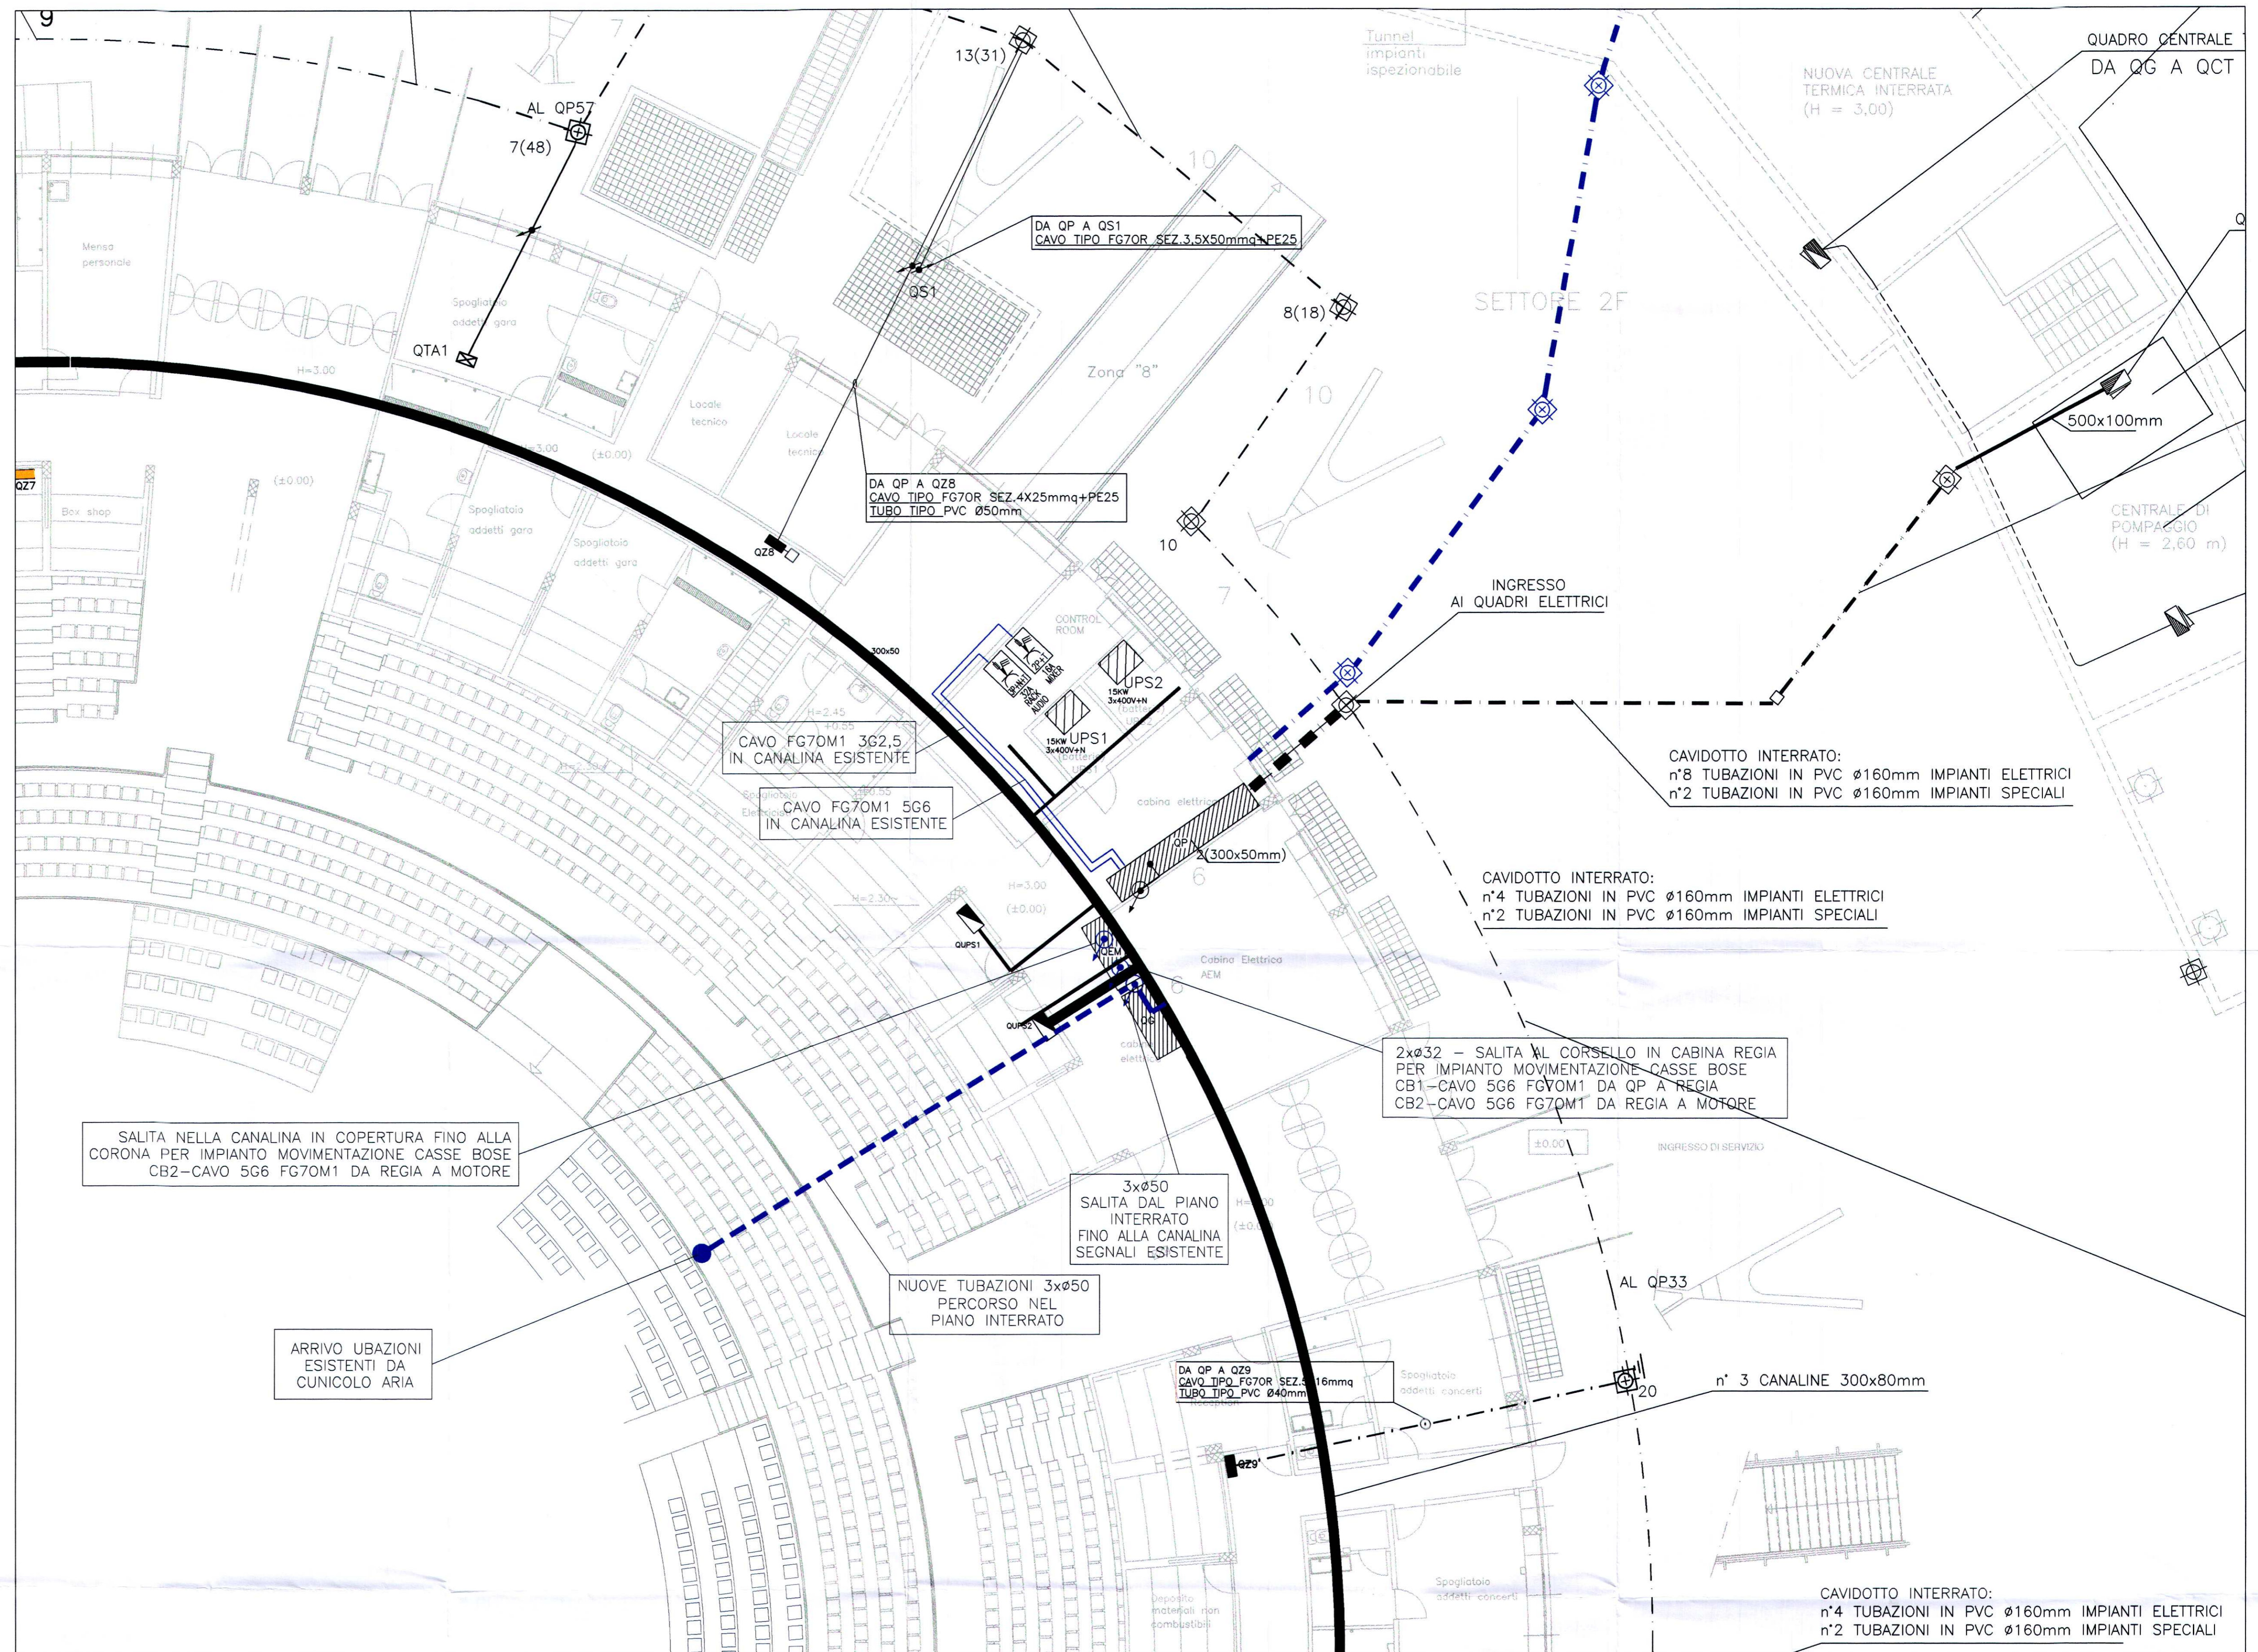

LEGENDA

	PRESA CEE INTERBLOCCATA CON FUSIBILI IP55 16 2P+T
	PRESA CEE INTERBLOCCATA CON FUSIBILI IP55 16 2P+T