

CITTA' DI TORINO  
 OPERE DI RIQUALIFICAZIONE FUNZIONALE E TECNOLOGICA  
 DEL PALAZZETTO DELLO SPORT "RUFFINI"



INTERVENTI DI COMPLETAMENTO

**PROGETTO ARCHITETTONICO**  
 dott. arch. GIANCARLO PAVONI ARTECH STUDIO - Torino, via Vittorio Amedeo II n.21  
 dott. ing. Remo Mendolicochio  
 dott. arch. Stefano Freghieri

**PROGETTO IMPIANTI TECNOLOGICI E OPERE IN C.A.**  
 termici e di trattamento aria, di raffrescamento e ventilazione forzata,  
 elettrici e speciali, di illuminazione, idrosanitari, antincendio e sicurezza  
 dott. ing. GIANCARLO GRAMONI CYD - Torino, c.so Re Umberto n.129

**PROGETTO ESECUTIVO**  
 A - 1.03 - INTEGRAZIONE RETE TELECOM - RETE PRIMARIA  
 PIANTE DELLE SOTTOGRADINATE (0.00) E AREA ESTERNA  
 disegno 5/A scala 1:200 data SETTEMBRE 2004


**PROGETTO ESECUTIVO**  
 A - 1.03 - INTEGRAZIONE RETE TELECOM - RETE PRIMARIA  
 PIANTE DELLE SOTTOGRADINATE (0.00) E AREA ESTERNA  
 disegno 5/A scala 1:200 data SETTEMBRE 2004

Visto il responsabile del procedimento dirigente del settore impianti sportivi  
 dott. ing. GIANCARLO REVELCHIONE

LE REALIZZAZIONI EFFETTUATE IN ROSSO SONO A CURA DELLA DITTA:

I.S.T.E.L. snc di ROMANO S. & C.

Via S. Botticelli 28/d - 10154 Torino  
 Tel. 011/205.24.71 Fax 011/205.29.00  
 email: istel\_torino@libero.it

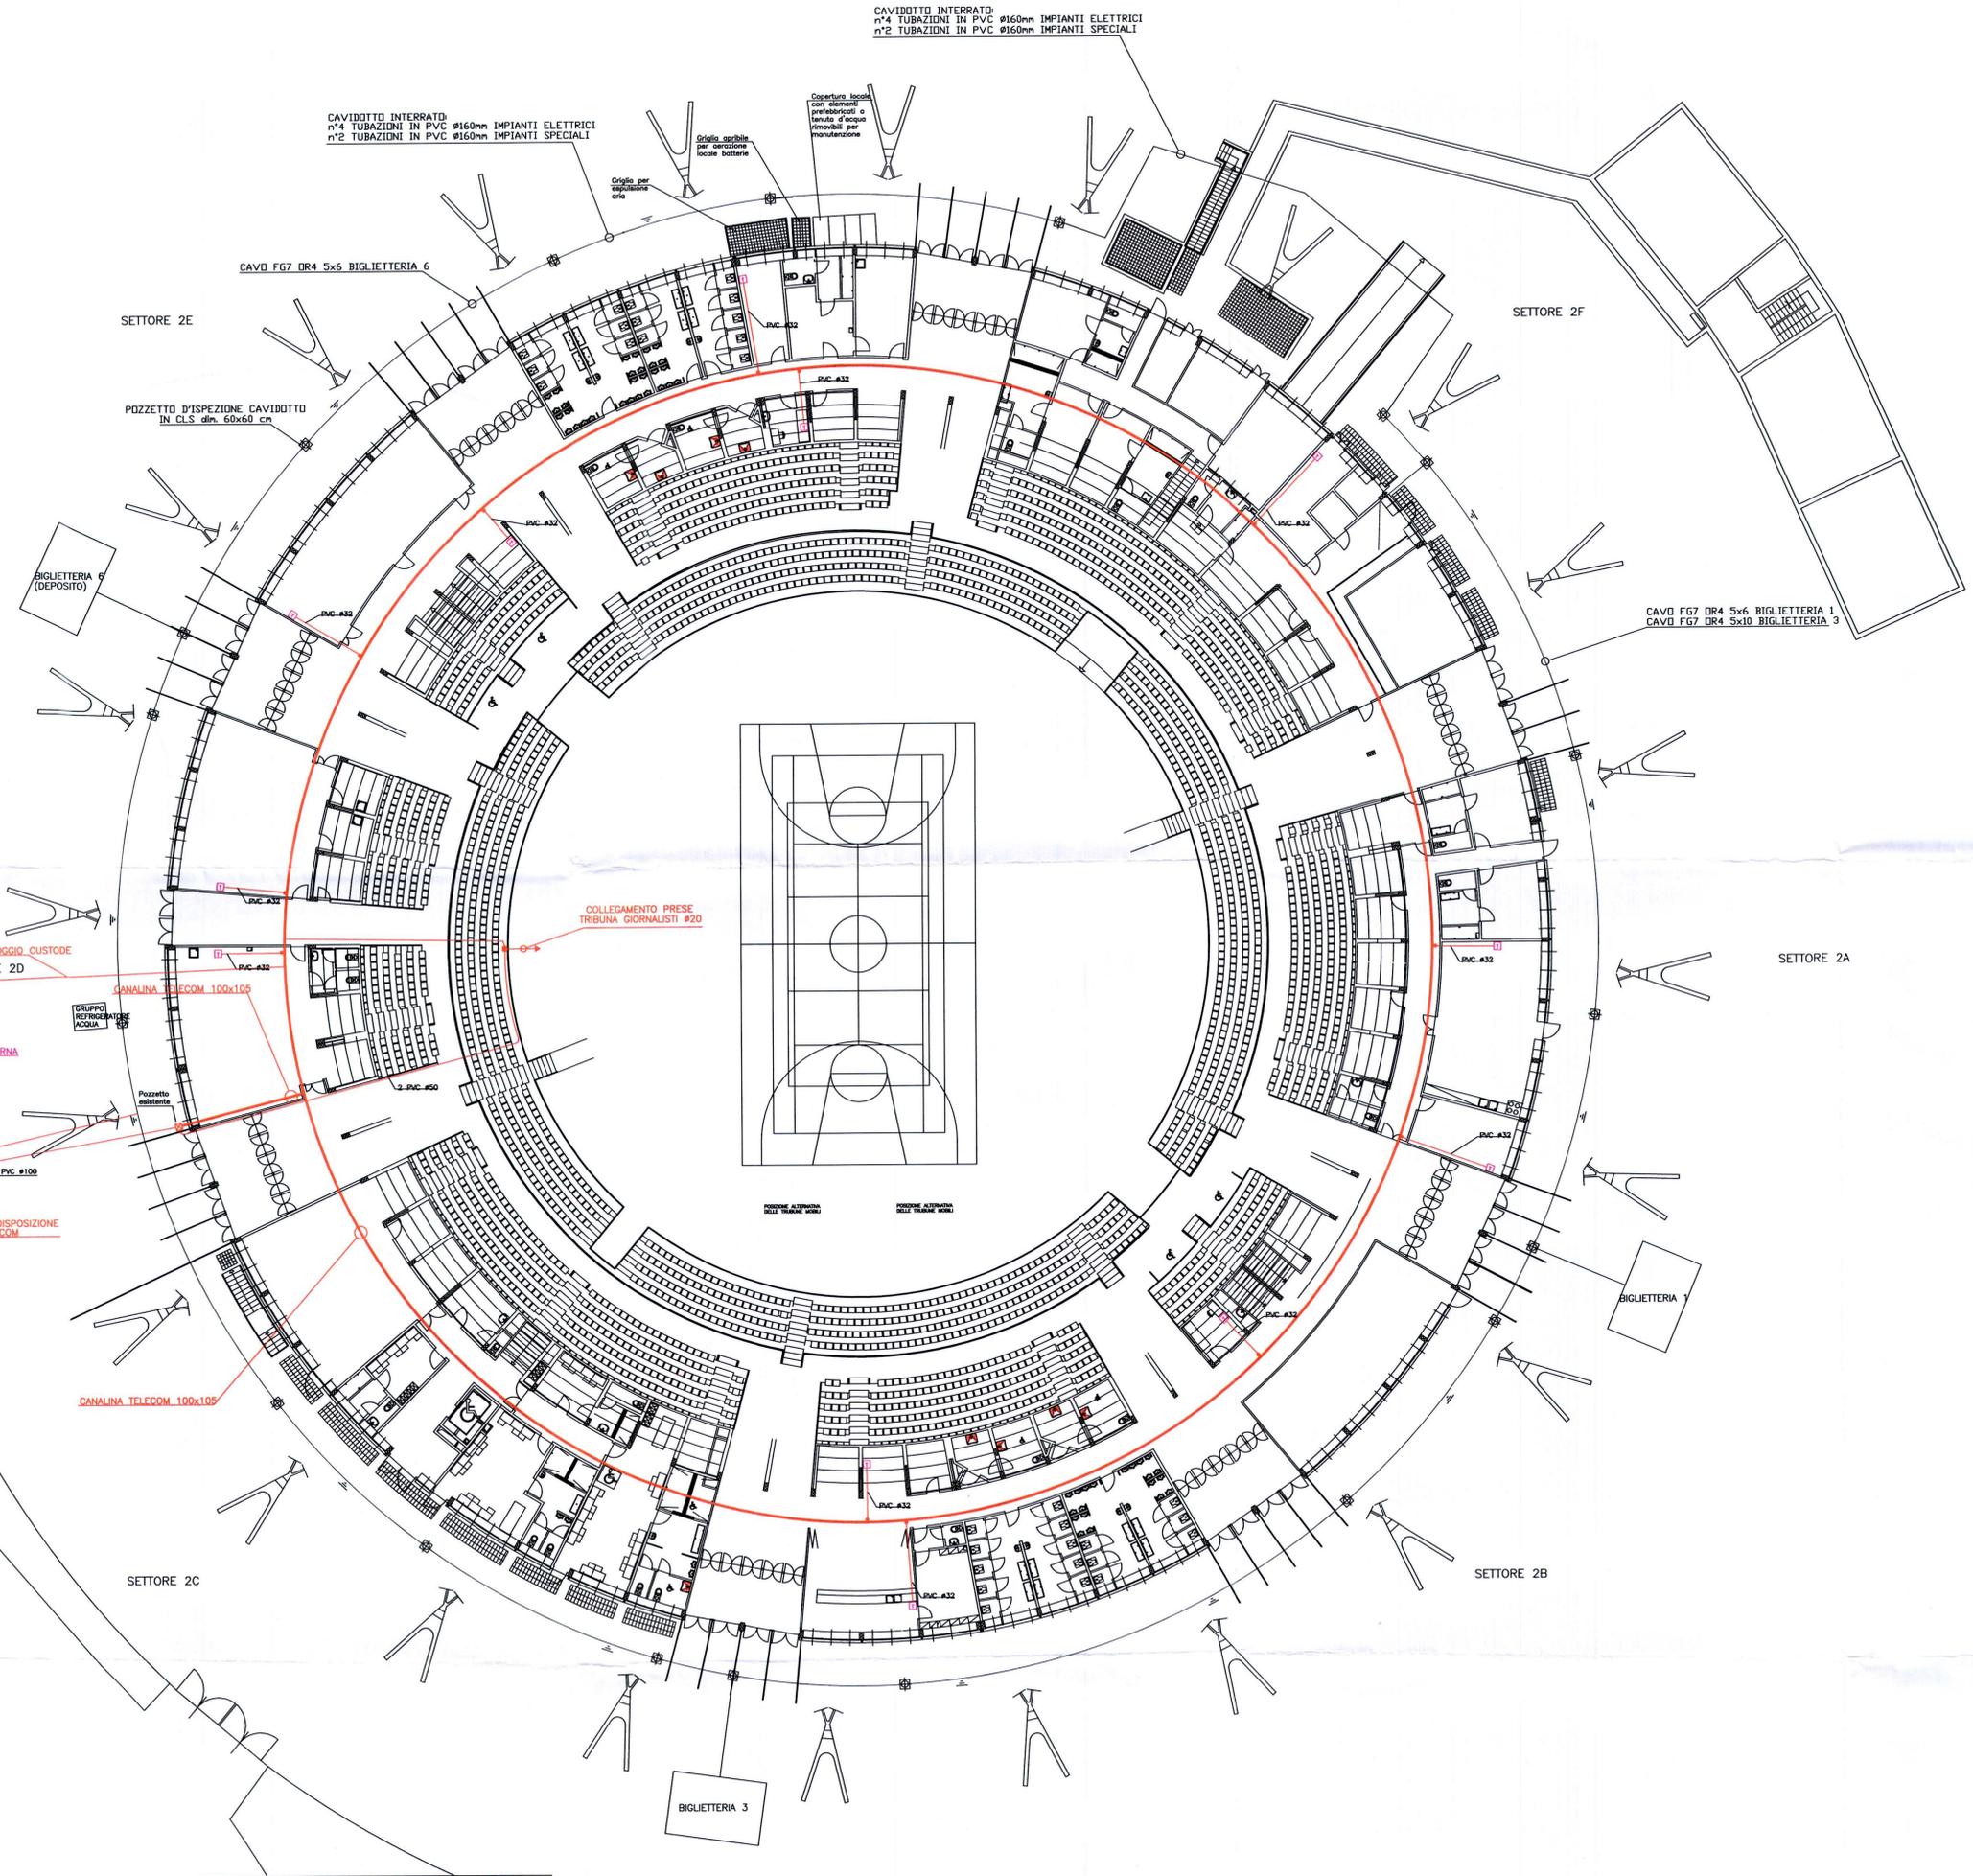

LEGENDA

|  |                                |
|--|--------------------------------|
|  | TUBI PVC INCASSATO A PAVIMENTO |
|--|--------------------------------|